

[illegible]

ВЕДОМОСТЬ ССЫЛОЧНЫХ И ПРИЛАГАЕМЫХ ДОКУМЕНТОВ		
Обозначение	Наименование	Примечание
	<u>Ссылочные документы</u>	
РД-25 953-90	Системы автоматические пожаротушения	
	пожарной, охранной и охранно - пожарной	
	сигнализации. Обозначения условные	
	графические элементов систем	
	<u>Прилагаемые документы</u>	
05/12/25-1Пр-ПДЗ-2. СО1	Спецификация оборудования, изделий и	
	материалов (1 подъезд)	
05/12/25-1Пр-ПДЗ-2. СО2	Спецификация оборудования, изделий и	
	материалов (2 подъезд)	
05/12/25-1Пр-ПДЗ-2. ЗД1	Задание 1 на выполнение электроснабжения	
	(1 подъезд)	
05/12/25-1Пр-ПДЗ-2. ЗД2	Задание 2 на управление электрооборудованием	
	(1 подъезд)	
05/12/25-1Пр-ПДЗ-2. ЗД3	Задание 3 на выполнение электроснабжения	
	(2 подъезд)	
05/12/25-1Пр-ПДЗ-2. ЗД4	Задание 4 на управление электрооборудованием	
	(2 подъезд)	

УСЛОВНЫЕ ОБОЗНАЧЕНИЯ И ИЗОБРАЖЕНИЯ	
Наименование	Обозначение
Клапан дымоудаления	 -YA
Сигнализатор магнитоконтактный	 -SQ
Кнопка	 -SB
Оповещатель светозвуковой	 Выход -HAL
Оповещатель световой	 Выход -HL
Оповещатель световой "Напр. движения"	 HL 
Сигнализатор потока воздуха	 HP
Блок бесперебойного питания	
Извещатель пожарный дымовой	
Извещатель пожарный ручной	
Устройство оконечное	
Ящик этажный (Н1)	
УОО"Молния"	

Общие указания


1. Проект разработан в соответствии с заданием на проектирование, техническим регламентом "Здания и сооружения, строительные материалы и изделия. Безопасность", актами законодательства Республики Беларусь, межгосударственными и национальными ТНПА, с соблюдением технических условий и лицензии на право осуществления деятельности по обеспечению пожарной безопасности, выданной МЧС РБ 03 августа 2015 года № 02300/3501.


2. В проекте предусмотрено применение средств противопожарной защиты (пожарной автоматики и системы противодымной защиты), имеющих подтверждение соответствия требованиям ТР ЕАЭС 043/2017.

3. При закупке оборудования с техническими характеристиками и параметрами, отличающимися от приведенных в спецификации оборудования, в разработанную проектную документацию вносят изменения по поручению заказчика на договорной основе.

4. Технические решения, принятые в рабочих чертежах, соответствуют требованиям экологических, санитарно-гигиенических, противопожарных и других действующих норм и правил и обеспечивают безопасную для жизни и здоровья людей эксплуатацию объекта при соблюдении предусмотренных рабочими чертежами мероприятий.

						05/12/25-1Пр-ПДЗ-2				
						Модернизация системы противодымной защиты в жилом доме №104 по ул. Лобанка в г. Минске				
Изм.	Колич	Лист	№док	Подпись	Дата					
ГИП		Купреев			01.26	Противодымная защита. Электротехническая часть		Стадия	Лист	Листов
Утвердил		Иванушкин			01.26			С	1	13
Проверил		Саликаев			01.26					
Разработ.		Залесская			01.26	Общие данные		ООО "Бюро комплексного проектирования" г.Минск		
Н. контр.		Саликаев								
					01.26					

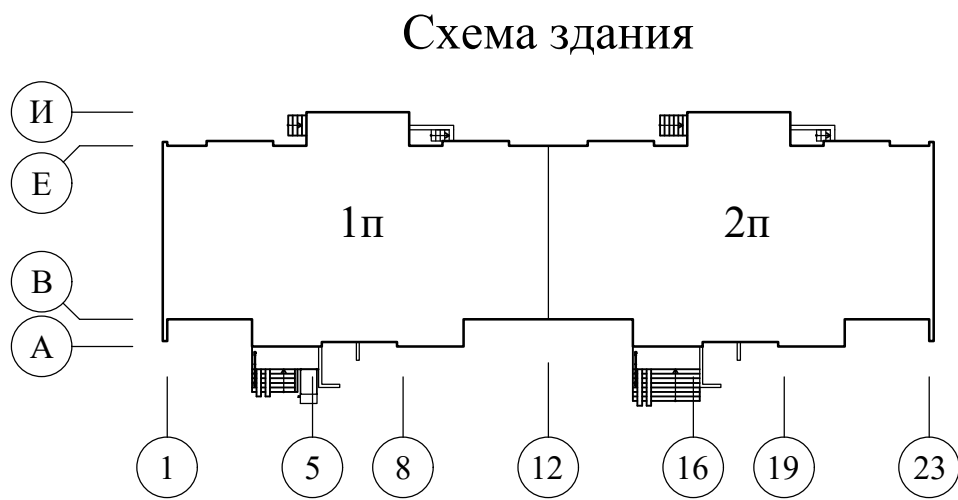

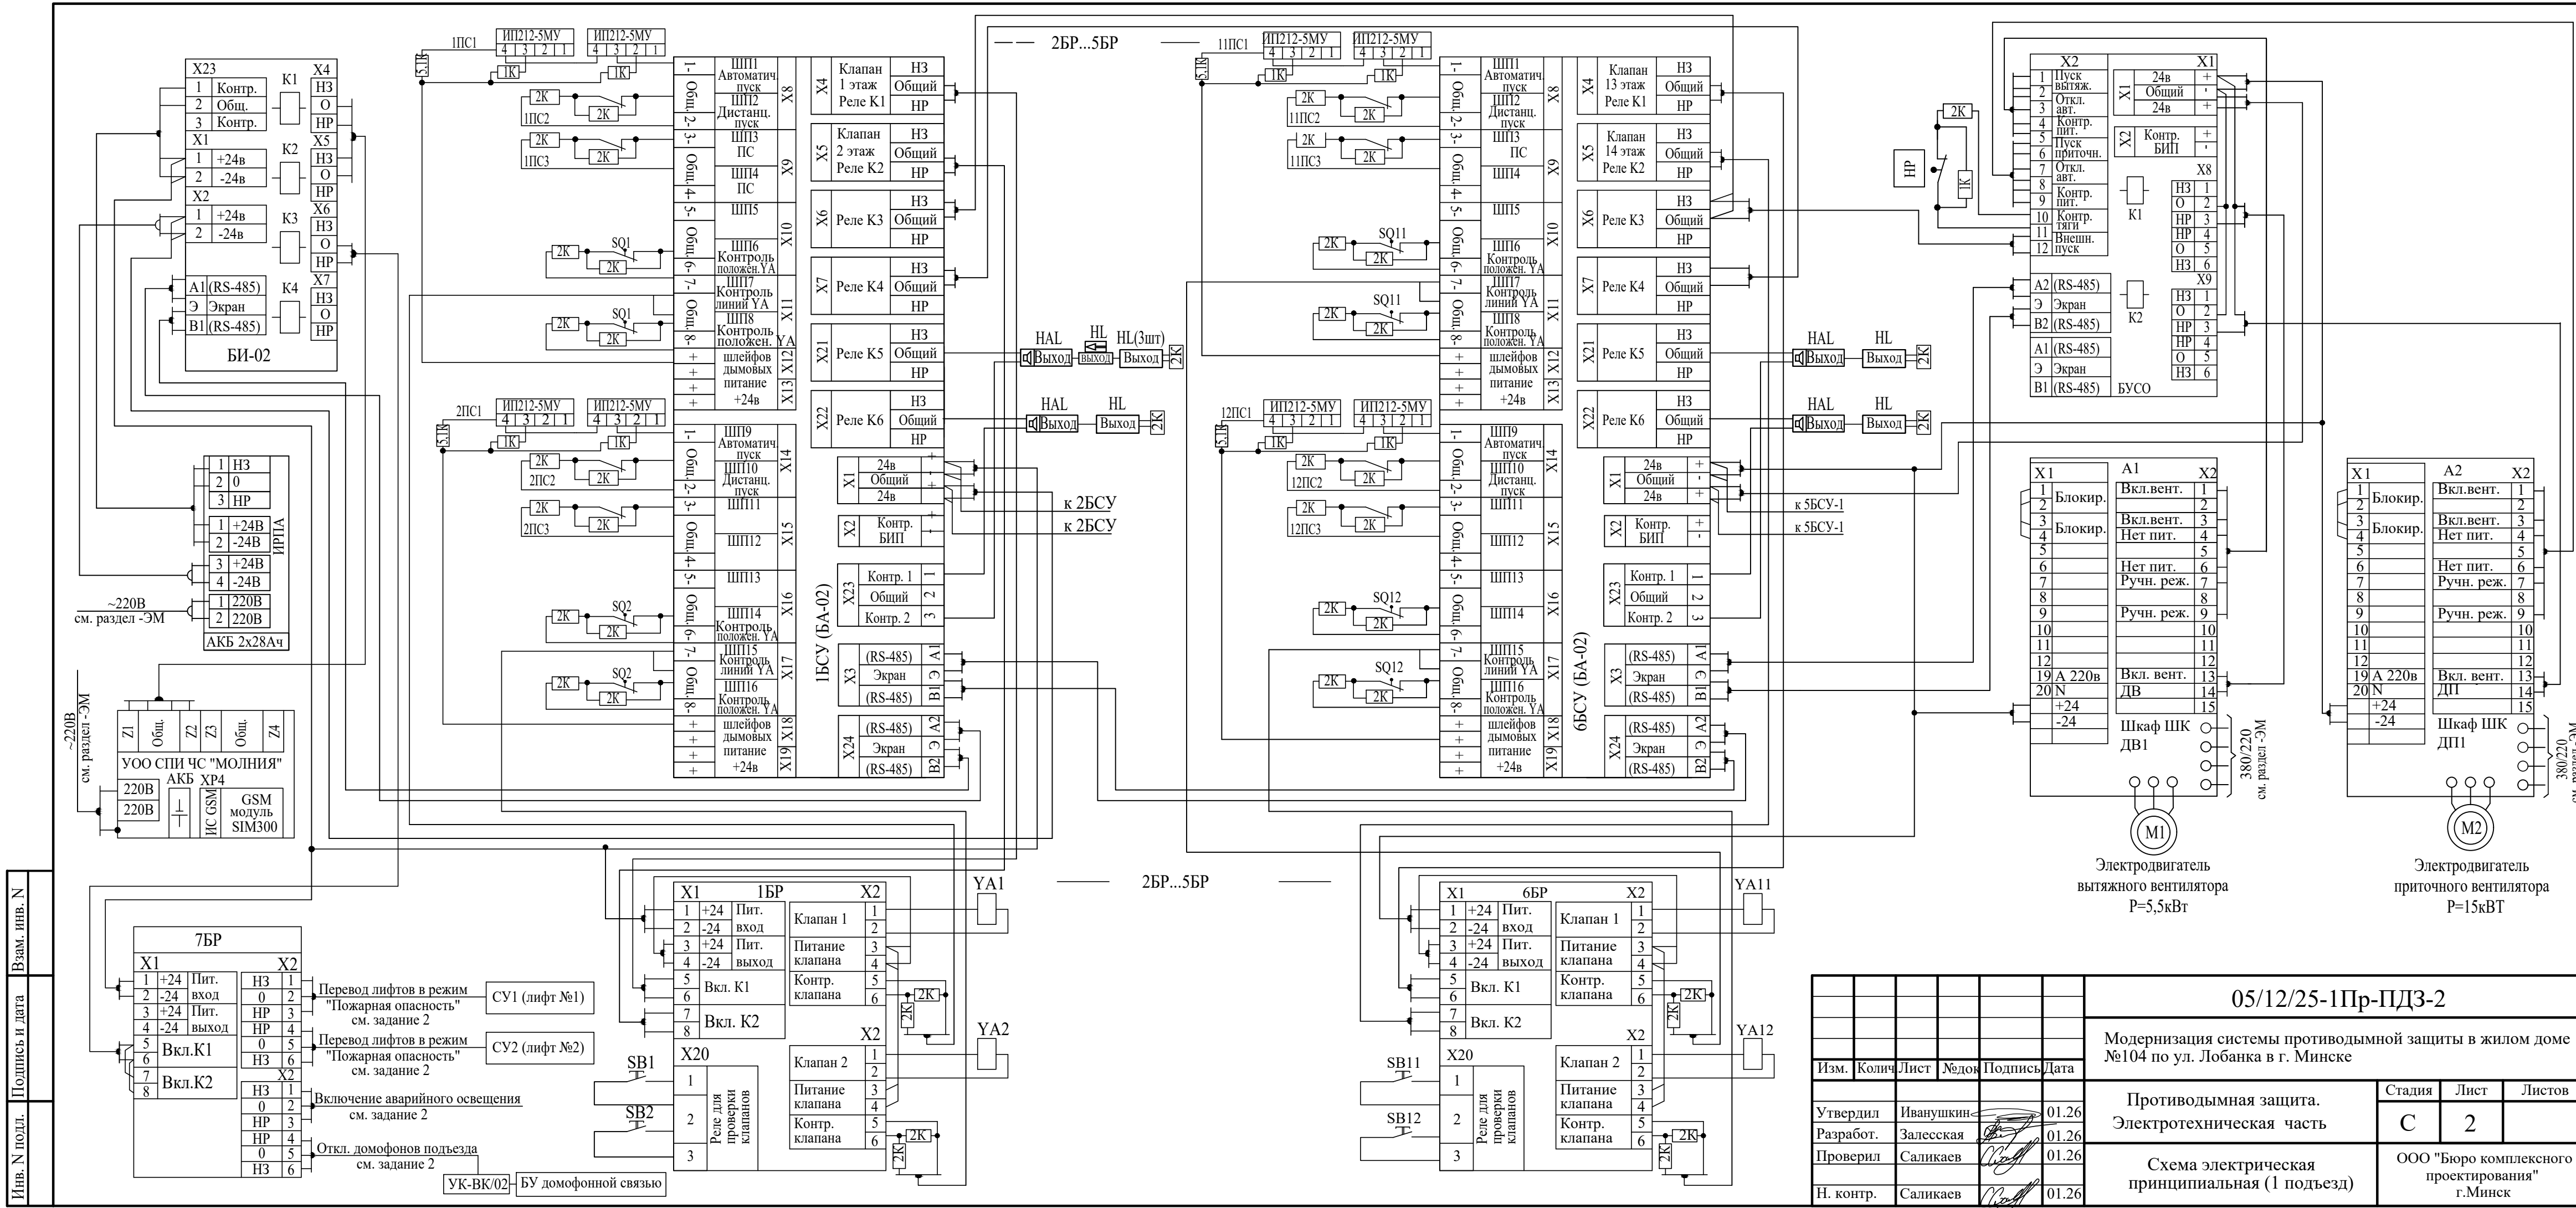

						05/12/25-1Пр-ПДЗ-2				
						Модернизация системы противопожарной защиты в жилом доме №104 по ул. Лобанка в г. Минск				
Изм.	Колич	Лист	№док	Подпись	Дата	Противодымная защита. Электротехническая часть	Стадия	Лист	Листов	
Утвердил	Иванушкин				01.26		С	2		
Разработ.	Залесская				01.26					
Проверил	Саликаев				01.26					
Н. контр.	Саликаев				01.26	Схема электрическая принципиальная (1 подъезд)	ООО "Бюро комплексного проектирования" г.Минск			

Инв. N подл.	Подпись и дата	Взам. инв. N


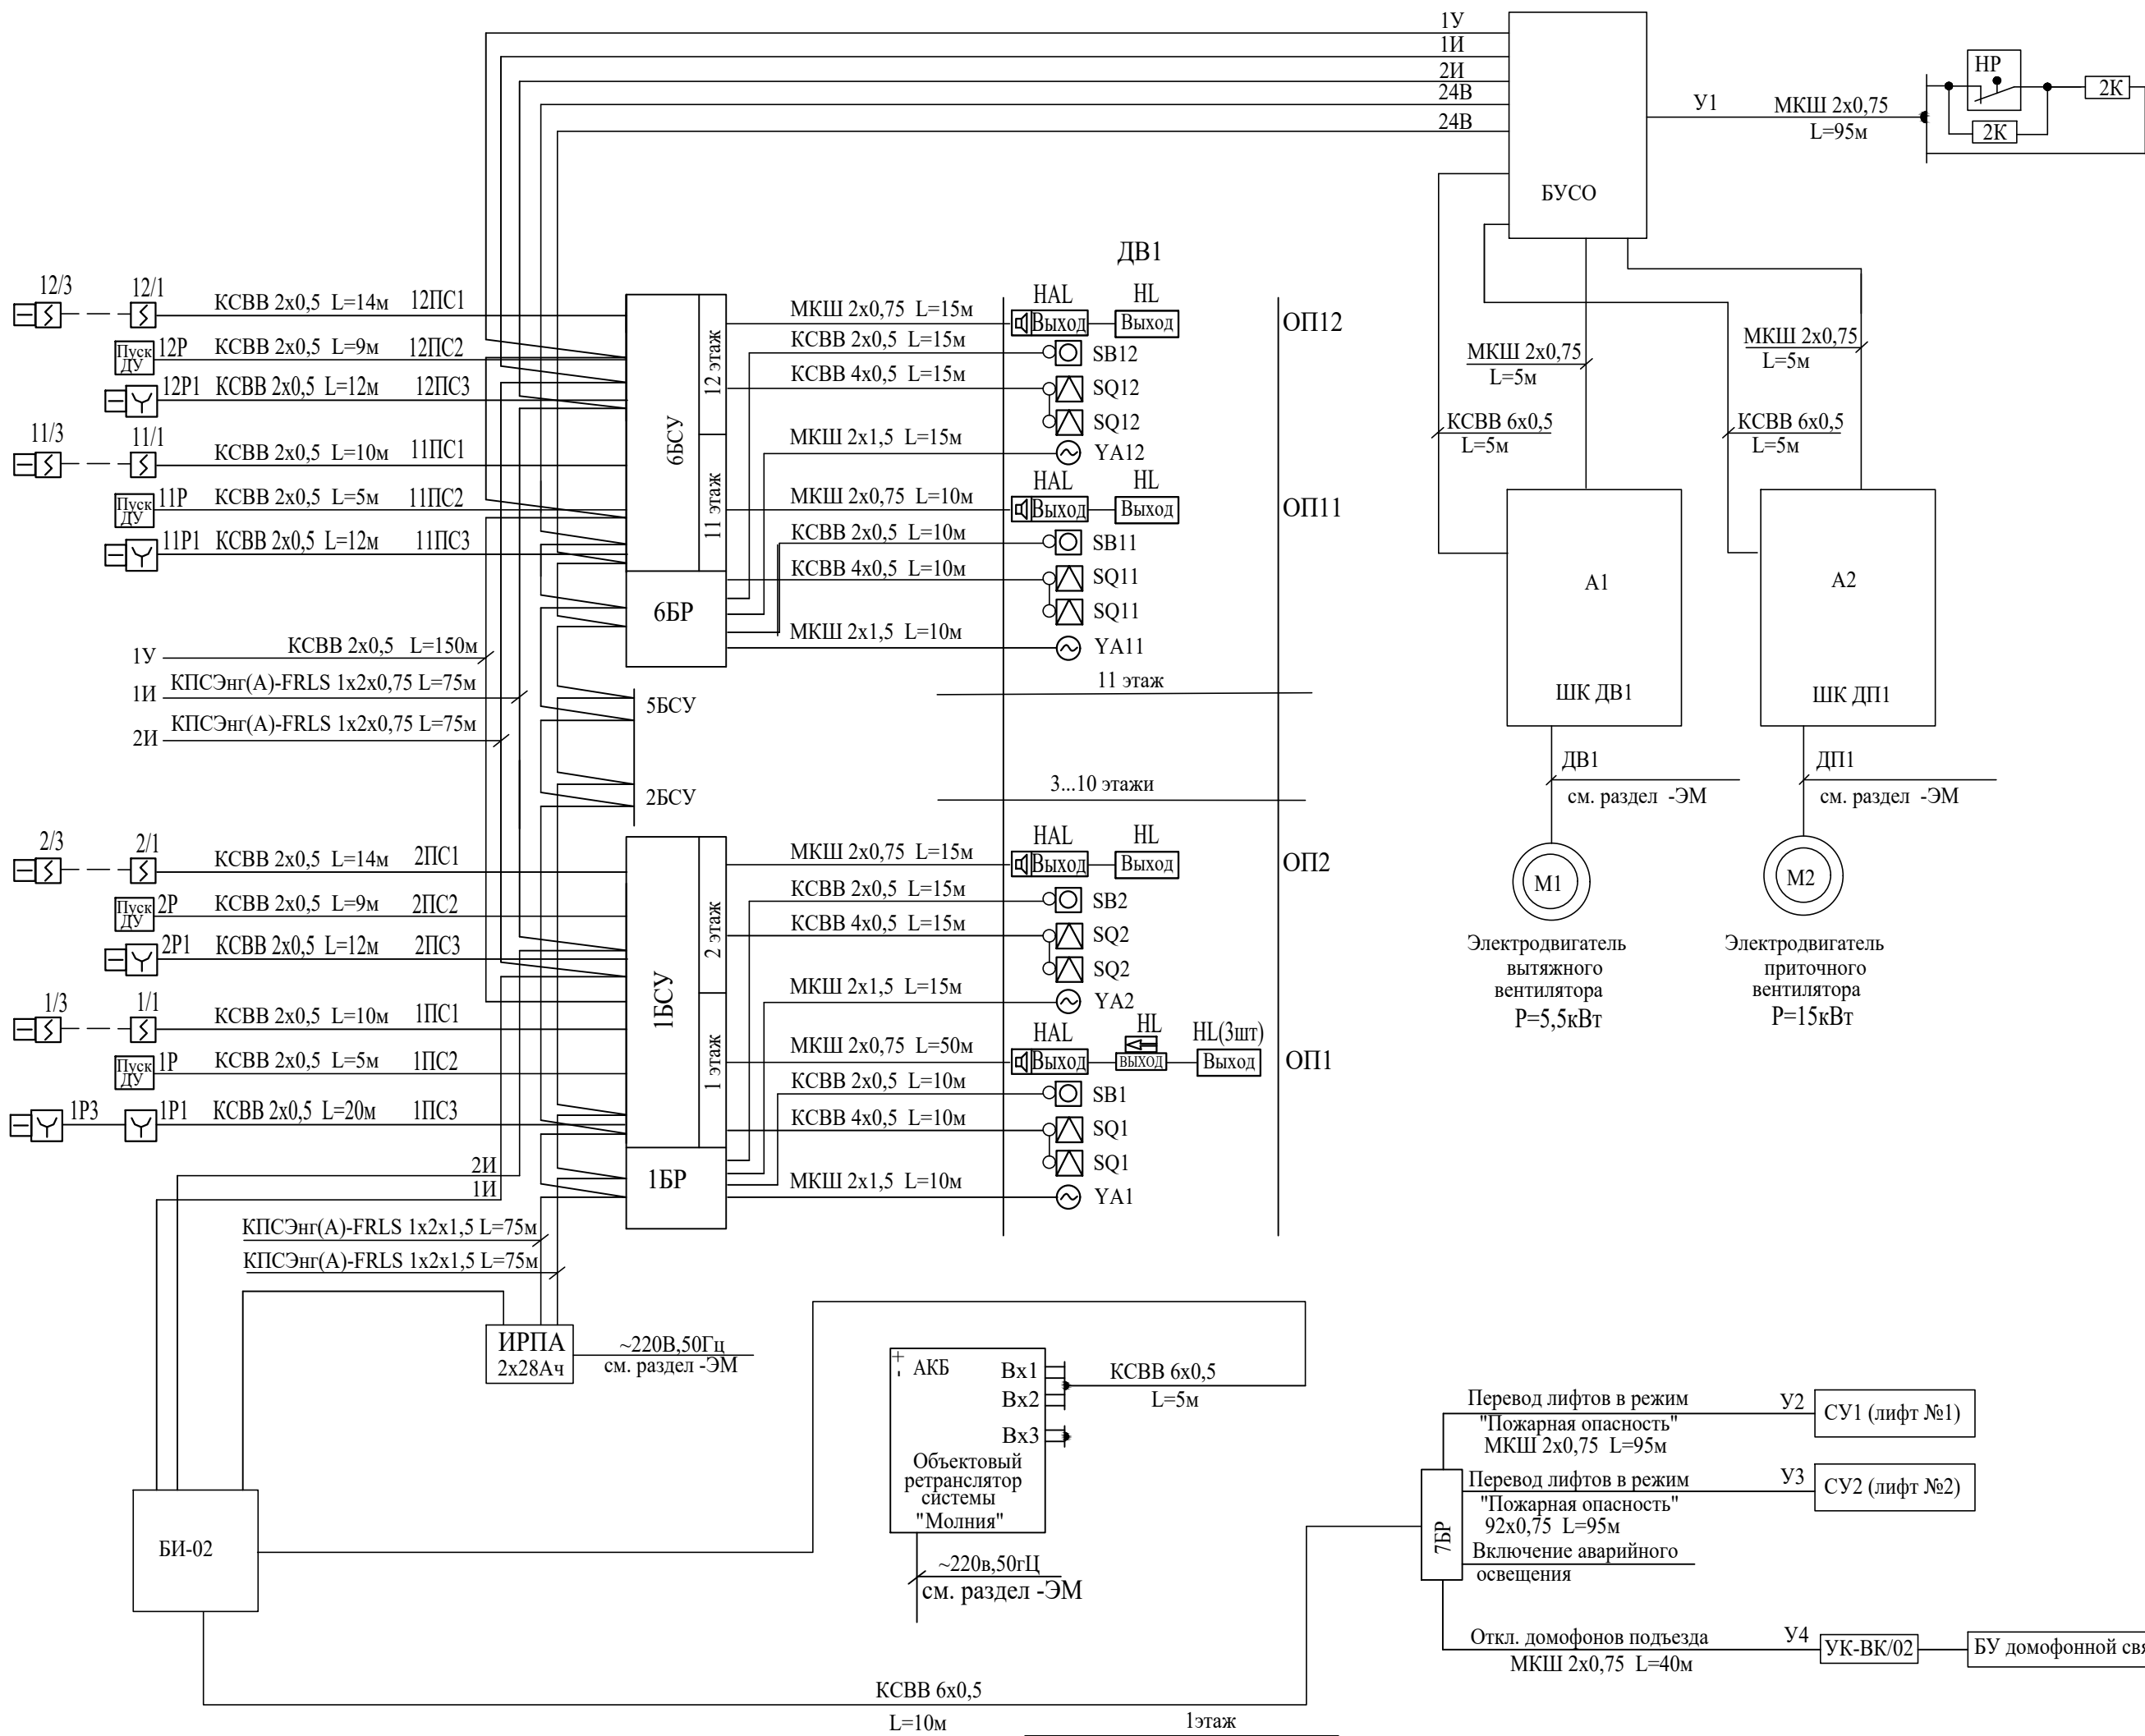


Схема подключения УОО СПИ "Молния"

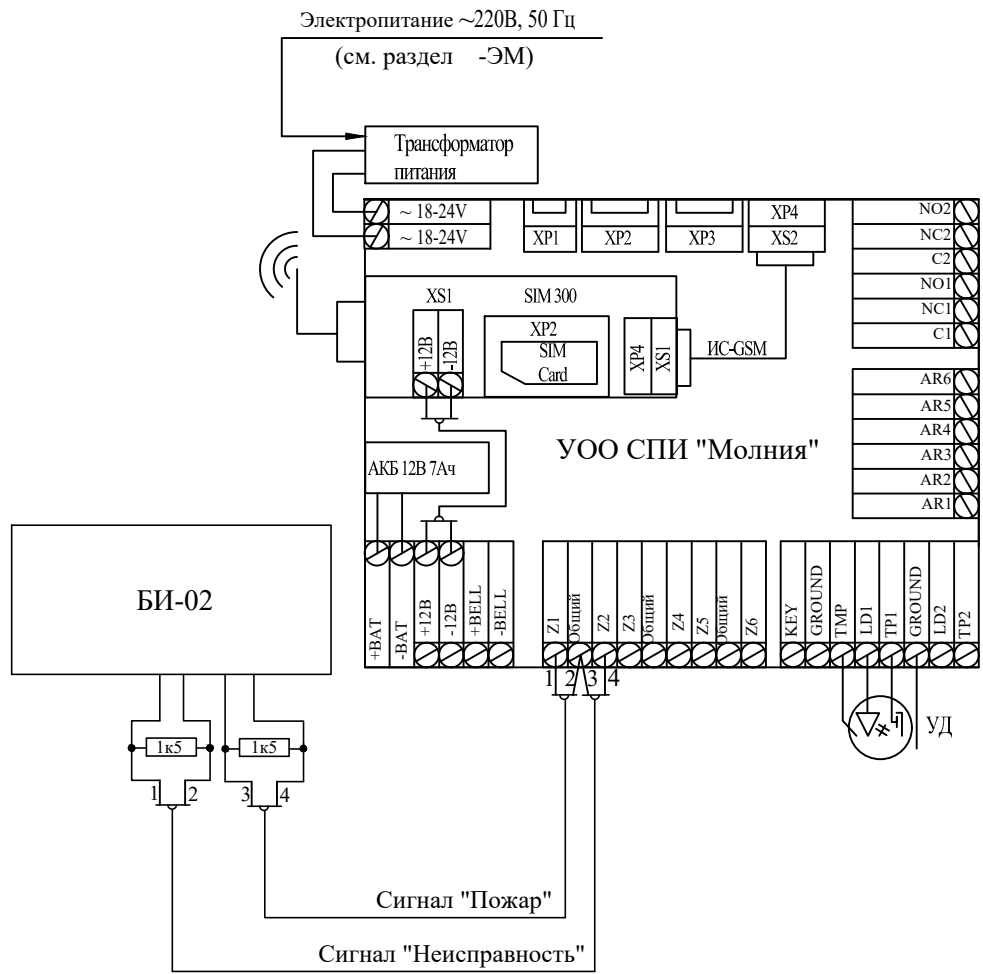

При возникновении пожара на любом этаже жилого дома автоматически, от сигнала пожарной сигнализации, включается вентилятор дымоудаления ДВ1 и одновременно, автоматически открывается клапан дымоудаления только на этаже пожара и одновременно автоматически включается система подпора воздуха в лифтовые шахты ДП1.



При монтаже запрограммировать:

- заданная последовательность и перечень совместно действующих систем должны обеспечивать опережающее включение противодымной вентиляции от 20 до 30 с относительно момента запуска приточной противодымной вентиляции.
- задержка на запуск подпора воздуха после опускания лифтов - 30с.

Электропривод клапанов дымоудаления 24В.


05/12/25-1Пр-ПД3-2					
Модернизация системы противодымной защиты в жилом доме №104 по ул. Лобанка в г. Минске					
Изм.	Колич	Лист	Лодок	Подпись	Дата
Утвердил	Иванушкин				01.26
Разработ.	Залесская				01.26
Проверил	Саликаев				01.26
Н. контр.	Саликаев				01.26
Противодымная защита. Электротехническая часть				Стадия	Лист
Схема подключений (1 подъезд)				С	3
				Листов	
				ООО "Бюро комплексного проектирования" г.Минск	

План 1 этажа между осями 1-12, А-И (1 подъезд)

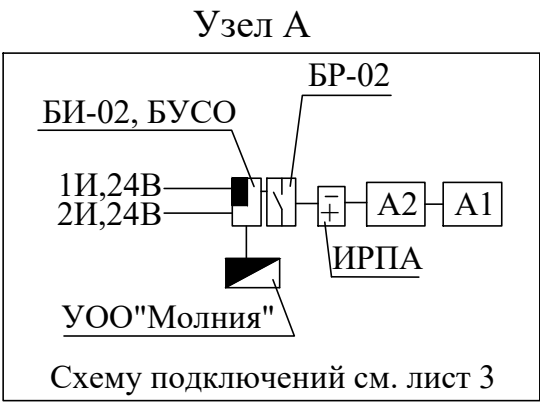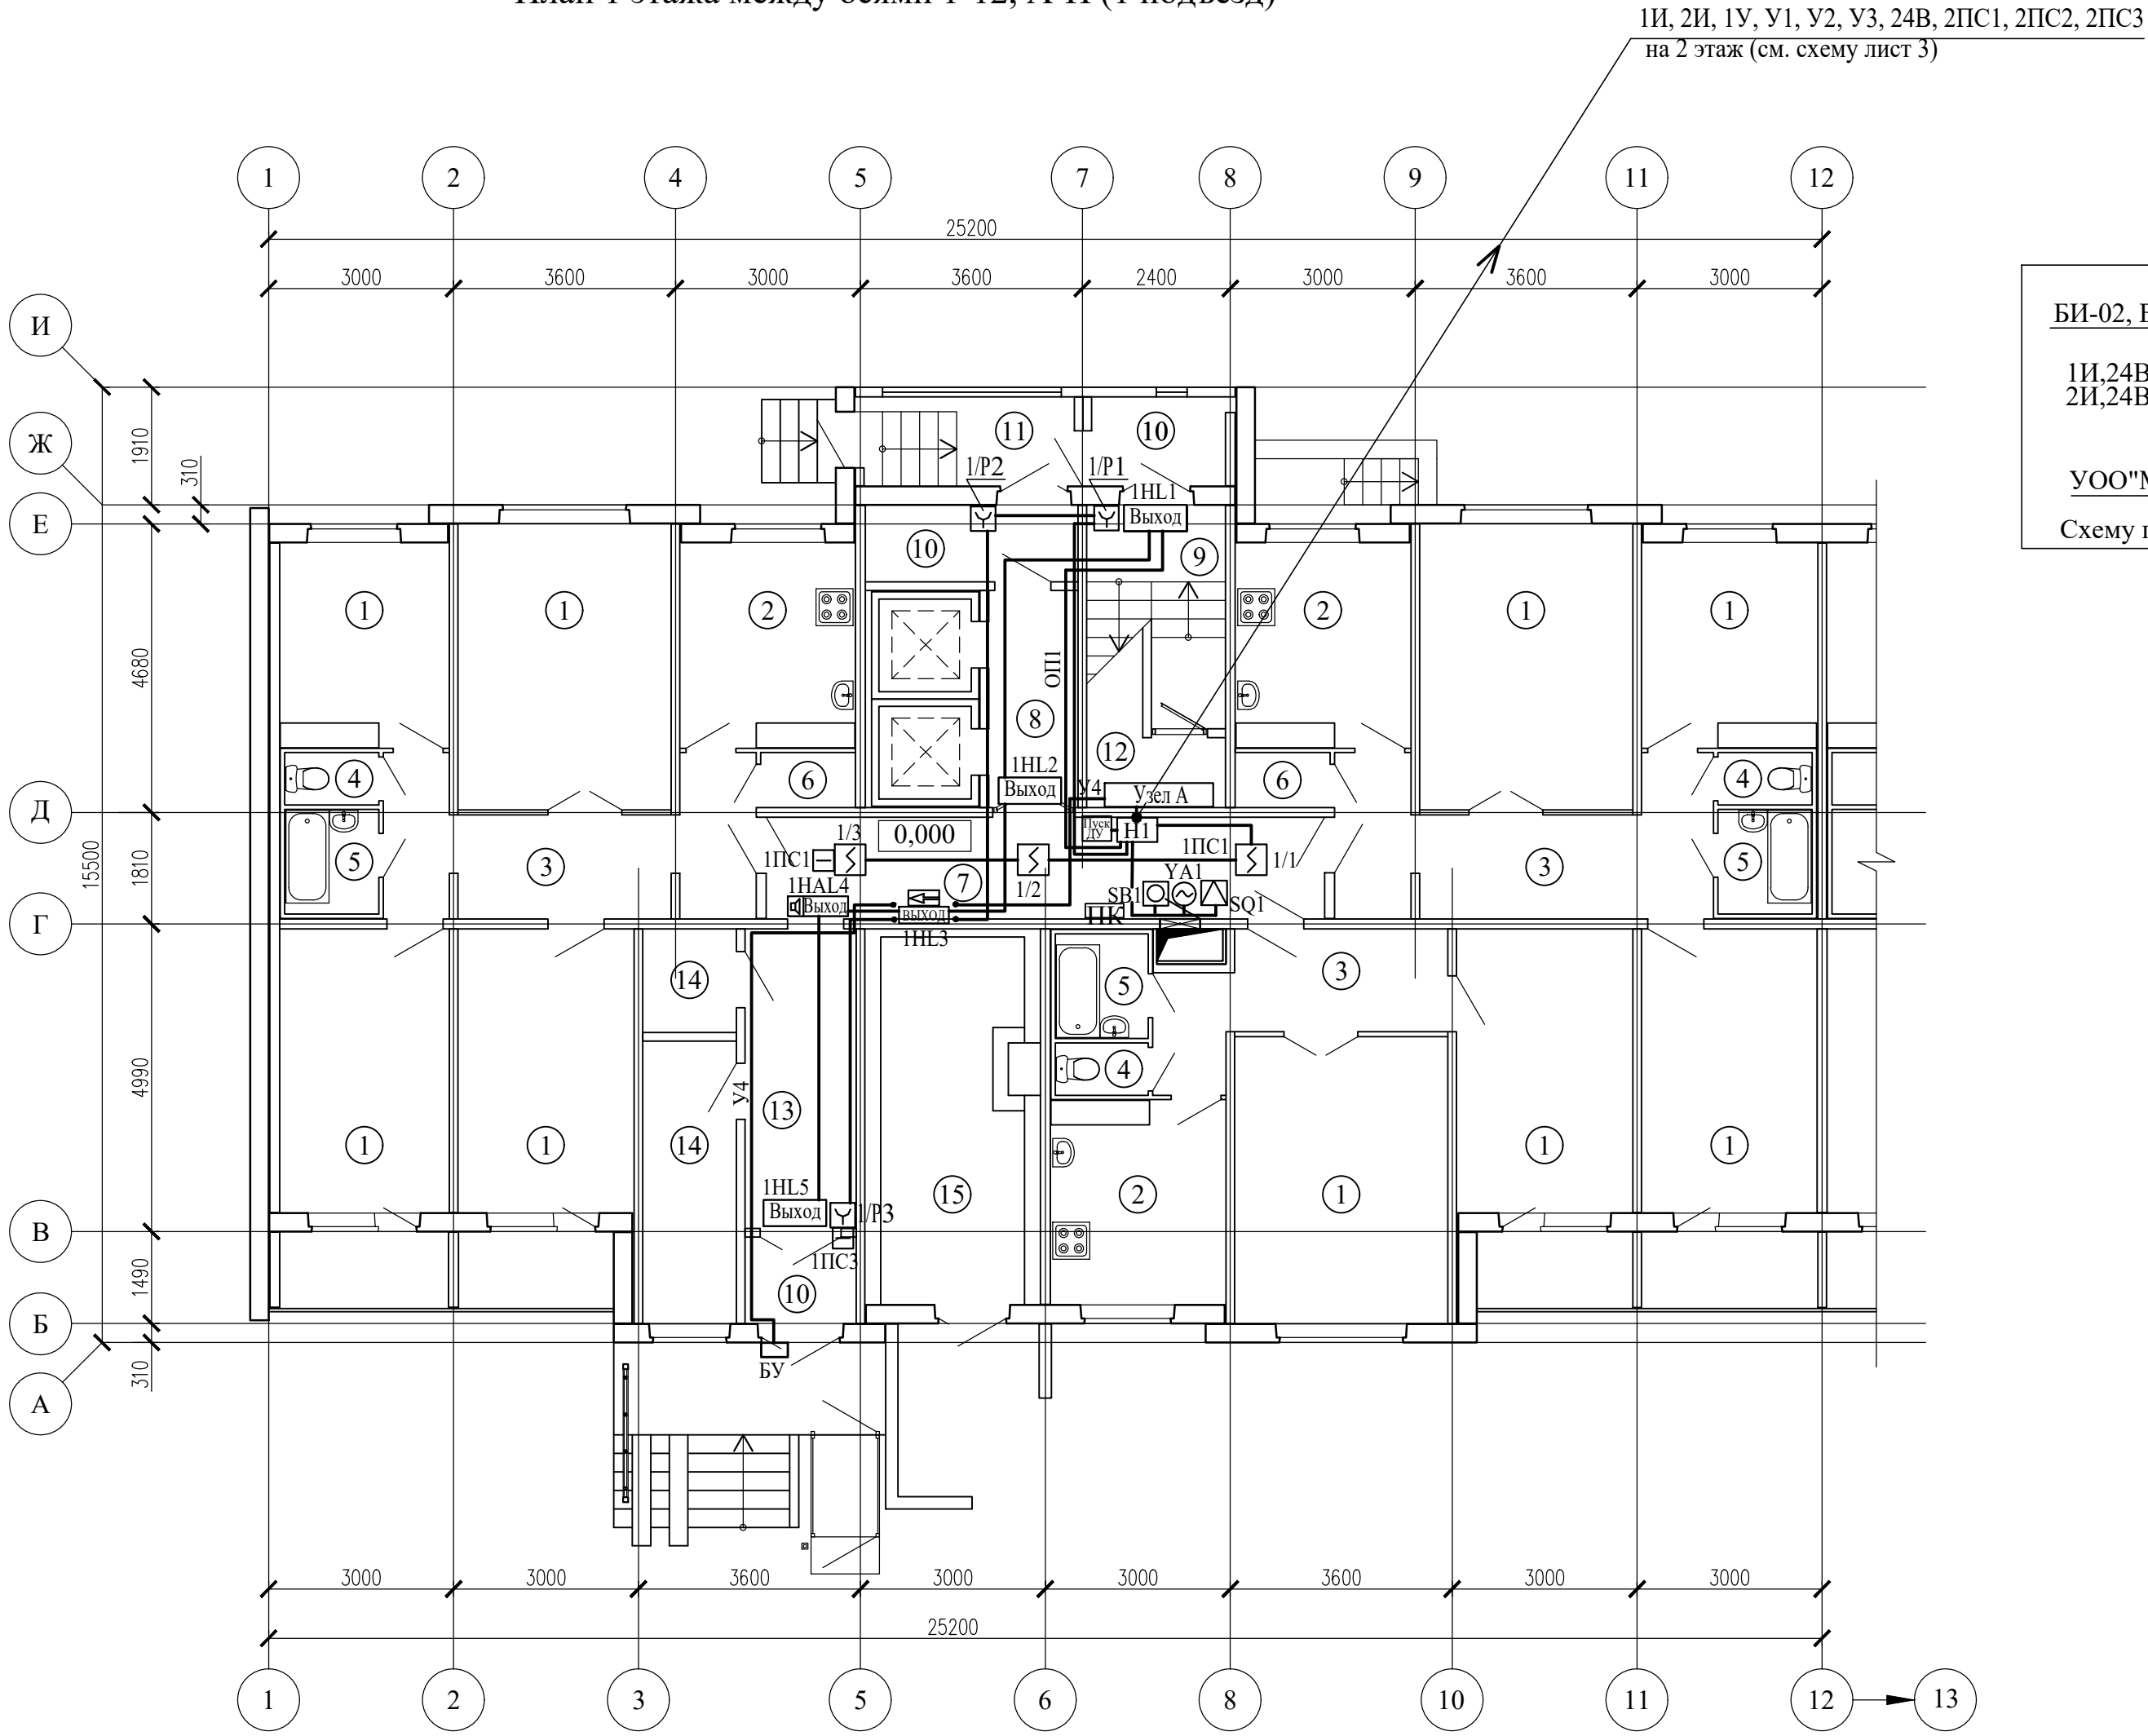

Экспликация помещений



Поз.	Наименование	Площадь помещения, м²	Кат. помещения
1	Жилая комната		
2	Кухня		
3	Коридор		
4	Туалет		
5	Ванная		
6	Кладовая		
7	Коридор общего пользования	15,10	
8	Лифтовой холл	5,30	
9	Лестничная клетка		
10	Тамбур	4,00; 3,20; 2,70	
11	Наружная воздушная зона		
12	Помещение ПДЗ	2,70	
13	Вестибюль	8,30	
14	Служебное помещение		
15	Мусоросборная камера		

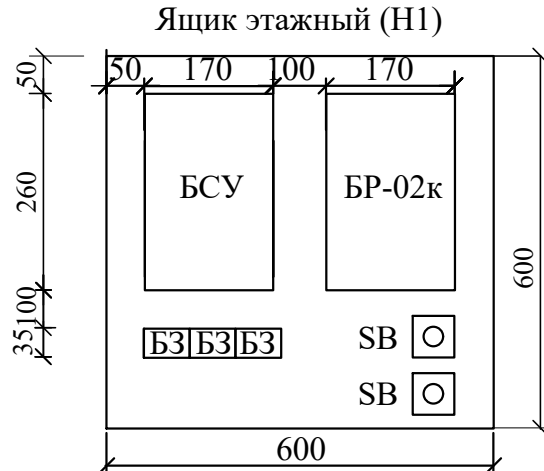

БСУ - Блок управления и сигнализации (БА)
БР - Блок релейный (БР-02к)
БЗ - Блок зажимов составной (БЗ-24-4ПУЗ)
SB - Кнопка опробования клапана


Сигнализаторы СМК установить на клапанах дымоудаления.
Блоки БСУ, БР и кнопки опробования SB системы дымоудаления коридоров установить в этажных шкафах на высоте 2,2м
Кнопки дистанционного пуска установить на путях эвакуации людей с этажа согласно СН 2.02.03-2019.
Разводку сети дымоудаления выполнить в пластиковом коробе и в ПВХ трубах.
Этажные ящики (Н1) установить на 1, 3, 5, 7, 9 и 11 этажах.
Маркировка БСУ, БР, SB, YA, SQ см. схемы листы 2, 3.

Схема здания

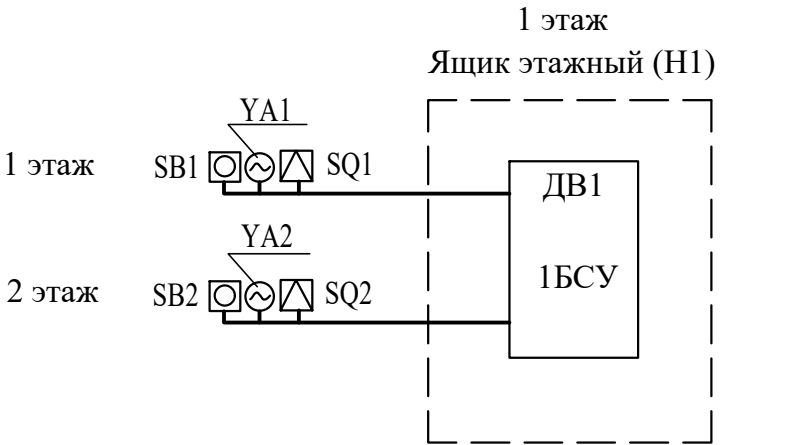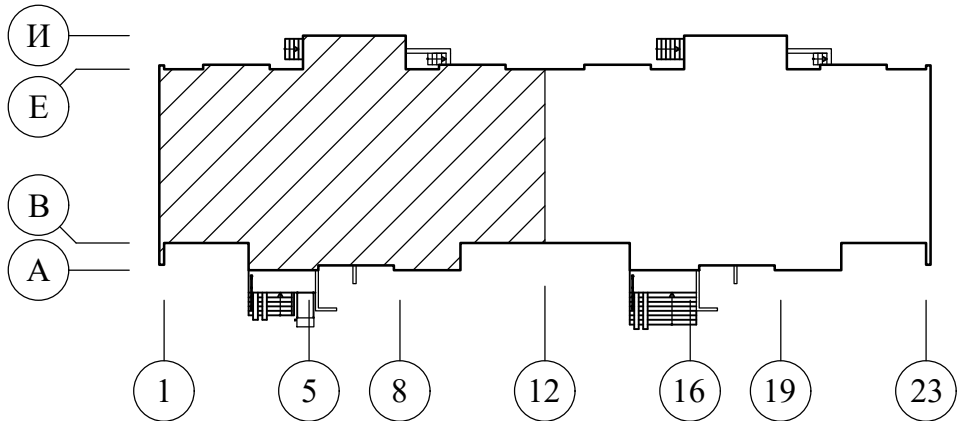


						05/12/25-1Пр-ПДЗ-2			
						Модернизация системы противодымной защиты в жилом доме №104 по ул. Лобанка в г. Минске			
Изм.	Колич	Лист	№док	Подпись	Дата	Противодымная защита. Электротехническая часть	Стадия	Лист	Листов
Утвердил	Иванушкин			01.26	С		4		
Проверил	Саликаев			01.26					
Разработ.	Залесская			01.26					
Н. контр.	Саликаев			01.26	План 1 этажа между осями 1-12, А-И (1 подъезд) Разводка сети ПДЗ-2		ООО "Бюро комплексного проектирования" г.Минск		

План 2 этажа между осями 1-12, А-И (1 подъезд)

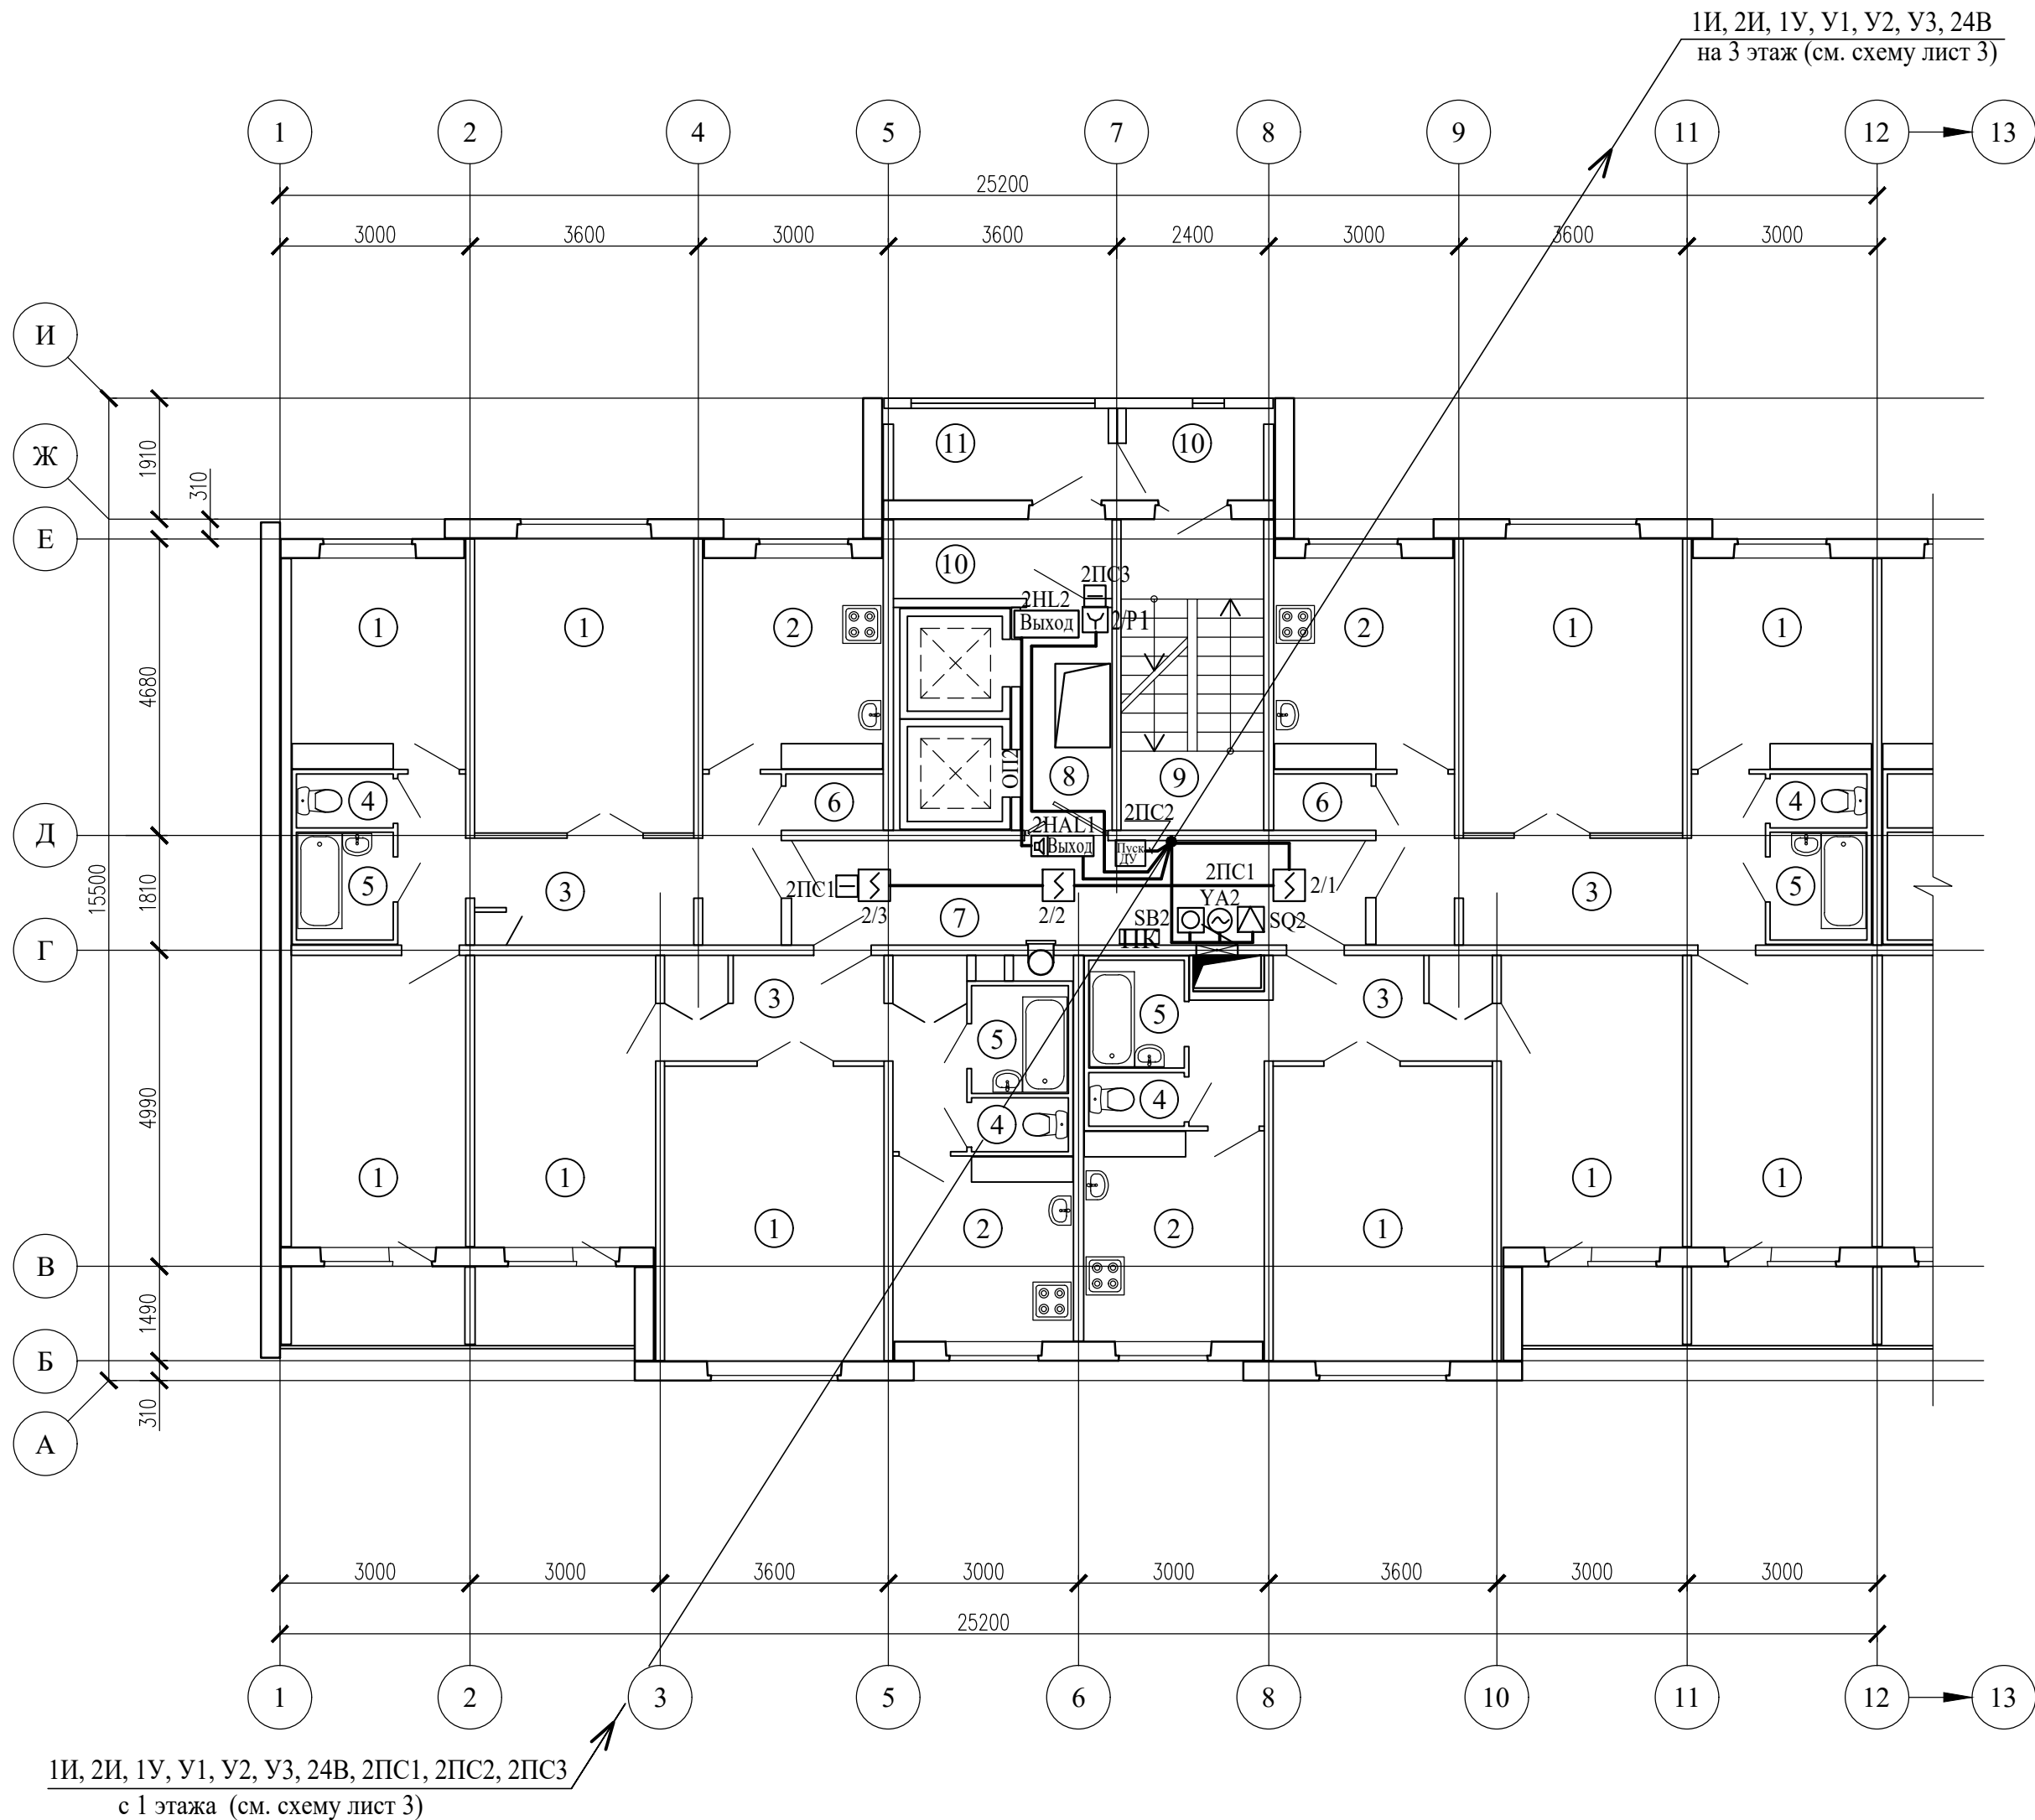


Экспликация помещений

Поз.	Наименование	Площадь помещения, м²	Кат. помещения
1	Жилая комната		
2	Кухня		
3	Коридор		
4	Туалет		
5	Ванная		
6	Кладовая		
7	Коридор общего пользования	14,90	
8	Лифтовой холл	5,20	
9	Лестничная клетка	10.80	
10	Тамбур	4,00; 3,20	
11	Наружная воздушная зона		

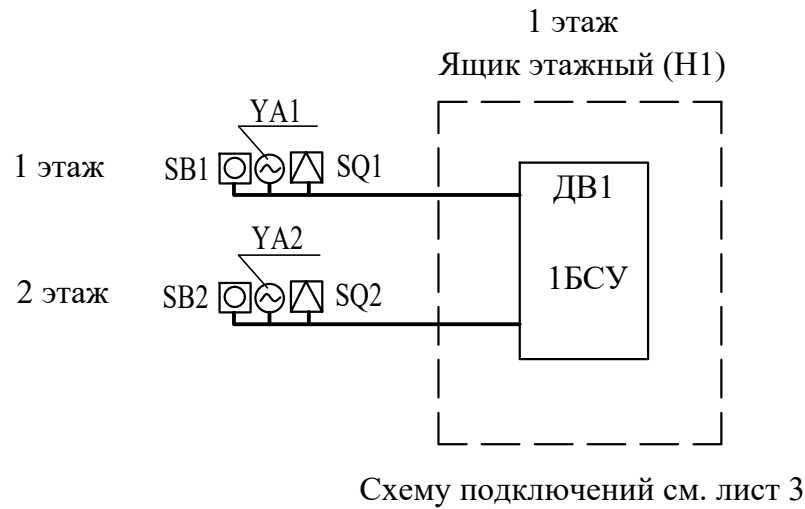


Сигнализаторы СМК установить на клапанах дымоудаления.
Блоки БСУ, БР и кнопки опробования SB системы дымоудаления коридоров установить в этажных шкафах на высоте 2,2м
Кнопки дистанционного пуска установить на путях эвакуации людей с этажа согласно СН 2.02.03-2019.
Разводку сети дымоудаления выполнить в пластиковом коробе и в ПВХ трубах.
Этажные ящики (Н1) установить на 1, 3, 5, 7, 9 и 11 этажах.
Маркировка БСУ, БР, SB, YA, SQ см. схемы листы 2, 3.

Схема здания

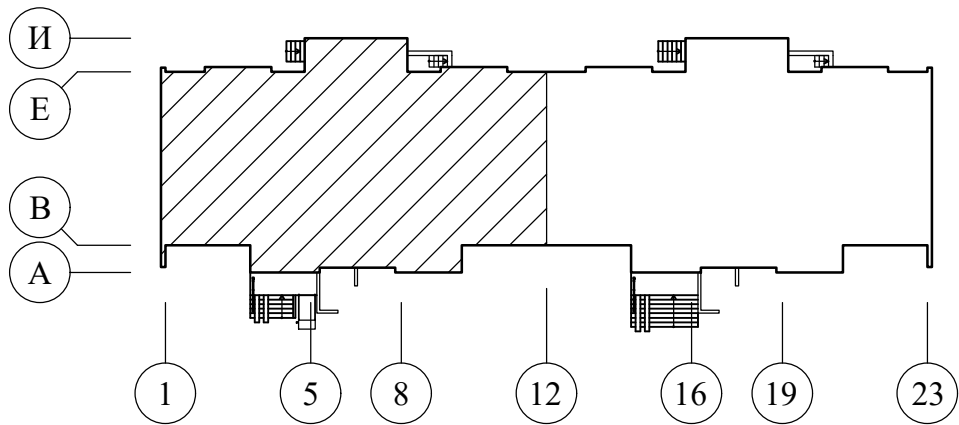

05/12/25-1Пр-ПДЗ-2						
Модернизация системы противопожарной защиты в жилом доме №104 по ул. Лобанка в г. Минске						
Изм.	Колич.	Лист	№ док.	Подпись	Дата	Стадия
Утвердил	Иванушкин	01.26				С
Проверил	Саликаев	01.26				Лист
Разработ.	Залесская	01.26				Листов
Н. контр.	Саликаев	01.26				5
Противодымная защита. Электротехническая часть						ООО "Бюро комплексного проектирования" г.Минск
План 2 этажа между осями 1-12, А-И (1 подъезд). Разводка сети ПДЗ-2						


План 3-12 этажей между осями 1-12, А-И (1 подъезд)

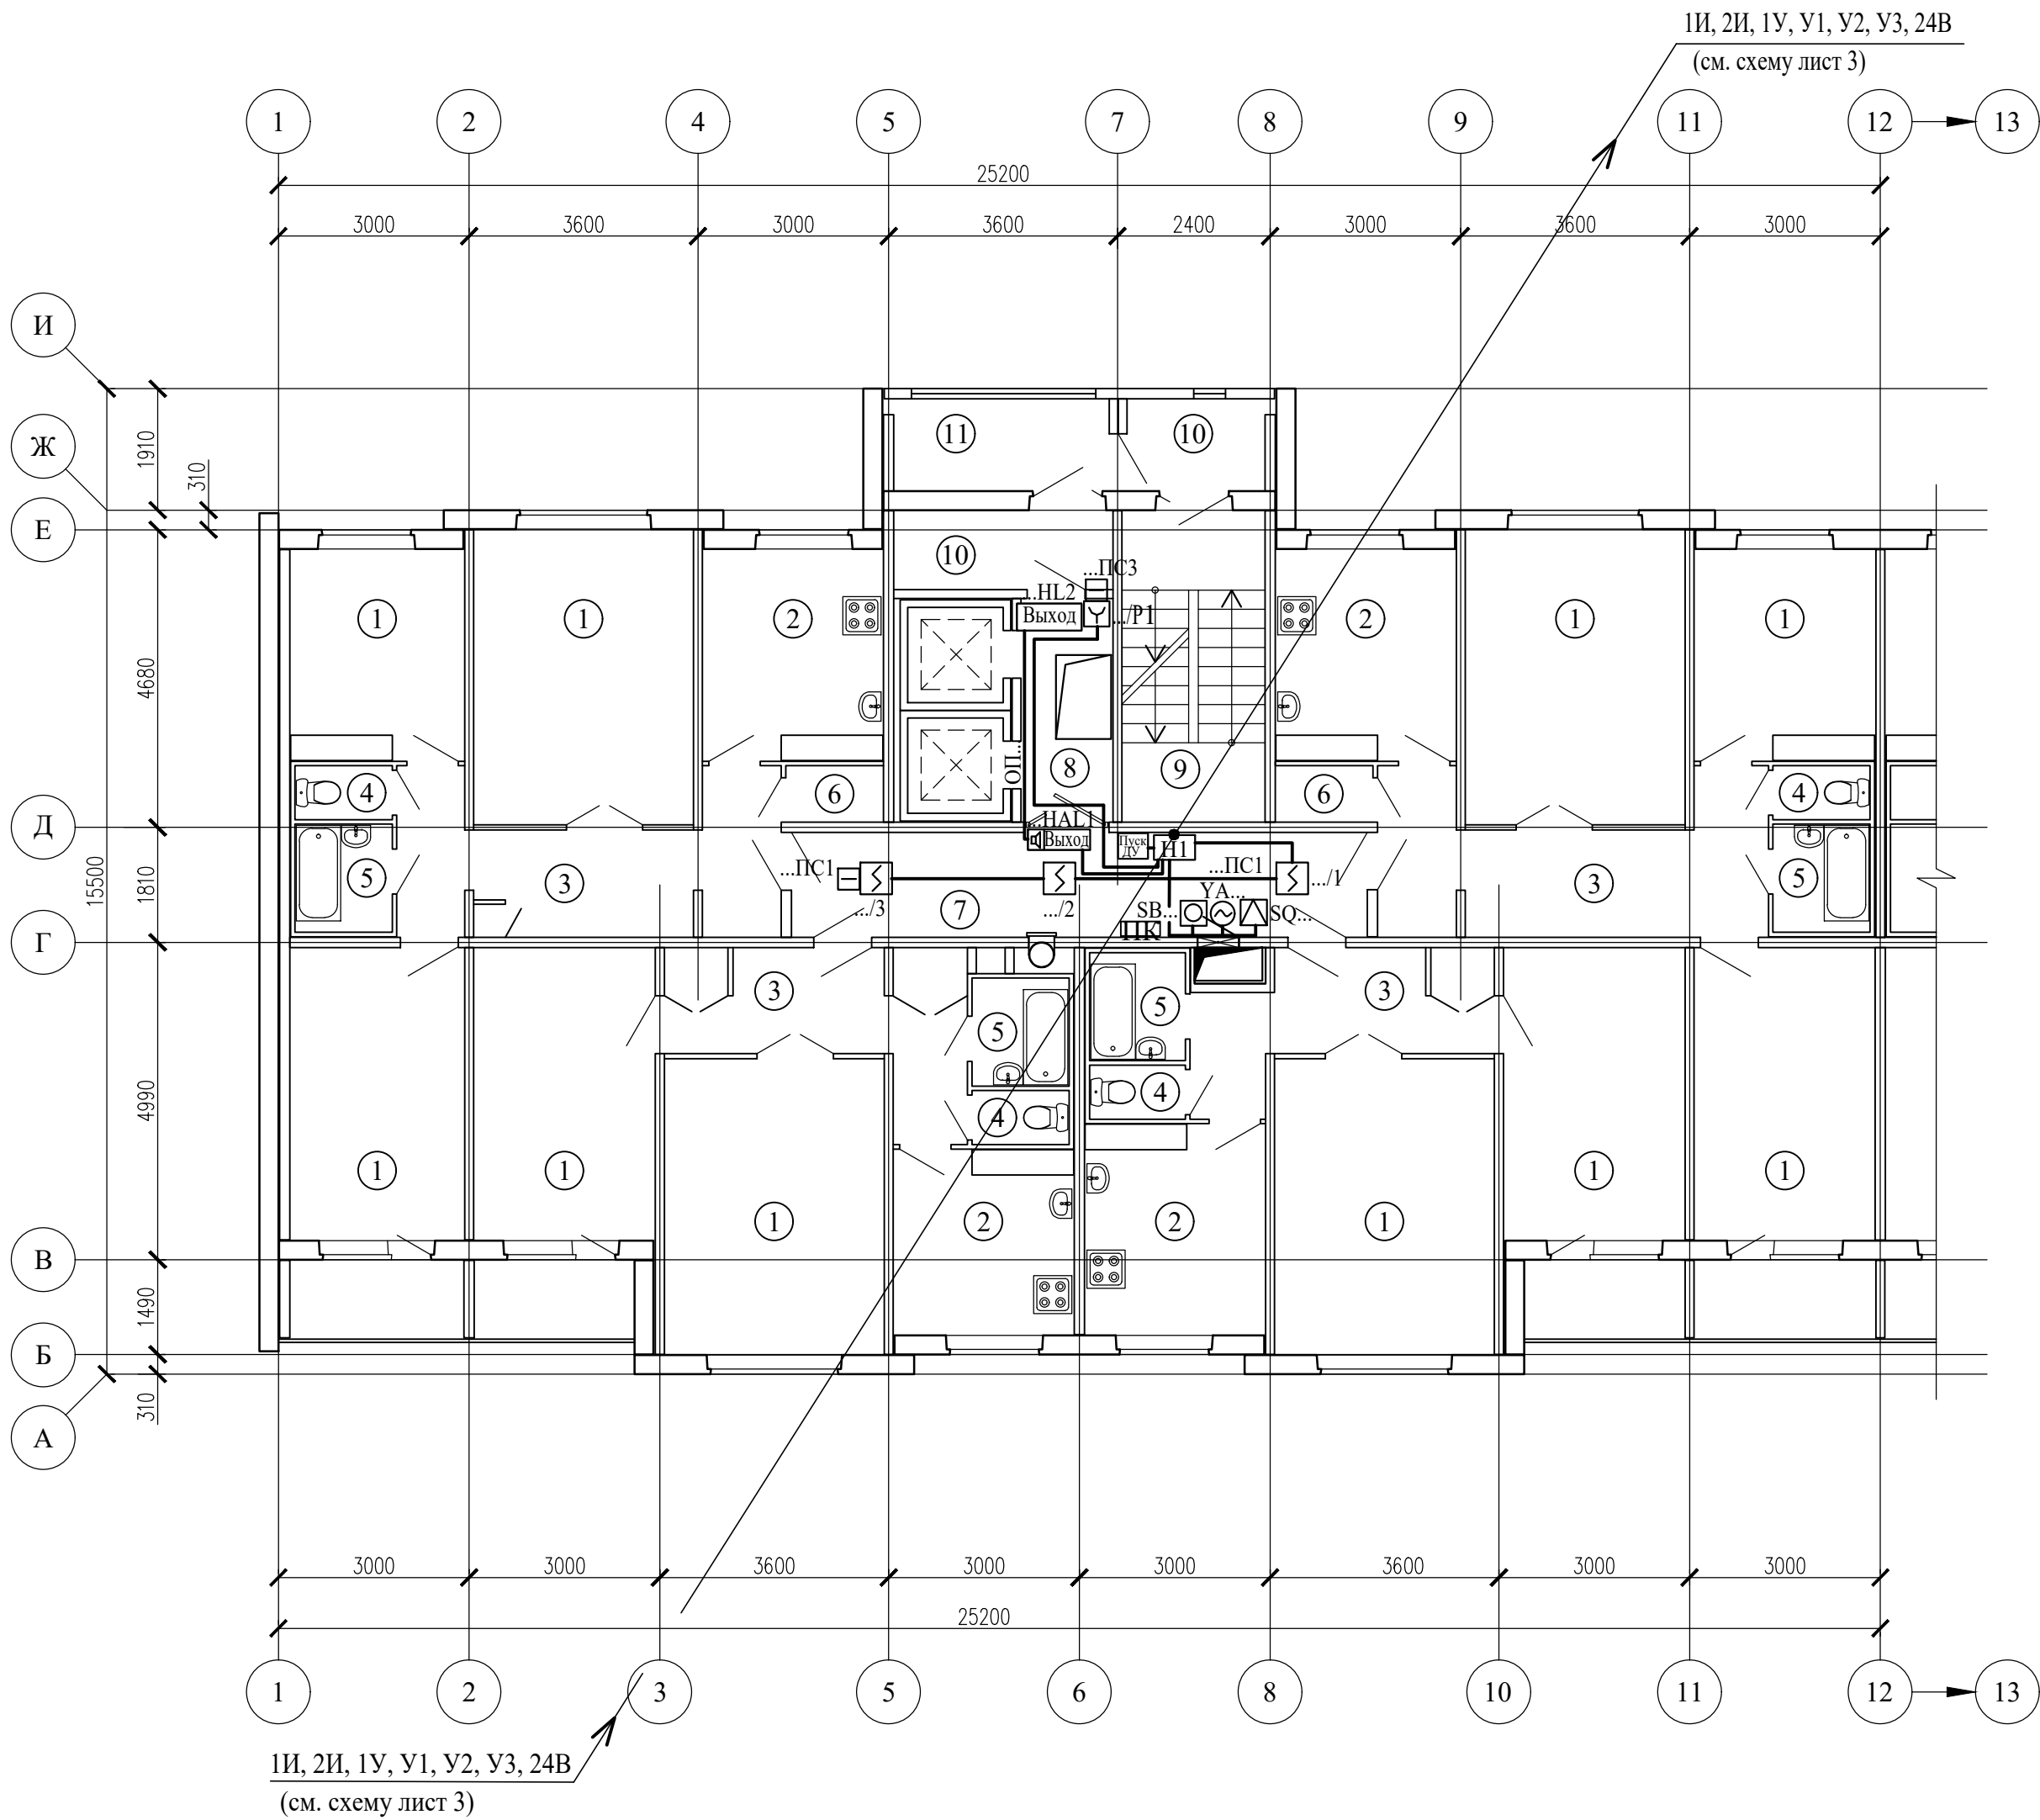

Экспликация помещений



Поз.	Наименование	Площадь помещения, м²	Кат. помещения
1	Жилая комната		
2	Кухня		
3	Коридор		
4	Туалет		
5	Ванная		
6	Кладовая		
7	Коридор общего пользования	14,90	
8	Лифтовой холл	5,20	
9	Лестничная клетка	10.80	
10	Тамбур	4,00; 3,20	
11	Наружная воздушная зона		

Ящик этажный (Н1)

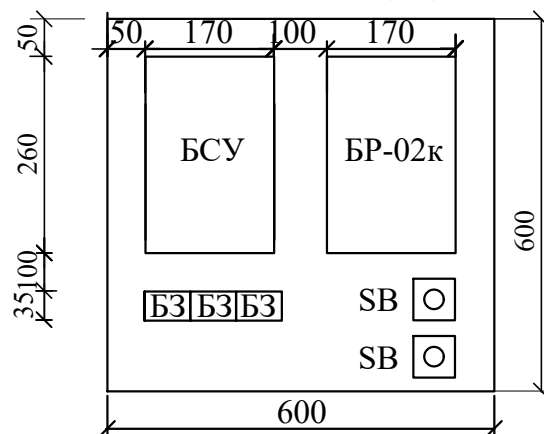

БСУ - Блок управления и сигнализации (БА)
БР - Блок релейный (БР-02к)
БЗ - Блок зажимов составной (БЗ-24-4ПУЗ)
SB - Кнопка опробования клапана

Схема здания

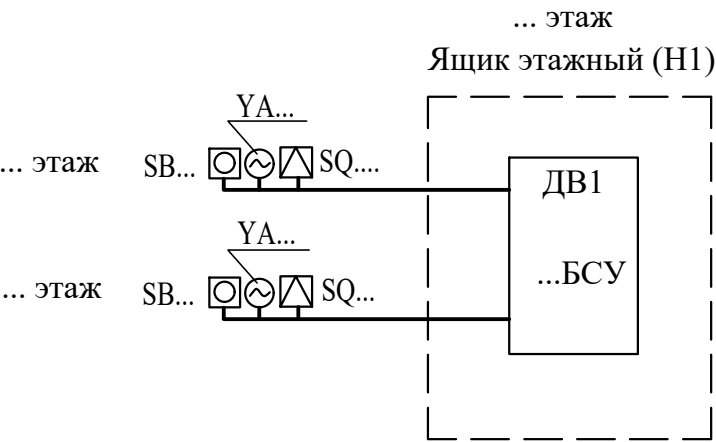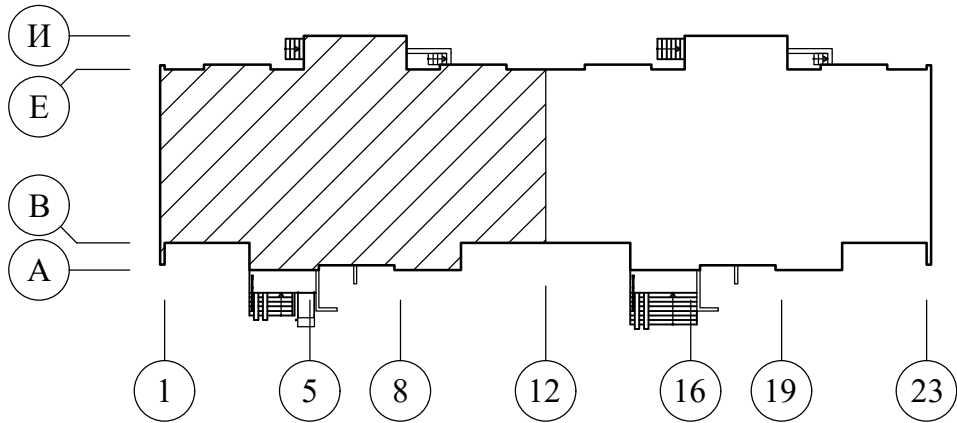


Схему подключений см. лист 3

Сигнализаторы СМК установить на клапанах дымоудаления.
Блоки БСУ, БР и кнопки опробования SB системы дымоудаления коридоров установить в этажных шкафах на высоте 2,2м
Кнопки дистанционного пуска установить на путях эвакуации людей с этажа согласно СН 2.02.03-2019.
Разводку сети дымоудаления выполнить в пластиковом коробе и в ПВХ трубах.
Этажные ящики (Н1) установить на 1, 3, 5, 7, 9 и 11 этажах.
Маркировка БСУ, БР, SB, YA, SQ см. схемы листы 2, 3.


05/12/25-1Пр-ПДЗ-2					
Модернизация системы противопожарной защиты в жилом доме №104 по ул. Лобанка в г. Минске					
Изм.	Колич	Лист	№ док	Подпись	Дата
Утвердил	Иванушкин	01.26			
Проверил	Саликаев	01.26			
Разработ.	Залеская	01.26			
Н. контр.	Саликаев	01.26			
Противодымная защита. Электротехническая часть				Стадия	Лист
План 3-12 этажей между осями 1-12, А-И (1 подъезд). Разводка сети ПДЗ-2				С	6
				Листов	
				ООО "Бюро комплексного проектирования" г.Минск	

Согласовано	Раздел АР	Евневич	01.26
	Раздел ЭМ	Саликаев	01.26
	Раздел ЭМ	Саликаев	01.26
Инв. №подл.	Подп. и дата	Взам. инв. №	

План технического этажа между осями 1-12, А-И
(1 подъезд)

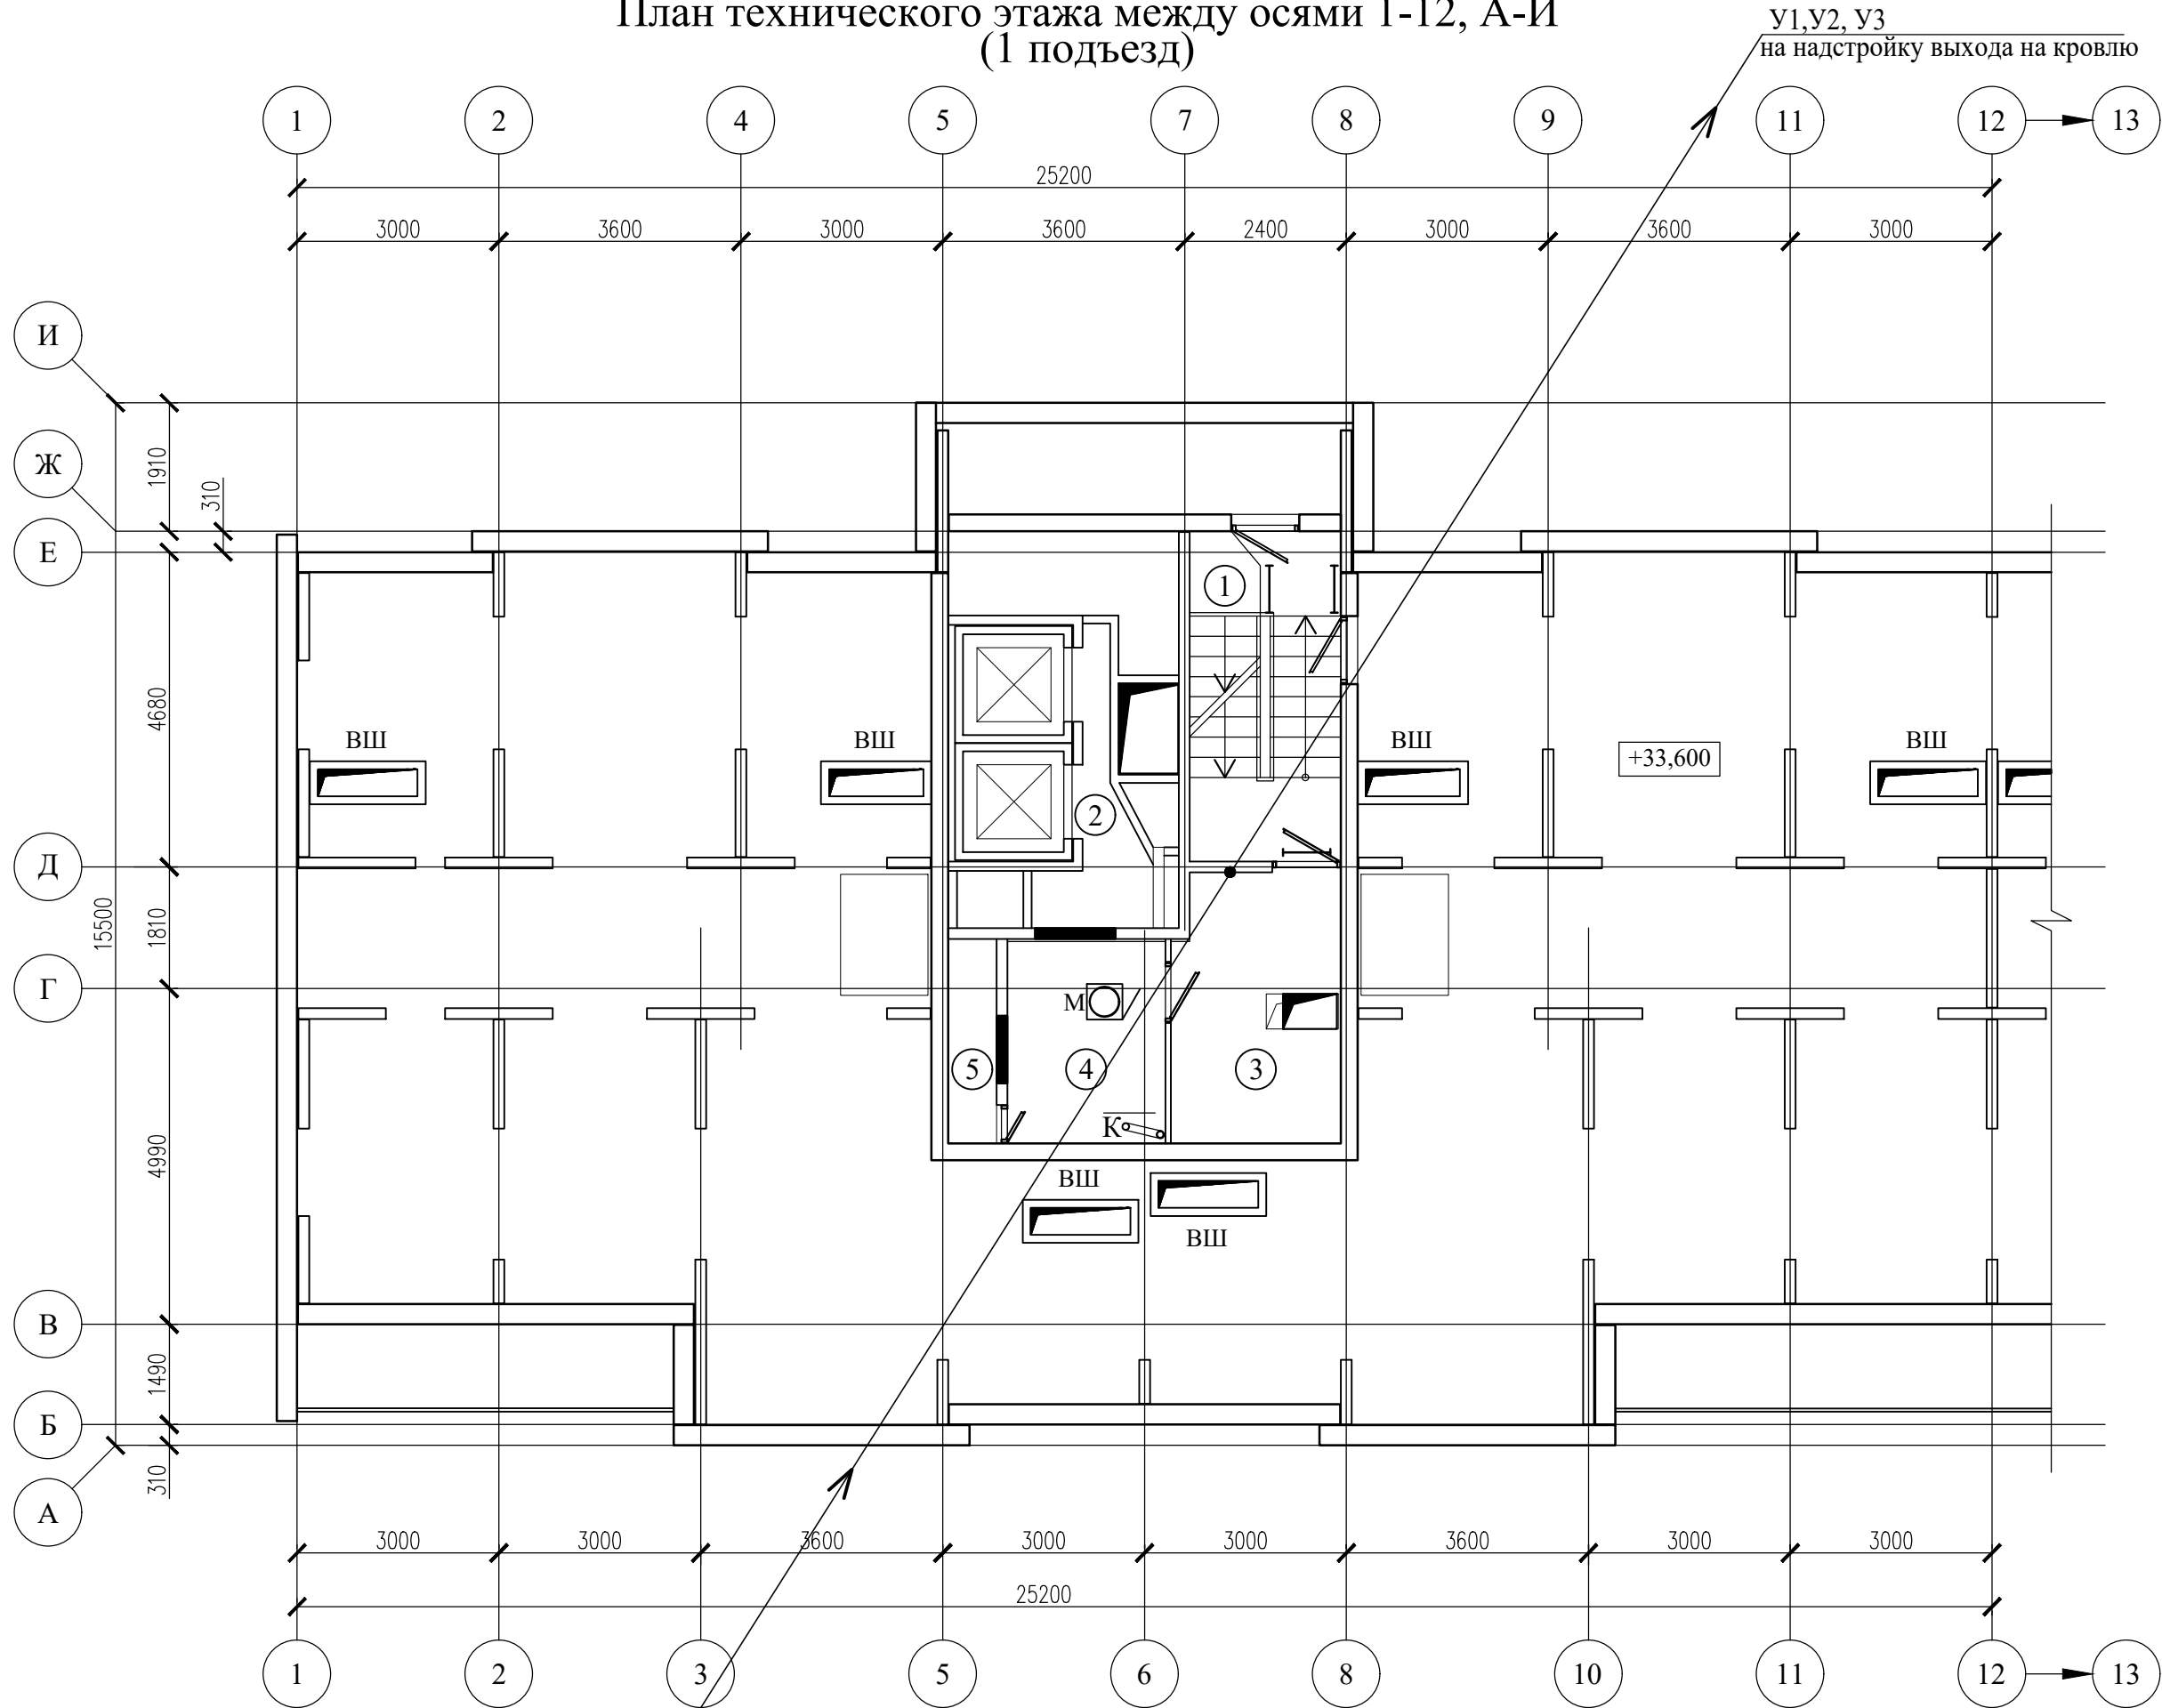


План надстройки выхода на кровлю
между осями 5-8, А-И, (1 подъезд)

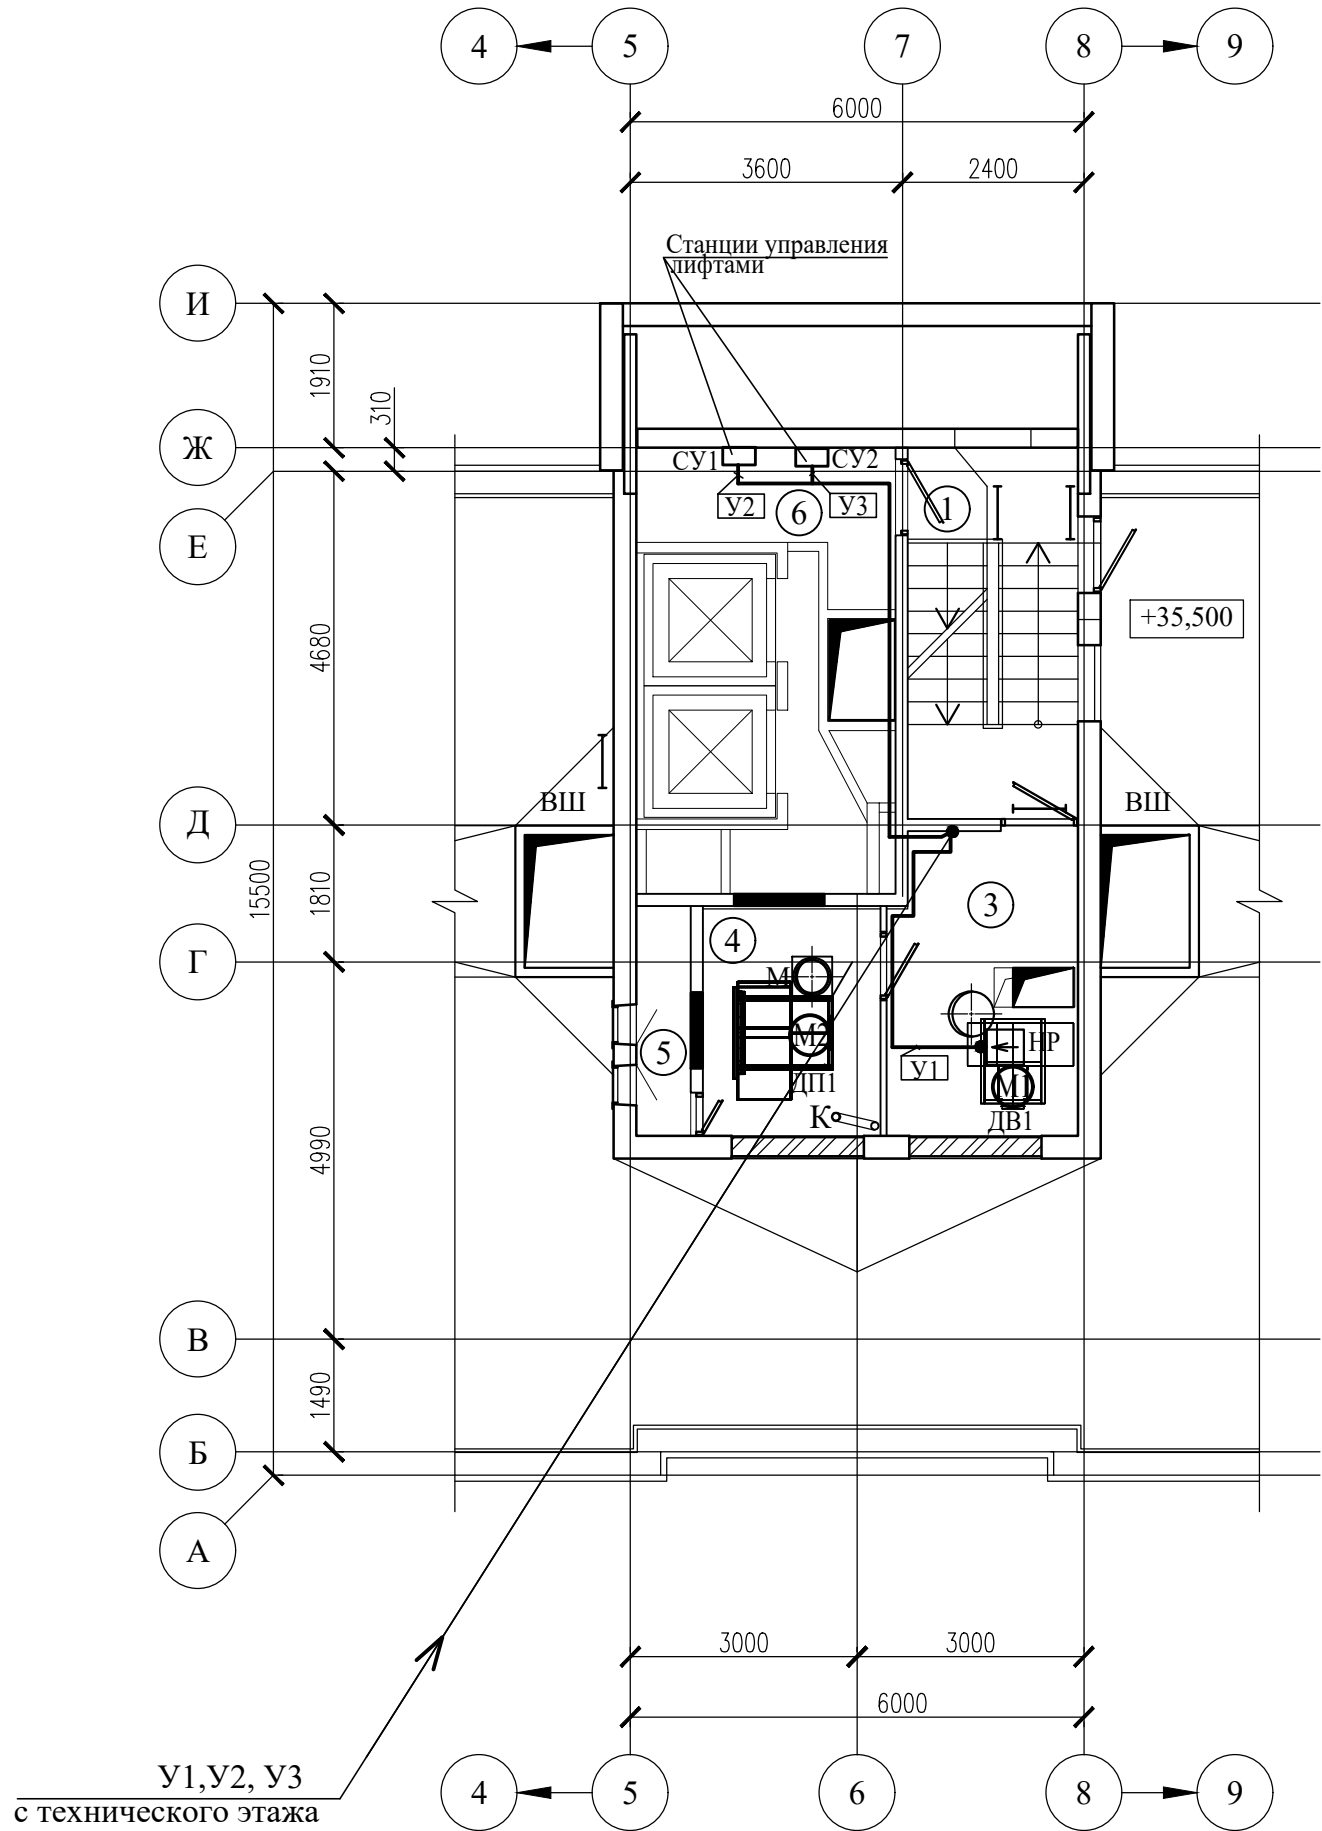

Экспликация помещений


Поз.	Наименование	Площадь помеще-ния, м²	Кат. поме-щения
1	Лестничная клетка	11,10	
2	Камера статического давления		
3	Помещение ПДЗ-1 (вытяжной противодымной вентиляции)	10,20	
4	Помещение ПДЗ-1 (приточной противодымной вентиляции)	7,10	
5	Воздухозаборная шахта		
6	Машинное отделение	20,20	

Схема здания

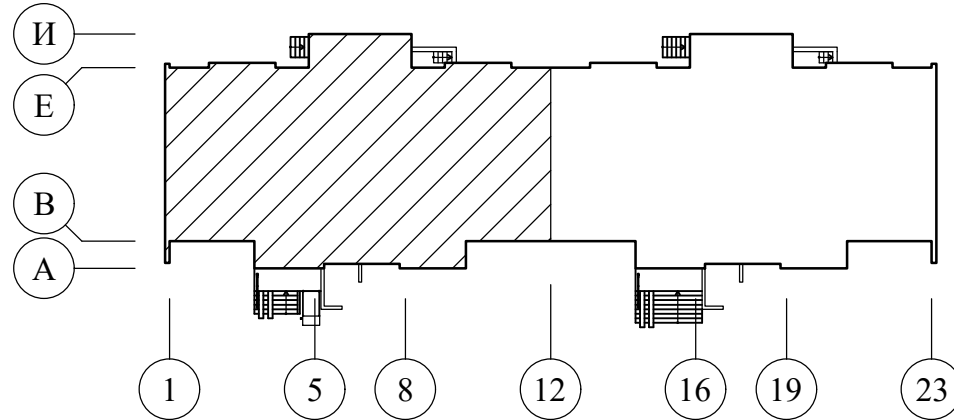


						05/12/25-1Пр-ПДЗ-2				
						Модернизация системы противодымной защиты в жилом доме №104 по ул. Лобанка в г. Минске				
Изм.	Колич	Лист	№док	Подпись	Дата					
Утвердил	Иванушкин				01.26	Противодымная защита. Электротехническая часть		Стадия	Лист	Листов
Проверил	Саликаев				01.26			С	7	
Разработ.	Залесская				01.26	План технического этажа между осями 1-12, А-И. План надстройки выхода на кровлю между осями 5-8, А-И (1 подъезд). Разводка сети ПДЗ-2		ООО "Бюро комплексного проектирования" г.Минск		
Н. контр.	Саликаев				01.26					

План 1 этажа между осями 12-23, А-И (2 подъезд)

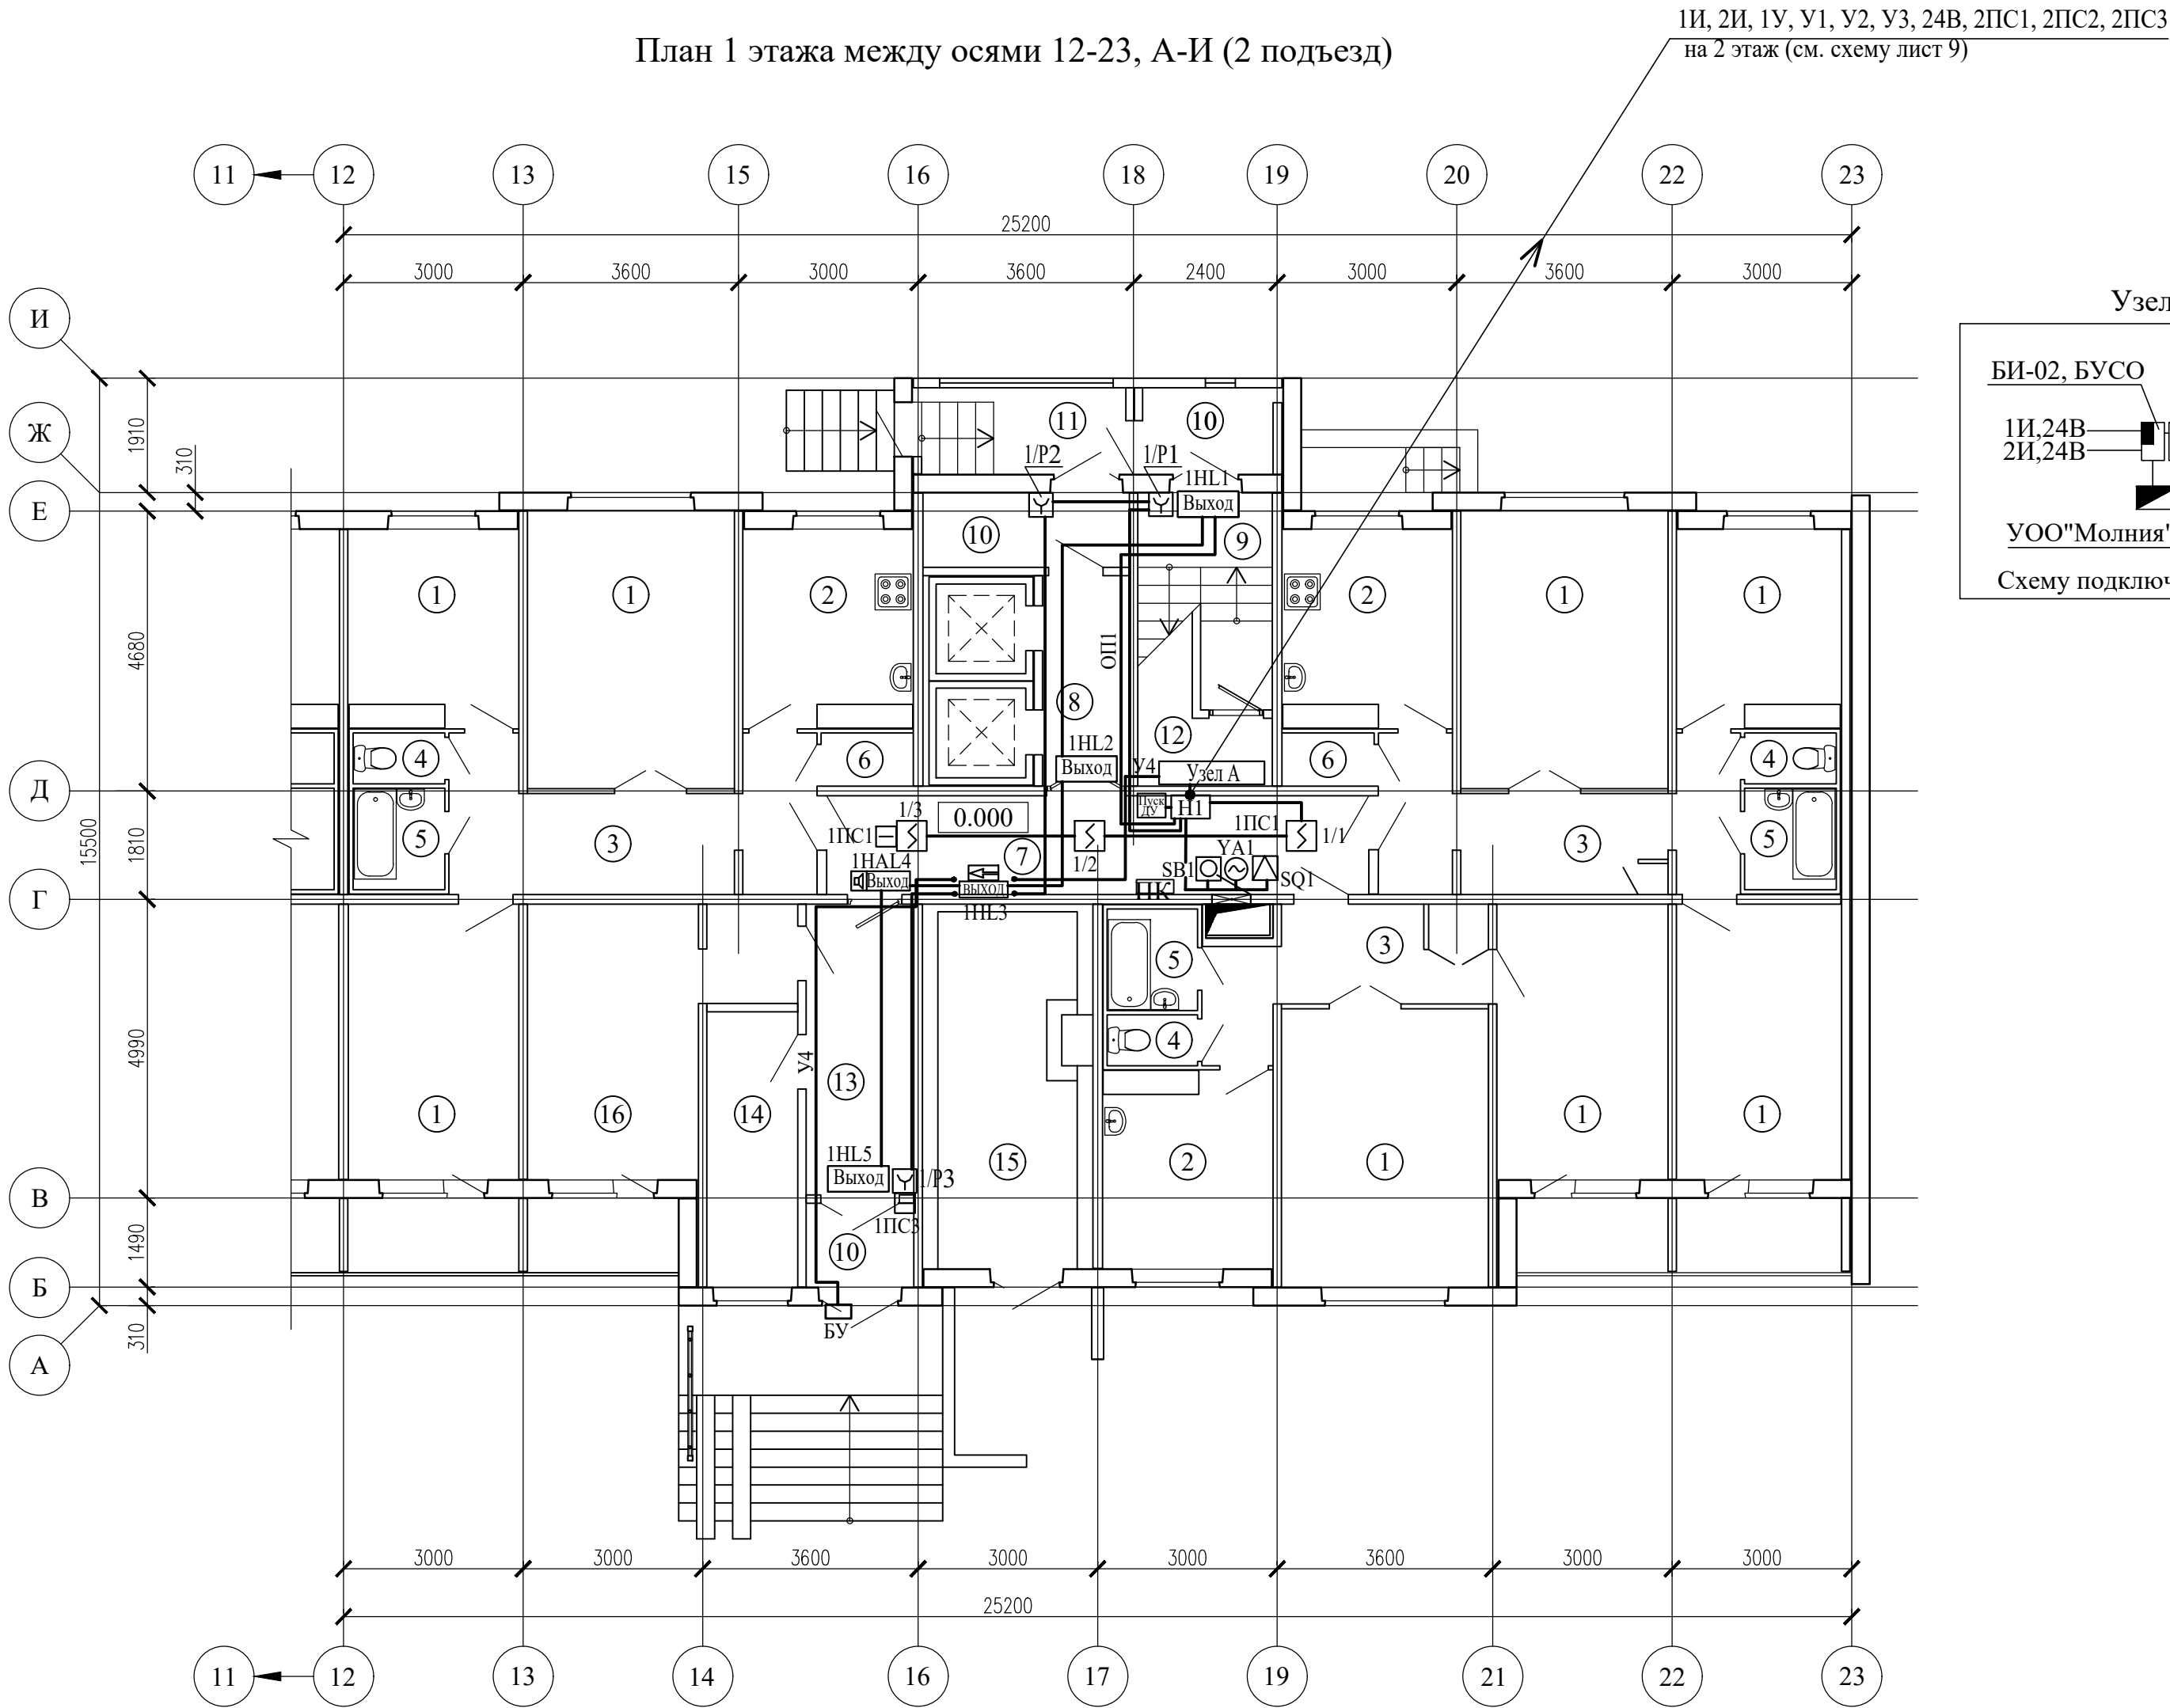



Экспликация помещений			
Поз.	Наименование	Площадь помеще-ния, м²	Кат. поме-щения
1	Жилая комната		
2	Кухня		
3	Коридор		
4	Туалет		
5	Ванная		
6	Кладовая		
7	Коридор общего пользования	14.90	
8	Лифтовой холл	5,40	
9	Лестничная клетка		
10	Тамбур	4,00; 3,10; 2,80	
11	Наружная воздушная зона		
12	Помещение ПДЗ	2,80	
13	Вестибюль	7.80	
14	Служебное помещение		
15	Мусоросборная камера		
16	Электрощитовая	13,00; 2,60	

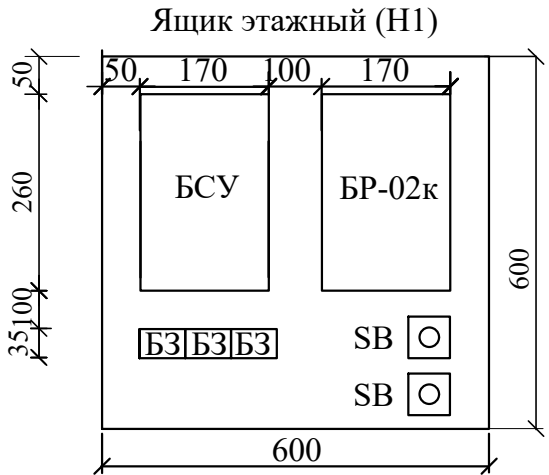


БСУ - Блок управления и сигнализации (БА)
БР - Блок релейный (БР-02к)
БЗ - Блок зажимов составной (БЗ-24-4ПУЗ)
SB - Кнопка опробования клапана

Сигнализаторы СМК установить на клапанах дымоудаления.
Блоки БСУ, БР и кнопки опробования SB системы дымоудаления коридоров установить в этажных шкафах на высоте 2,2м
Кнопки дистанционного пуска установить на путях эвакуации людей с этажа согласно СН 2.02.03-2019.
Разводку сети дымоудаления выполнить в пластиковом коробе и в ПВХ трубах.
Этажные ящики (Н1) установить на 1, 3, 5, 7, 9 и 11 этажах.
Маркировка БСУ, БР, SB, YA, SQ см. схемы листы 9, 10.

Схема здания

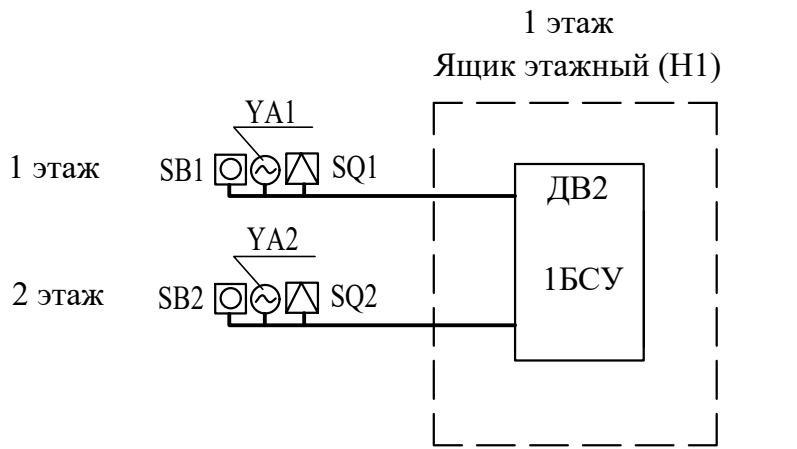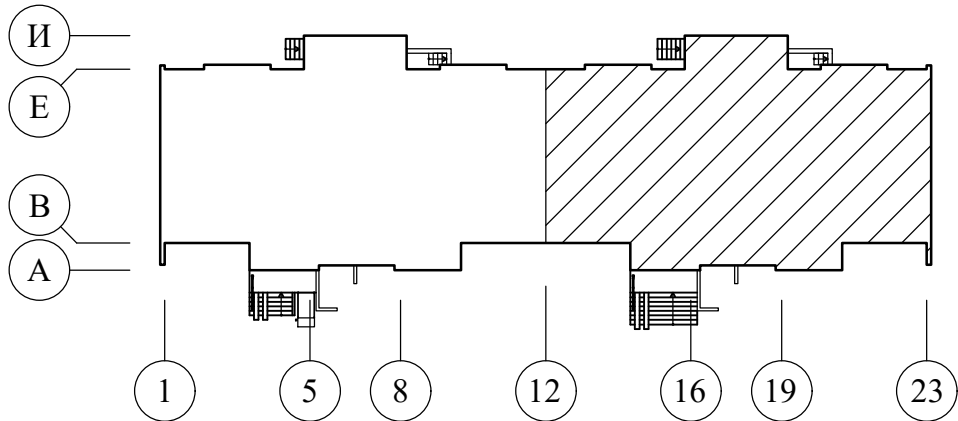

Схему подключений см. лист 9

 						05/12/25-1Пр-ПДЗ-2			
						Модернизация системы противопожарной защиты в жилом доме №104 по ул. Лобанка в г. Минске			
Изм.	Колич	Лист	Редок	Подпись	Дата	Противодымная защита. Электротехническая часть	Стадия	Лист	Листов
Утвердил	Иванушкин				01.26		С	10	
Проверил	Саликаев				01.26				
Разработ.	Залеская				01.26				
Н. контр.	Саликаев				01.26	План 1 этажа между осями 12-23, А-И (2 подъезд). Разводка сети ПДЗ-2	ООО "Бюро комплексного проектирования" г.Минск		

Экспликация помещений (окончание)


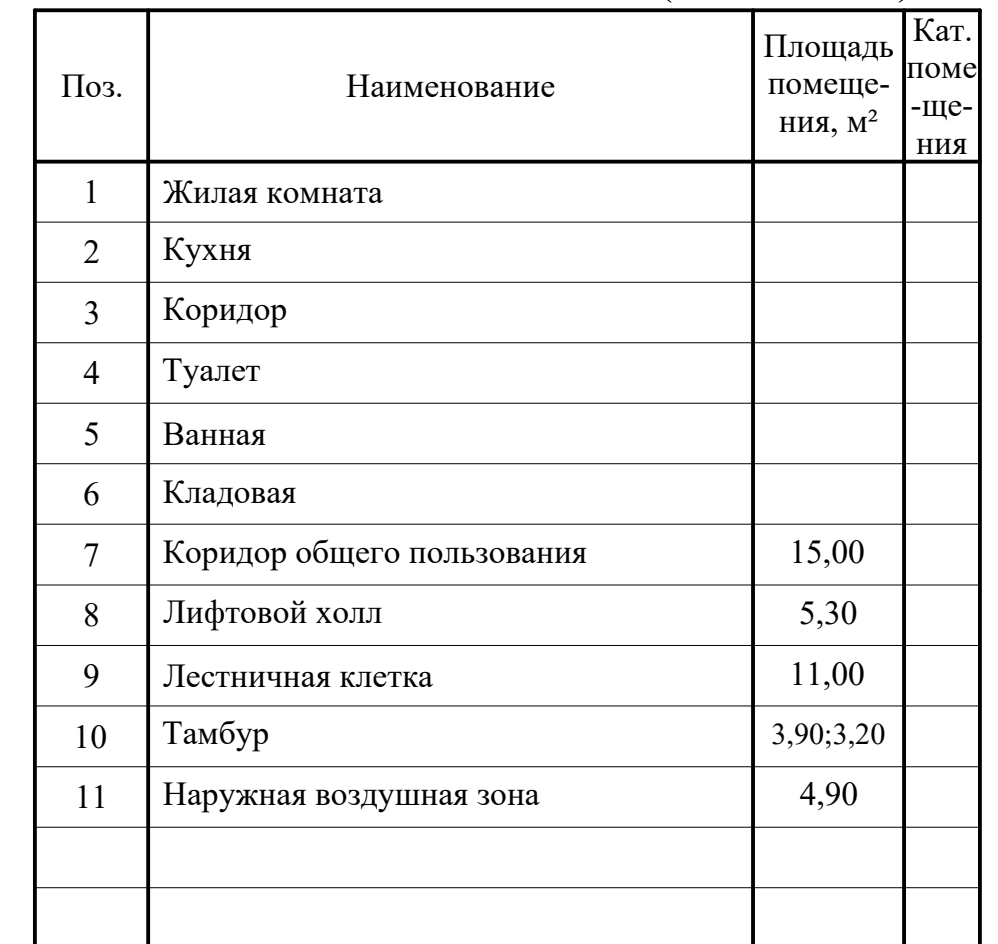


Схема здания

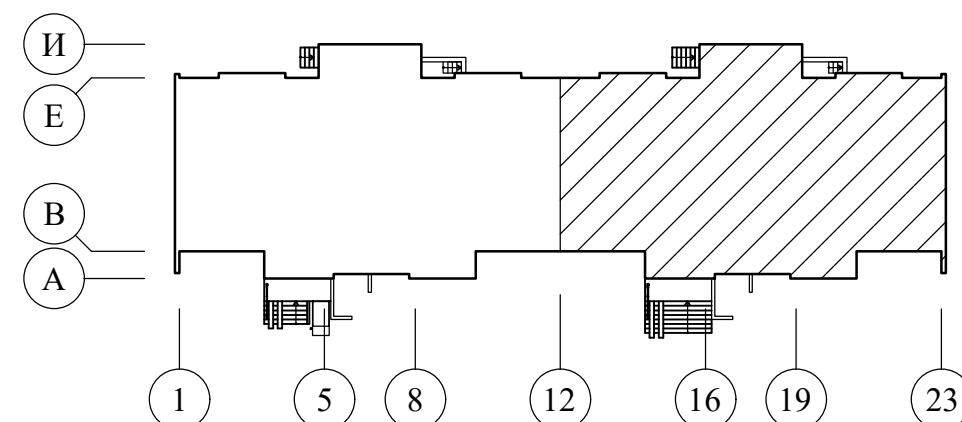

						05/12/25-1Пр-ПДЗ-2			
						Модернизация системы противодымной защиты в жилом доме №104 по ул. Лобанка в г. Минске			
Изм.	Колич.	Лист	№ док.	Подпись	Дата				
Утвердил	Иванушкин		01.26	Противодымная защита.		Стадия	Лист	Листов	
Проверил	Саликаев		01.26	Электротехническая часть		С	11		
Разработ.	Залесская		01.26	План 2 этажа между осями 12-23, А-И (2 подъезд).		ООО "Бюро комплексного проектирования" г. Минск			
Н. контр.	Саликаев		01.26	Разводка сети ПДЗ-2					

План 3-12 этажей между осями 12-23, А-И (2 подъезд)



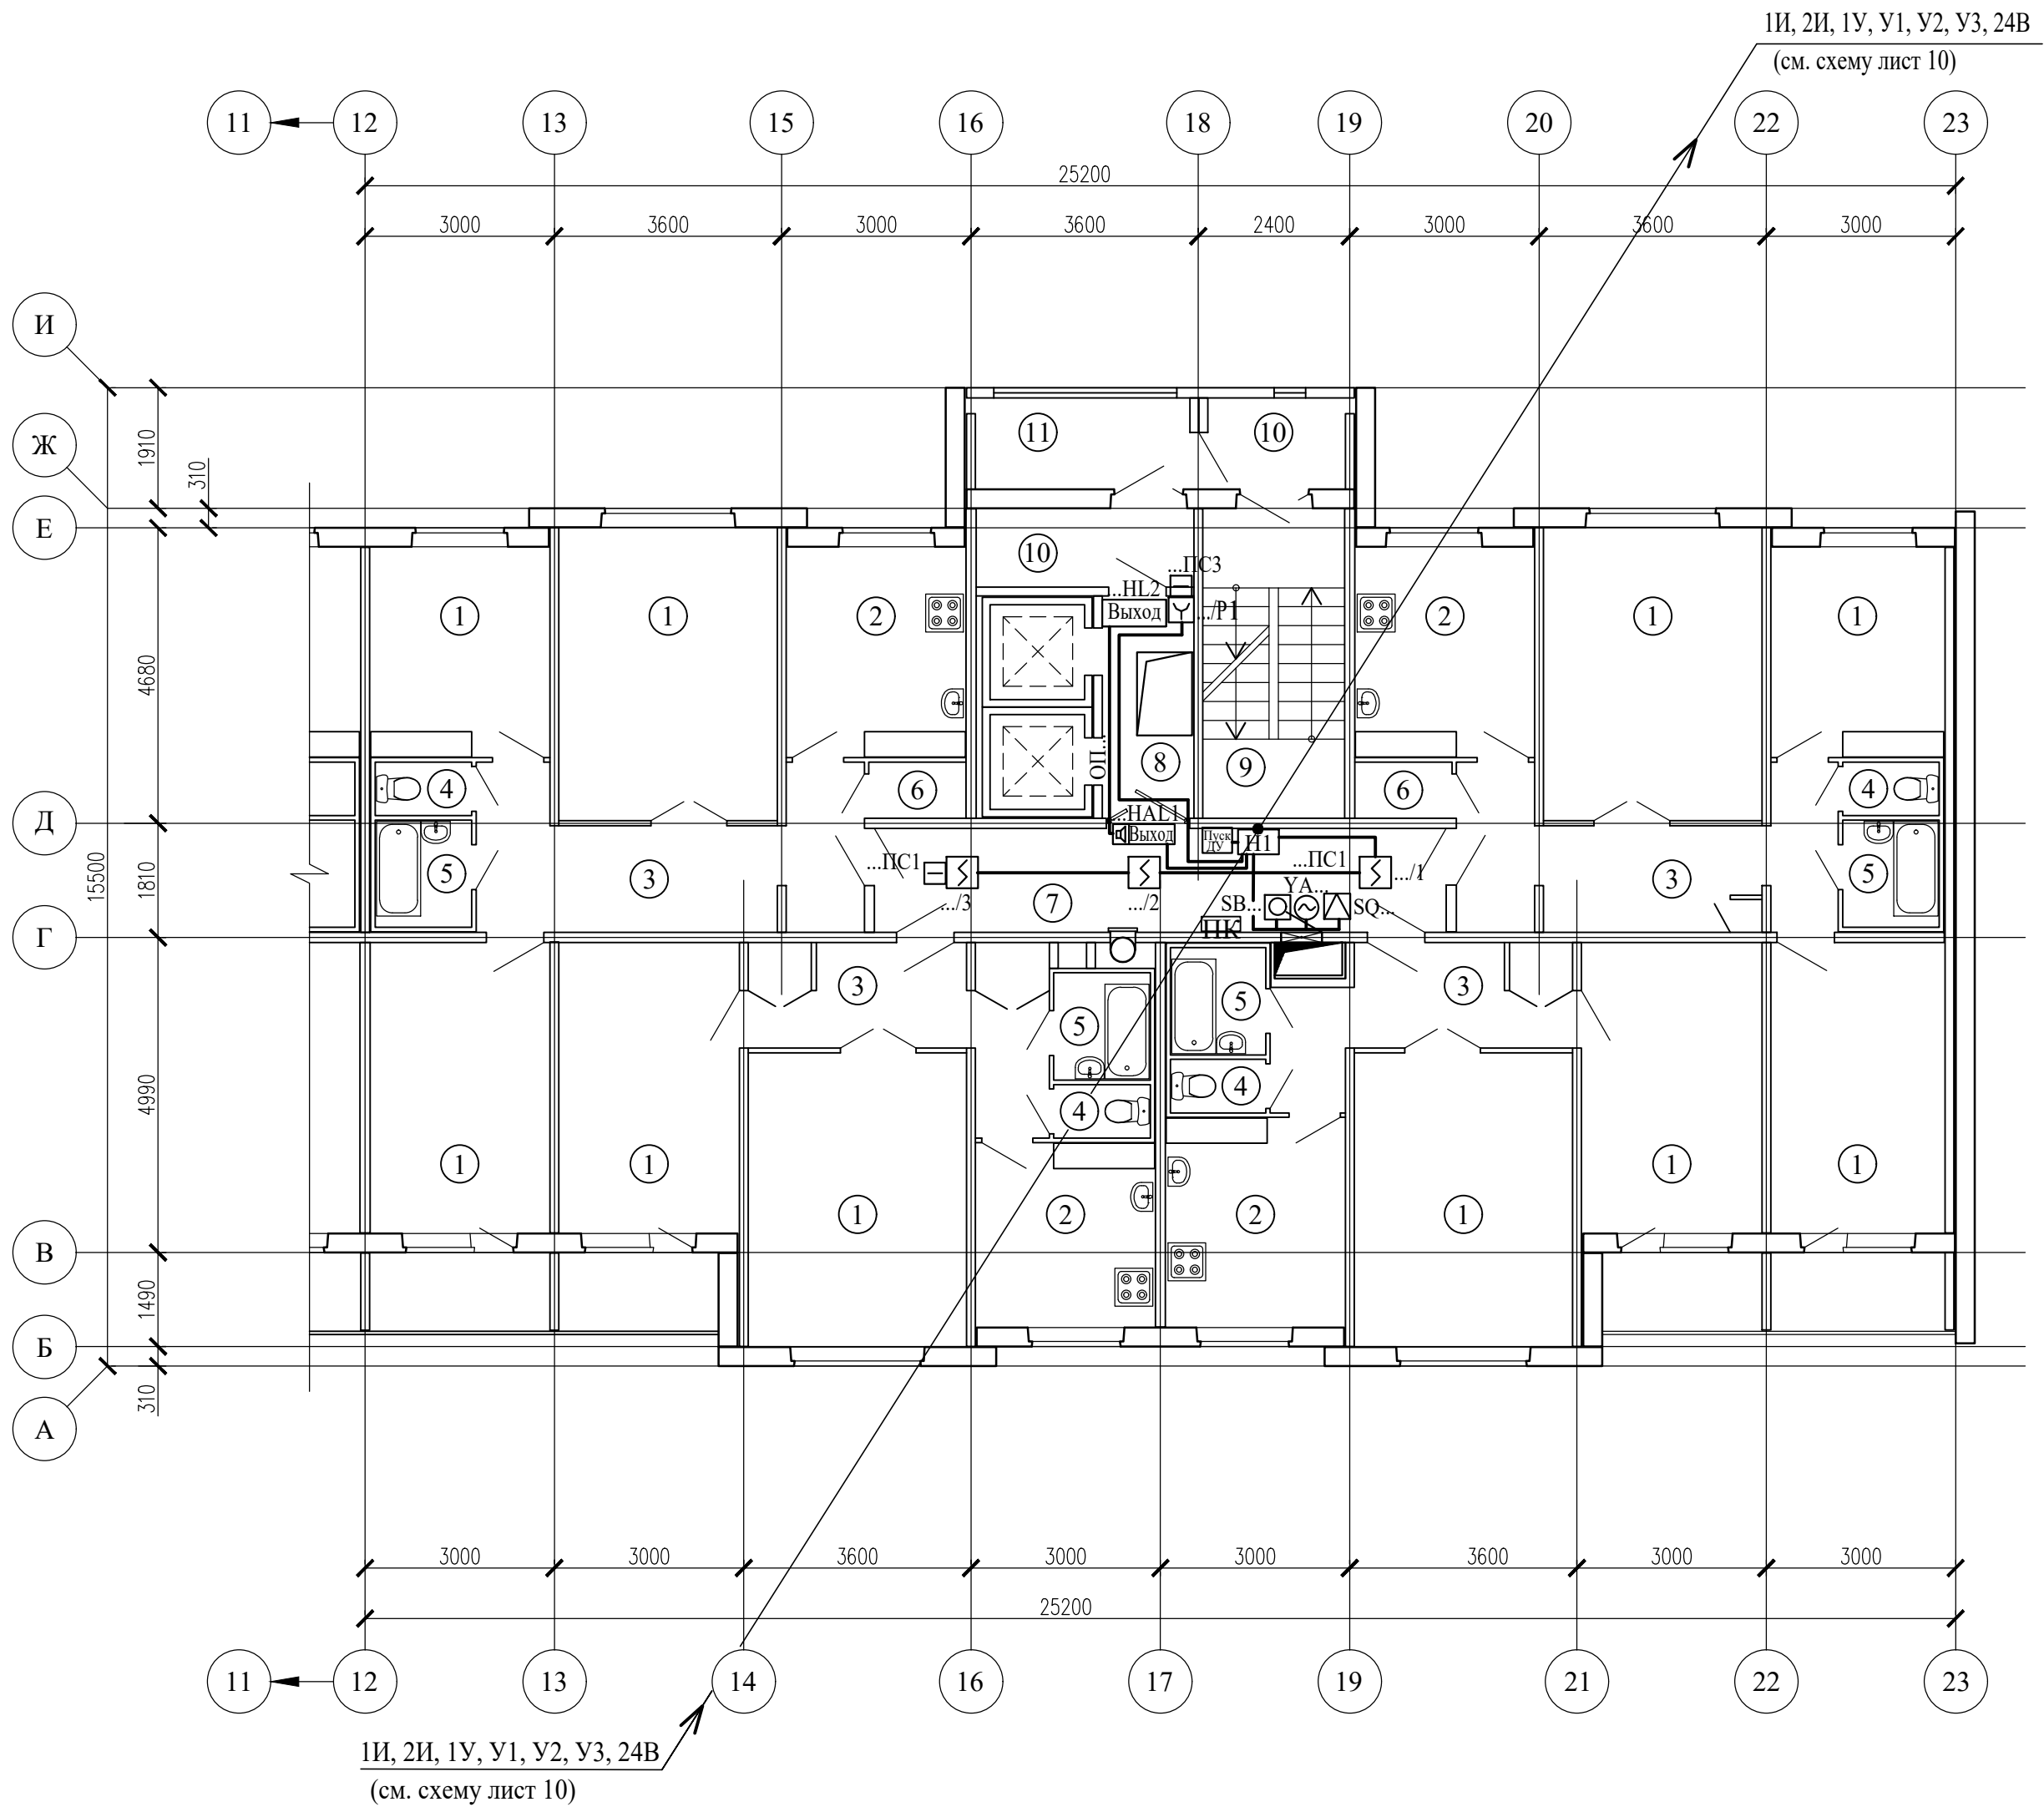



Схема здания

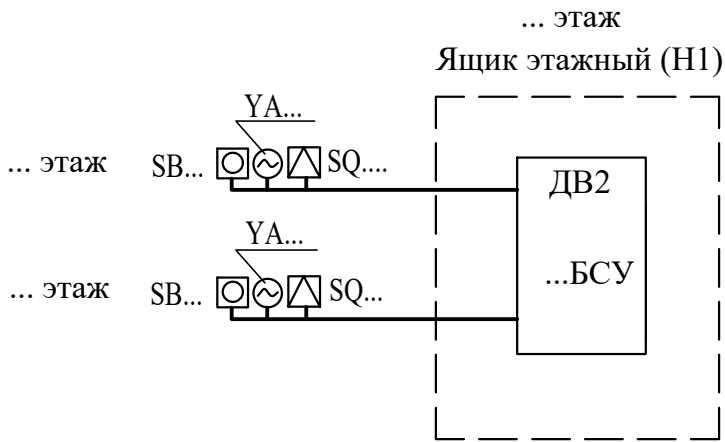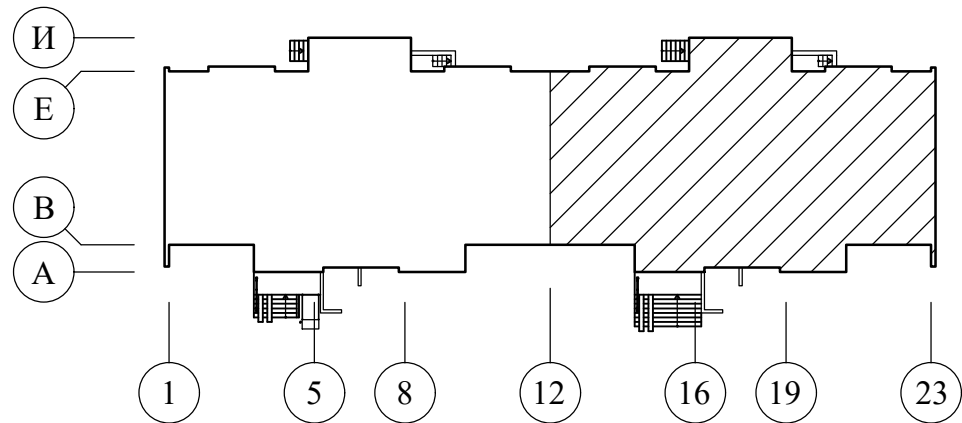

Схему подключений см. лист 10

Экспликация помещений (окончание)

Поз.	Наименование	Площадь помещений, м²	Кат. помещения
1	Жилая комната		
2	Кухня		
3	Коридор		
4	Туалет		
5	Ванная		
6	Кладовая		
7	Коридор общего пользования	15,00	
8	Лифтовой холл	5,30	
9	Лестничная клетка	11,00	
10	Тамбур	3,90;3,20	
11	Наружная воздушная зона	4,90	

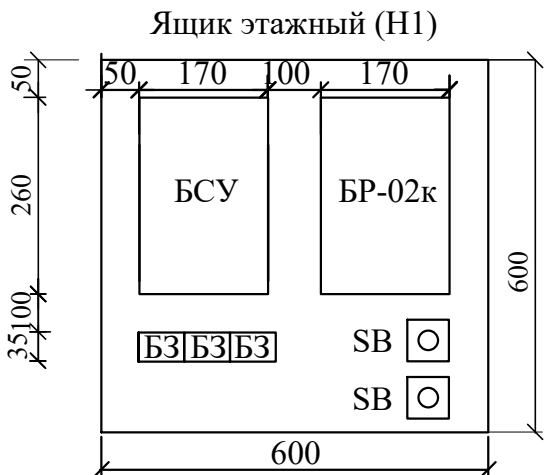


БСУ - Блок управления и сигнализации (БА)
БР - Блок релейный (БР-02к)
БЗ - Блок зажимов составной (БЗ-24-4ПУЗ)
SB - Кнопка опробования клапана

Сигнализаторы СМК установить на клапанах дымоудаления.
Блоки БСУ, БР и кнопки опробования SB системы дымоудаления коридоров установить в этажных шкафах на высоте 2,2м
Кнопки дистанционного пуска установить на путях эвакуации людей с этажа согласно СН 2.02.03-2019.
Разводку сети дымоудаления выполнить в пластиковом коробе и в ПВХ трубах.
Этажные ящики (Н1) установить на 1, 3, 5, 7, 9 и 11 этажах.
Маркировка БСУ, БР, SB, YA, SQ см. схемы листы 9, 10.


						05/12/25-1Пр-ПДЗ-2			
						Модернизация системы противопожарной защиты в жилом доме №104 по ул. Лобанка в г. Минске			
Изм.	Колич	Лист	Редок	Подпись	Дата	Противодымная защита. Электротехническая часть	Стадия	Лист	Листов
Утвердил	Иванушкин				01.26		С	12	
Проверил	Саликаев				01.26	План 3-12 этажей между осями 12-23, А-И (2 подъезд). Разводка сети ПДЗ-2	ООО "Бюро комплексного проектирования" г.Минск		
Разработ.	Залесская				01.26				
Н. контр.	Саликаев				01.26				

Согласовано	Раздел АР	Евневич	01.26
	Раздел ЭМ	Саликаев	01.26
	Раздел ЭМ	Саликаев	01.26
Инв. №подл.	Подп. и дата	Взам. инв. №	

План технического этажа между осями 12-23, А-И
(2 подъезд)

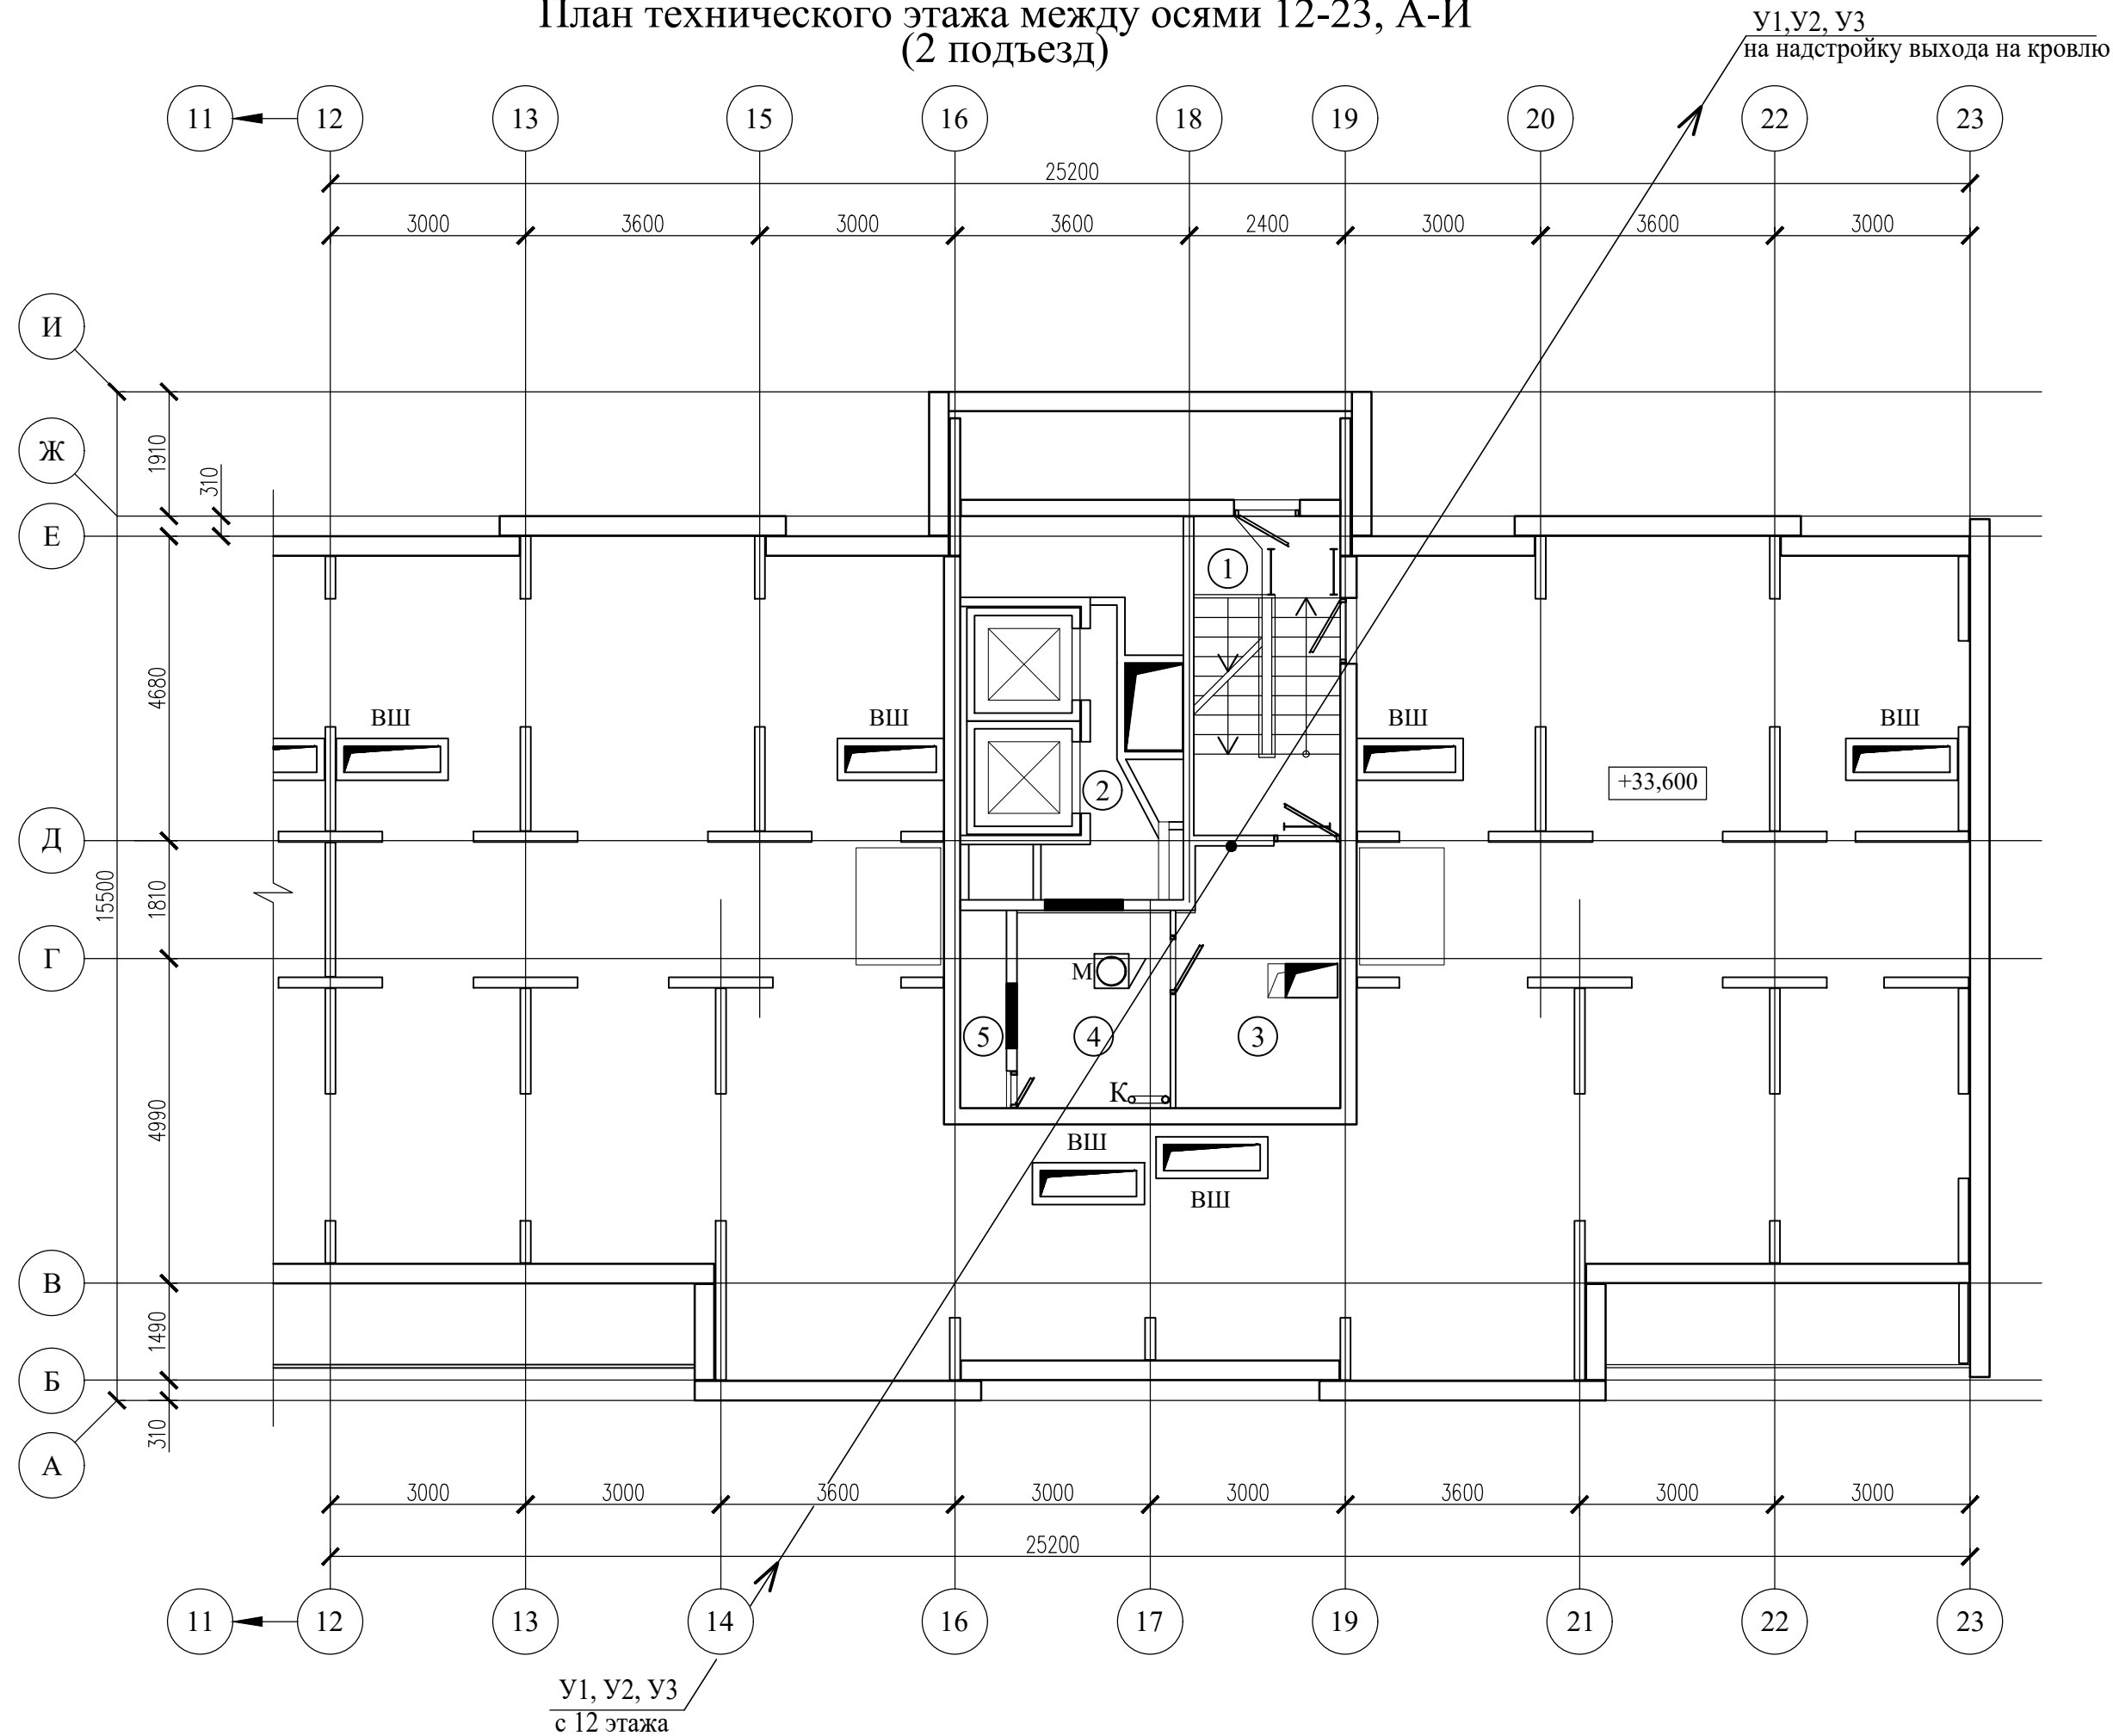


План надстройки выхода на кровлю
между осями 16-19, А-И, (2 подъезд)

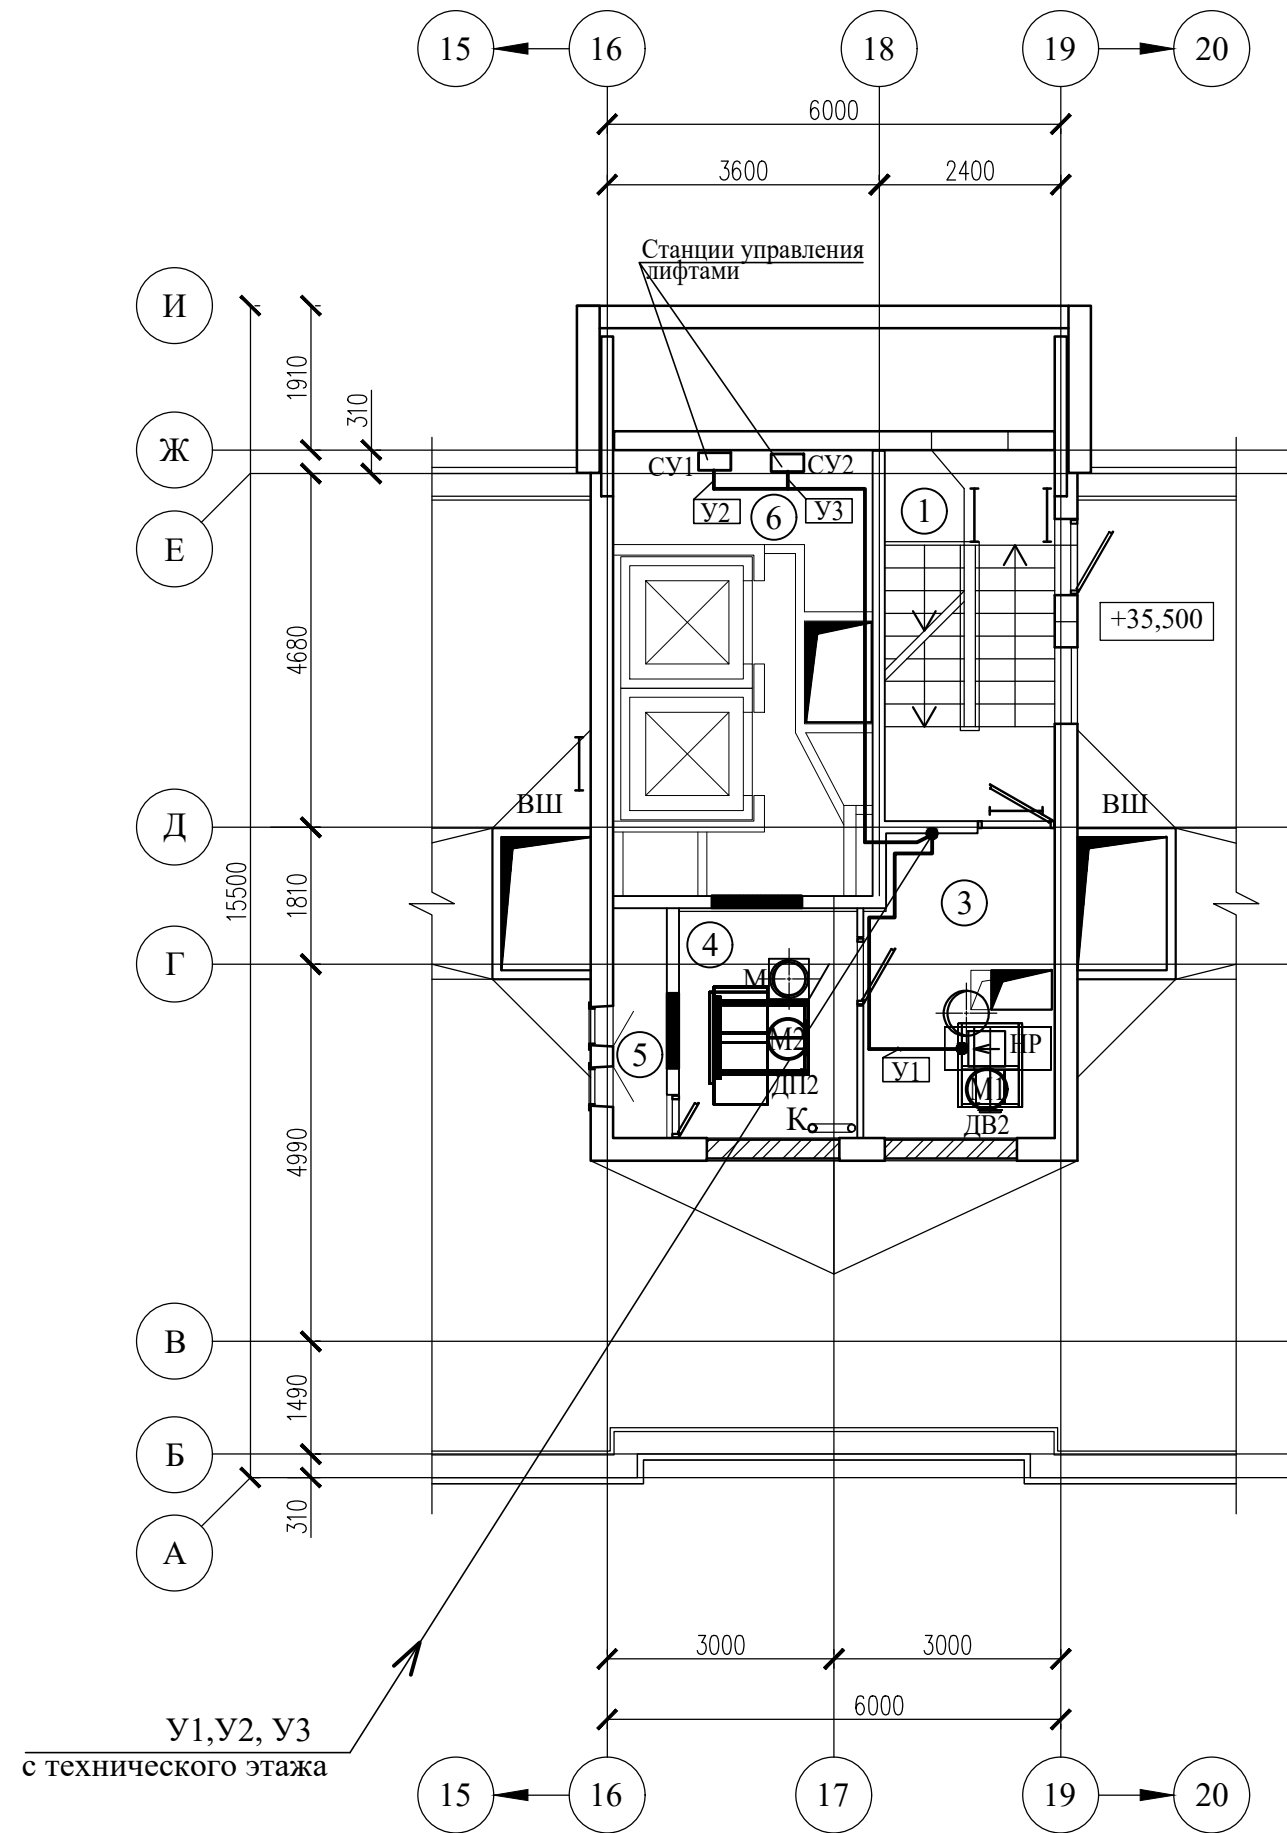

Экспликация помещений

Поз.	Наименование	Площадь помещения, м²	Кат. помещения
1	Лестничная клетка	11,10	
2	Камера статического давления		
3	Помещение ПДЗ-1 (вытяжной противодымной вентиляции)	10,00	
4	Помещение ПДЗ-1 (приточной противодымной вентиляции)	7,20	
5	Воздухозаборная шахта		
6	Машинное отделение	20,30	

Схема здания

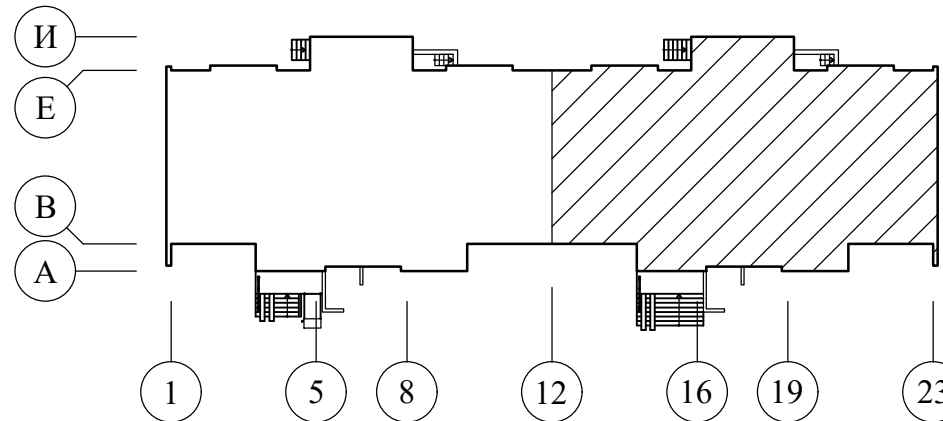

						05/12/25-1Пр-ПДЗ-2			
						Модернизация системы противодымной защиты в жилом доме №104 по ул. Лобанка в г. Минске			
Изм.	Колич.	Лист	№док	Подпись	Дата				
Противодымная защита. Электротехническая часть						Стадия	Лист	Листов	
						С	13		
						ООО "Бюро комплексного проектирования" г.Минск			
Утвердил	Иванушкин		01.26	План технического этажа между осями 12-23, А-И. План надстройки выхода на кровлю между осями 16-19, А-И (2 подъезд). Разводка сети ПДЗ-2					
Проверил	Саликаев		01.26						
Разработ.	Залесская		01.26						
Н. контр.	Саликаев		01.26						

Инв. N подл.	Подпись и дата	Взам. инв. N

Позиция	Наименование и техническая характеристика	Тип, марка, обозначение документа, опросного листа	Код оборудования, изделия, материала	Завод- изготовитель или поставщик	Единица измерения	Количество	Масса единицы, кг	Примечание
1	2	3	4	5	6	7	8	9
	Система "Спектрон"							
	Блок индикации	БИ-02			шт	1		
	Блок сигнализации и управления БСУ	БА-02			шт	6		
	Блок релейный	БР-02к			шт	6		
	Блок релейный	БР-02			шт	1		
	Блок управления силовым оборудованием БУСО	БА-03			шт	1		
	Шкаф управления и автоматики Р=5,5квт	ШК-5,5-16			шт	1		
	Шкаф управления и автоматики Р=15квт	ШК-15-50			шт	1		
	Извещатель пожарный дымовой	ИП212-5МУ			шт	36		
	Извещатель пожарный дымовой (резерв)	ИП212-5МУ			шт	4		
	Извещатель пожарный ручной	ИП5-2Р			шт	14		
	Извещатель пожарный ручной (резерв)	ИП5-2Р			шт	1		
	Устройство дистанционного пуска "Пуск ДУ" (оранжевый)	513-10 исп. 1			шт	12		
	Сигнализатор потока воздуха	СПВ-5			шт	1		
	Устройство коммутационное	УК-ВК/02			шт	1		
	Система передачи извещений (комплект)	УОО "Молния"			шт	1		
		ТУ РБ 101114857.059-2007						
	Кабель 1х2х0.75 ПО7	КПСЭнг(А)-FRLS			м	150		80м-в трубе ПВХ 70м-в коробе ПВХ
	Кабель 1х2х1,5 ПО7	КПСЭнг(А)-FRLS			м	150		80м-в трубе ПВХ 70м-в коробе ПВХ
	Кабель 3х1,5	МКШ			м	170		в коробе ПВХ
	Кабель 2х0,75	МКШ			м	220		в коробе ПВХ
	Кабель 2х0,5	КСВВ			м	800		в коробе ПВХ

						05/12/25-1Пр-ПДЗ-2.СО1				
						Модернизация системы противодымной защиты в жилом доме №104 по ул. Лобанка в г. Минске				
Изм.	Колич	Лист	№док	Подпись	Дата	Противодымная защита. Электротехническая часть		Стадия	Лист	Листов
Утвердил	Иванушкин				01.26			С	1	3
Проверил	Саликаев				01.26					
Разработ.	Залесская				01.26					
						Спецификация оборудования, изделий и материалов (1 подъезд)		ООО "Бюро комплексного проектирования" г.Минск		
Н. контр.	Саликаев				01.26					

		Позиция	Наименование и техническая характеристика	Тип, марка, обозначение документа, опросного листа	Код оборудования, изделия, материала	Завод- изготовитель или поставщик	Единица измерения	Количество	Масса единицы, кг	Примечание		
		1	2	3	4	5	6	7	8	9		
Ив. N подл.	Взам. инв. N		Кабель 4х0,5	КСВВ			м	160		в коробе ПВХ		
			Кабель 6х0,5	КСВВ			м	25		в коробе ПВХ		
			Источник резервного питания	ИРПА 124/2-12			шт	1				
			Аккумулятор - 12В, 28Ач				шт	2				
			Кнопка с фиксатором	РВ-1			шт	12				
			Оповещатель пожарный светозвуковой, надпись "ВЫХОД" U=24В, I=60мА, 92дБ	АСТО12С/1			шт	12				
			Оповещатель пожарный световой, надпись "ВЫХОД" U=24В, I=30мА I=60мА, 92дБ	АСТО12/1			шт	12				
			Оповещатель пожарный световой, надпись "ВЫХОД" U=24В, I=30мА I=60мА, 92дБ "Направление движения"	АСТО12/1			шт	1				
			Пластиковый короб 25х16				м	450				
			Пластиковый короб 40х16				м	10				
			Пластиковый короб 60х40				м	15				
			Коробка	КО-4			шт	40				
			Коробка распаячная	КМ41212-01			шт	6				
			Шкаф 600х600х200 (антивандальный ключ)	ЩМ-13			шт	6				
			Блок зажимов на 10 клемм составной	БЗ-24			шт	6				
			Труба d50 (стояк)	ПВХ			м	40				
			Сверление отверстий d50 (стояк)				шт	12				
			Резисторы	С2-23-0,25			шт	40				
			Кожух защитный для ручного пожарного извещателя и "Пуска ДУ"				шт	26				
			<u>Пуско-наладочные работы (комплексная наладка)</u>									
			Количество каналов для пусконаладочных работ систем I категории сложности:				система	1				
			Системы СПС, СОП				канал	39				
								05/12/25-1Пр-ПДЗ-2.СО1				Лист
												2
		Изм.	Колич	Лист	Ндок	Подп.	Дата					

Инв. N подл.

						05/12/25-1Пр-ПДЗ-2.СО1	Лист
							3
Изм.	Колич.	Лист	Ндок	Подп.	Дата		

Инв. N подл.	Подпись и дата	Взам. инв. N

Позиция	Наименование и техническая характеристика	Тип, марка, обозначение документа, опросного листа	Код оборудования, изделия, материала	Завод- изготовитель или поставщик	Единица измерения	Количество	Масса единицы, кг	Примечание
1	2	3	4	5	6	7	8	9
	Система "Спектрон"							
	Блок индикации	БИ-02			шт	1		
	Блок сигнализации и управления БСУ	БА-02			шт	6		
	Блок релейный	БР-02к			шт	6		
	Блок релейный	БР-02			шт	1		
	Блок управления силовым оборудованием БУСО	БА-03			шт	1		
	Шкаф управления и автоматики Р=5,5квт	ШК-5,5-16			шт	1		
	Шкаф управления и автоматики Р=15квт	ШК-15-50			шт	1		
	Извещатель пожарный дымовой	ИП212-5МУ			шт	36		
	Извещатель пожарный дымовой (резерв)	ИП212-5МУ			шт	4		
	Извещатель пожарный ручной	ИП5-2Р			шт	14		
	Извещатель пожарный ручной (резерв)	ИП5-2Р			шт	1		
	Устройство дистанционного пуска "Пуск ДУ" (оранжевый)	513-10 исп. 1			шт	12		
	Сигнализатор потока воздуха	СПВ-5			шт	1		
	Устройство коммутационное	УК-ВК/02			шт	1		
	Система передачи извещений (комплект)	УОО "Молния"			шт	1		
		ТУ РБ 101114857.059-2007						
	Кабель 1х2х0.75 ПО7	КПСЭнг(А)-FRLS			м	150		80м-в трубе ПВХ 70м-в коробе ПВХ
	Кабель 1х2х1,5 ПО7	КПСЭнг(А)-FRLS			м	150		80м-в трубе ПВХ 70м-в коробе ПВХ
	Кабель 3х1,5	МКШ			м	170		в коробе ПВХ
	Кабель 2х0,75	МКШ			м	220		в коробе ПВХ
	Кабель 2х0,5	КСВВ			м	800		в коробе ПВХ

						05/12/25-1Пр-ПДЗ-2.СО2				
						Модернизация системы противодымной защиты в жилом доме №104 по ул. Лобанка в г. Минске				
Изм.	Колич	Лист	№док	Подпись	Дата	Противодымная защита. Электротехническая часть		Стадия	Лист	Листов
Утвердил	Иванушкин				01.26			С	1	3
Проверил	Саликаев				01.26					
Разработ.	Залесская				01.26	Спецификация оборудования, изделий и материалов (2 подъезд)		ООО "Бюро комплексного проектирования" г.Минск		
Н. контр.	Саликаев				01.26					

		Позиция	Наименование и техническая характеристика	Тип, марка, обозначение документа, опросного листа	Код оборудования, изделия, материала	Завод- изготовитель или поставщик	Единица измерения	Количество	Масса единицы, кг	Примечание		
		1	2	3	4	5	6	7	8	9		
Ив. N подл.	Взам. инв. N		Кабель 4х0,5	КСВВ			м	160		в коробе ПВХ		
			Кабель 6х0,5	КСВВ			м	25		в коробе ПВХ		
			Источник резервного питания	ИРПА 124/2-12			шт	1				
			Аккумулятор - 12В, 28Ач				шт	2				
			Кнопка с фиксатором	РВ-1			шт	12				
			Оповещатель пожарный светозвуковой, надпись "ВЫХОД" U=24В, I=60мА, 92дБ	АСТО12С/1			шт	12				
			Оповещатель пожарный световой, надпись "ВЫХОД" U=24В, I=30мА	АСТО12/1			шт	12				
			I=60мА, 92дБ									
			Оповещатель пожарный световой, надпись "ВЫХОД" U=24В, I=30мА	АСТО12/1			шт	1				
			I=60мА, 92дБ "Направление движения"									
			Пластиковый короб 25х16				м	450				
			Пластиковый короб 40х16				м	10				
			Пластиковый короб 60х40				м	15				
			Коробка	КО-4			шт	40				
			Коробка распаячная	КМ41212-01			шт	6				
			Шкаф 600х600х200 (антивандальный ключ)	ЩМ-13			шт	6				
			Блок зажимов на 10 клемм составной	БЗ-24			шт	6				
			Труба d50 (стояк)	ПВХ			м	40				
			Сверление отверстий d50 (стояк)				шт	12				
			Резисторы	С2-23-0,25			шт	40				
			Кожух защитный для ручного пожарного извещателя и "Пуска ДУ"				шт	26				
			<u>Пуско-наладочные работы (комплексная наладка)</u>									
			Количество каналов для пусконаладочных работ систем I категории сложности:									
			Системы СПС, СОП									





Инв. N подл.

Изм.	Колич.	Лист	Ндок	Подп.	Дата

Ив. N подл.	Изм.	Колич	Лист	№ док	Подпись	Дата	05/12/25-1Пр-ПДЗ-2.3Д2											
							Модернизация системы противодымной защиты в жилом доме №104 по ул. Лобанка в г. Минске											
													Противодымная защита.			Стадия	Лист	Листов
													Электротехническая часть			С	1	1
							Утвердил	Иванушкин				01.26	Задание 2 на управление электрооборудованием (1 подъезд)			ООО "Бюро комплексного проектирования" г.Минск		
Проверил	Саликаев				01.26													
Разработ.	Залесская				01.26													
Н. контр.	Саликаев				01.26													

Помещение (группа помещений)	Выходы схемы электроуправления			Примечание	
	Вид контактов в дежурном режиме и маркировка цепей	Допустимые параметры			
		Ток, А	Напряжение, В		
Жилой дом	K1	4	220	Блок релейный 7БР	Управление лифтами
Жилой дом	K1	4	220	Блок релейный 7БР	Управление лифтами
Жилой дом	K1	4	220	Блок релейный 7БР	Включение аварийного освещения
Жилой дом	K1	4	220	Блок релейный 7БР	Откл. домофонов подъезда

Ив. N подл.	Изм.	Колич.	Лист	№ док	Подпись	Дата	05/12/25-1Пр-ПДЗ-2.3Д4									
							Модернизация системы противоподымной защиты в жилом доме №104 по ул. Лобанка в г. Минске									
													Противодымная защита. Электротехническая часть	Стадия	Лист	Листов
														С	1	1
							Утвердил	Иванушкин		01.26	Задание 4 на управление электрооборудованием (2 подъезд)		ООО "Бюро комплексного проектирования" г. Минск			
Проверил	Саликаев		01.26													
Разработ.	Залесская		01.26													
Н. контр.	Саликаев		01.26													

    Помещение (группа помещений)	Выходы схемы электроуправления			Примечание	
	Вид контактов в дежурном режиме и маркировка цепей	Допустимые параметры			
		Ток, А	Напряжение, В		
Жилой дом	K1 	4	220	Блок релейный 7БР	Управление лифтами
Жилой дом	K1 	4	220	Блок релейный 7БР	Управление лифтами
Жилой дом	K1 	4	220	Блок релейный 7БР	Включение аварийного освещения
Жилой дом	K1 	4	220	Блок релейный 7БР	Откл. домофонов подъезда