

Согласовано

Инд. № подл.
447

Подп. и дата

Взам. инв. №

Ведомость чертежей основного комплекта (начало)

Лист	Наименование	Примечание
1	Общие данные (начало)	Изм. 1, 2, 3, 4
2	Генплан с сетями электроснабжения. М 1:500	Изм. 1 (Зам.) Изм. 3 (Зам.) 4
3	Схема электроснабжения 0.4 кВ от ТП-288	Изм. 1 (Зам.) Изм. 3 (Зам.) 4 (Зам.)
4	Расчетная схема сети архитектурной подсветки проектируемого объекта	Изм. 1 (Зам.) 4 (Зам.)
5	Схема электрическая принципиальная шкафа архитектурной подсветки ШАУП-1	Изм. 1, 4 (Зам.)
6	Схема электрическая принципиальная шкафа архитектурной подсветки ШАУП-2	Изм. 1 (Зам.) 4 (Зам.)
7	Подсветка художественного изваяния "Лента" на стене	Изм. 1 (Ков.)
8	Фрагмент схемы учета освещения	Изм. 1 (Ков.)
9	Общие данные (окончание)	Изм. 1 (Ков.) ИЗМ. 2, 3, 4

Ведомость ссылочных и прилагаемых документов (начало)

Обозначение	Наименование	Примечание
	Ссылочные документы	
Арх. N1.105.03тм	Прокладка силовых кабелей напряжением до 10 кВ в траншеях	БГЭК "Белэнерго" ОАО "Белсельэлектросетьстрой"

Ведомость ссылочных и прилагаемых документов (продолжение)

Обозначение	Наименование	Примечание
	Прилагаемые документы	
23.015.2.0-ЭН1.С01	Спецификация оборудования, изделий и материалов. ШАУП-1. КЛ 0.4 кВ к ШАУП-1	на 2 листах Изм. 4: п. 1, 2
23.015.2.0-ЭН1.С02	Спецификация оборудования, изделий и материалов. ШРп-1-ШРп-16. КЛ 0.4 кВ к шкафам подсветки от ШАУП-1	на 5 листах Изм. 1: п. 5 Изм. 4: п. 2-5
23.015.2.0-ЭН1.С03	Спецификация оборудования, изделий и материалов. Подсветка деревьев от ШАУП-1	на 2 листах Изм. 3: п. 1
23.015.2.0-ЭН1.С04	Спецификация оборудования, изделий и материалов. Декоративная контурная подсветка	на 1 листе
23.015.2.0-ЭН1.С05	Спецификация оборудования, изделий и материалов. Подсветка стеллы	на 2 листах Изм. 1: п. 1 (Зам.) 2, 3 (Ков.), Изм. 3: п. 1
23.015.2.0-ЭН1.С06	Спецификация оборудования, изделий и материалов. Подсветка мест размещения областных центров	на 1 листе
23.015.2.0-ЭН1.С07	Спецификация оборудования, изделий и материалов. ШАУП-2. КЛ 0.4 кВ к ШАУП-2	на 2 листах
23.015.2.0-ЭН1.С08	Спецификация оборудования, изделий и материалов. ШРп-17-ШРп-18. КЛ 0.4 кВ к шкафам подсветки от ШАУП-2	на 2 листах
23.015.2.0-ЭН1.С09	Спецификация оборудования, изделий и материалов. Подсветка ступеней парадной лестницы	на 1 листе
23.015.2.0-ЭН1.С010	Спецификация оборудования, изделий и материалов. Подсветка входной арки	на 3 листах Изм. 1 (Зам.) Изм. 3: п. 1, 4: п. 1
23.015.2.0-ЭН1.С011	Спецификация оборудования, изделий и материалов. Подсветка деревьев торжественной площади	на 1 листе

Ведомость ссылочных и прилагаемых документов (окончание)

Обозначение	Наименование	Примечание
23.015.2.0-ЭН1.ПР	Пусконаладочные работы.	на 1 листе
	Наружное освещение	
23.015.2.0-ЭН1.УВ	Узел ввода КЛ в здание. Уплотнение КЛ в трубе	на 1 листе
23.015.2.0-ЭН1.ВР	Ведомость объемов строительно-монтажных работ	Изм. 1, 4 на 1 листе

Настоящий раздел разработан в соответствии с заданием на проектирование, техническим регламентом "Здания и сооружения, строительные материалы и изделия. Безопасность", актами законодательства Республики Беларусь, межгосударственными и национальными ТНПА, с соблюдением технических условий

При закупке оборудования с техническими характеристиками и параметрами, отличающимися от приведенных в спецификациях оборудования, в разработанную проектную документацию вносятся изменения по поручению заказчика на договорной основе

Изменение 1 внесено по результатам согласования объекта с ГАИ и других согласующих организаций
Изменение 2 внесено с уточнением проектных решений
Изм. 3 внесено в связи с уточнением проектных решений, принятых в ходе строительства объекта и обмена заданиями со смежными разделами
Изменение 4 внесено в связи с изменениями при согласовании ИСП 614




7.22 2.3 3.8 4.16

4	-	-	17.16	07.16
3	-	-	17.16	07.16
2	-	-	1400-25	11.28
1	1	-	17.16	08.25
Изм.	Кол.уч.	Лист	Итого	Дата
ГИП	Герасюк	1	1	06.25
Нач.отд.	Мороз	1	1	06.25
Утвердил	Орлов	1	1	06.25
Провер.	Рудько	1	1	06.25
Разраб.	Зеленовская	1	1	06.25
Н.контр.	Рудько	1	1	06.25

23.015.2.0-ЭН1		
Возведение парка в границах пр. Победителей - ул. Орловская - реки Свислочь в г. Минске		
Стадия	Лист	Листов
С	1	6+24 9+30
Общие данные (начало)		УП «МИНСКПРОЕКТ»

Схема принципиальная ШАУП-1

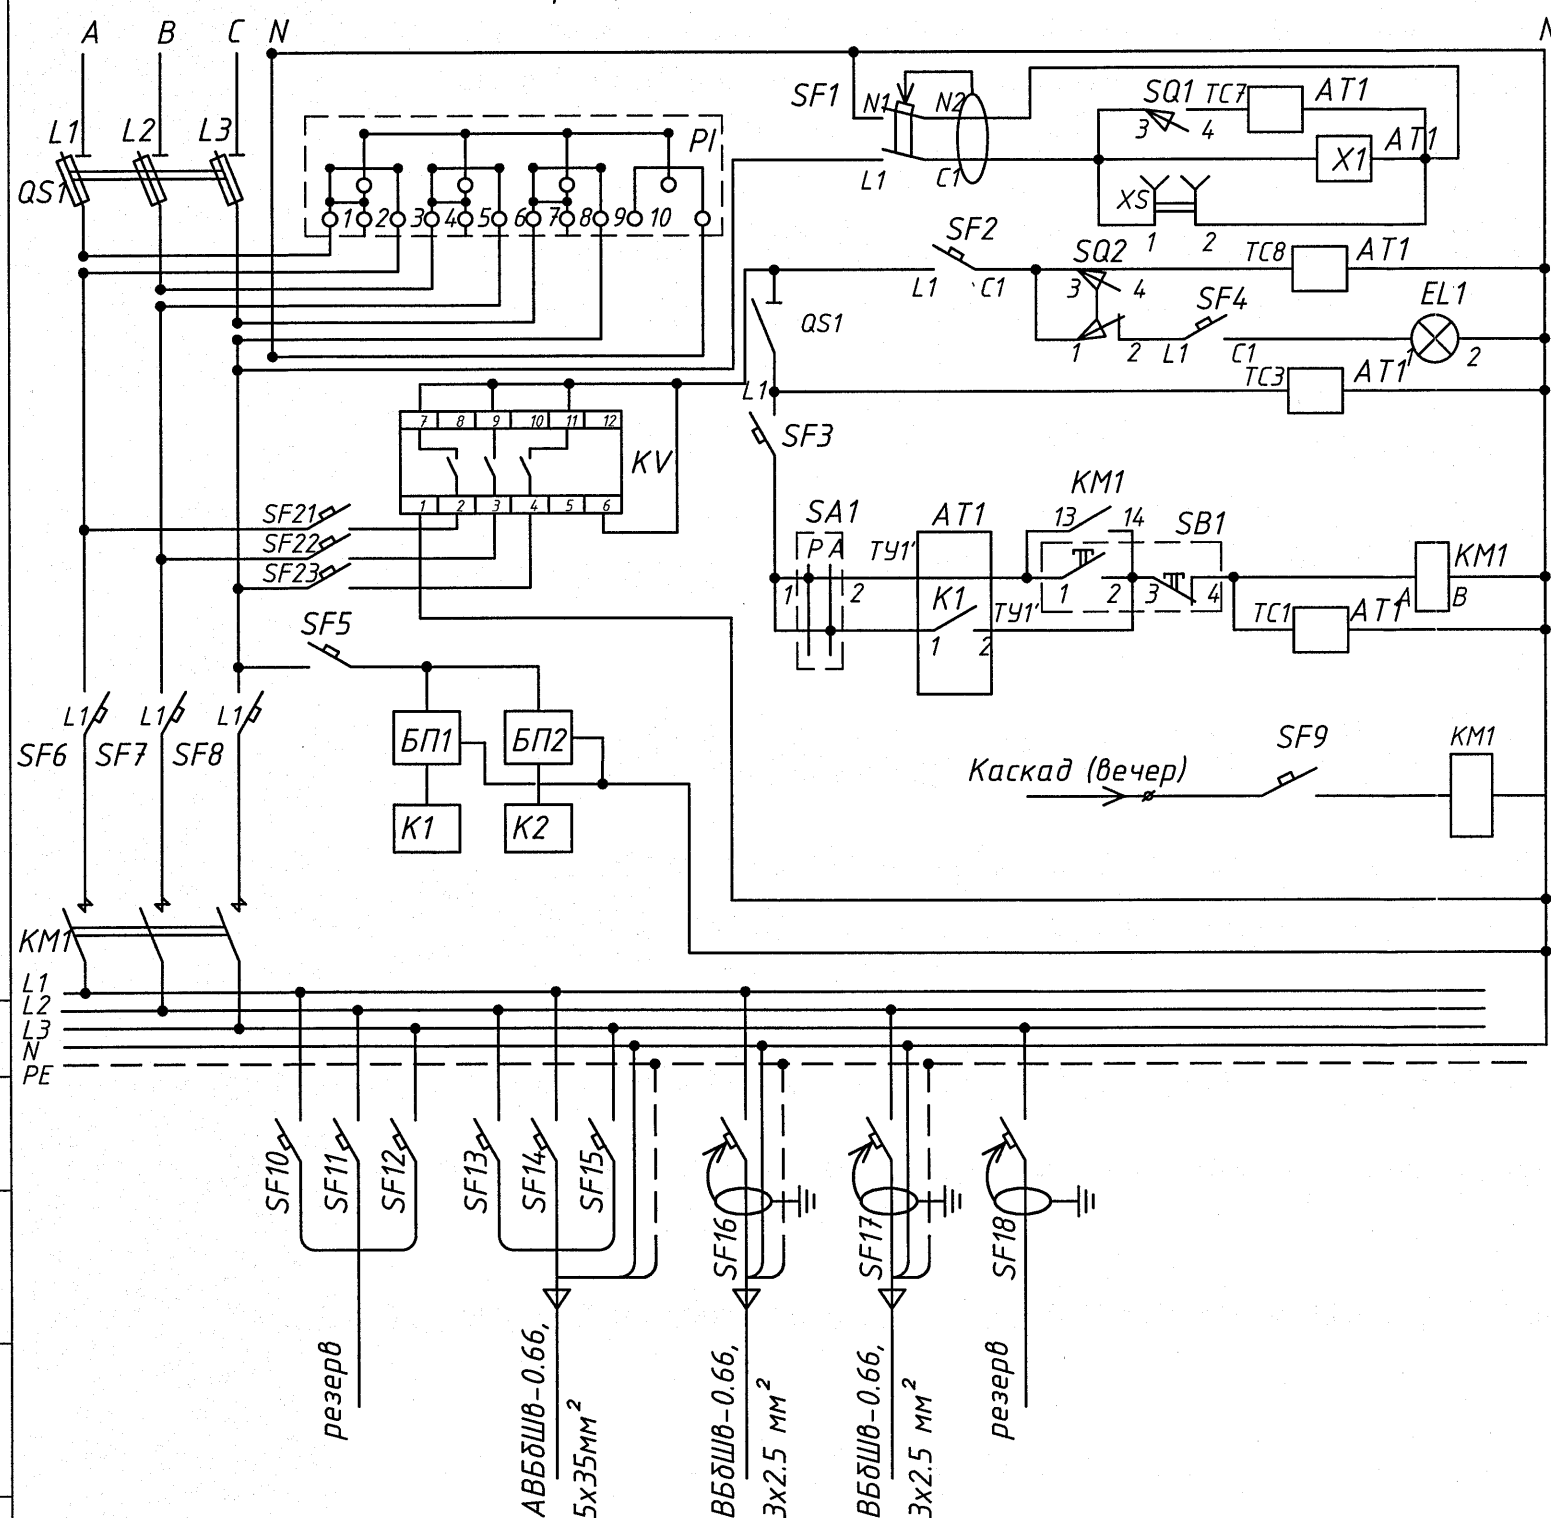

Шкаф наружной архитектурной подсветки ШАУП-1 САКУ СНО.


Степень защиты оболочки шкафа - уплотненный, IP54; исполнение по способу установки - наружной установки, климатическое исполнение - У1; с аппаратурой автоматического (по временной программе и по освещенности) управления наружным освещением. ШАУП-1 выполнить из антивандалного композитного материала, предусмотреть вентиляционное отверстие, съемную дверь и замок ригельного типа МинКС.

Вариант со счетчиком прямого включения (управление по GSM); с контроллером "Пикон ГС2" (управление по оптоволоконной связи); с рубильником-предохранителем на вводе и с автоматами на распределении. Вводной рубильник-предохранитель должен иметь возможность опломбировки (возможность отключения без нарушения пломбы).

Оборудование, указанное в спецификации может быть заменено на аналогичное по техническим характеристикам других поставщиков. Перед изготовлением ШАУП-1 согласовать с "Мингорсвет". Габаритные размеры ВхШхГл: 1600х700х500мм.

Данный лист рассматривать совместно с листом N4

Способ установки

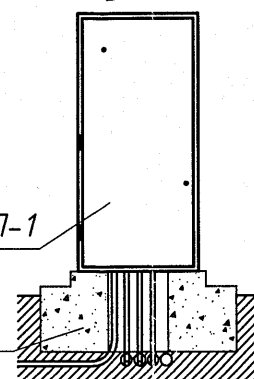

Шкаф ШАУП-1

Фундамент

Перечень оборудования к схеме шкафа ШАУП-1 САКУ СНО

Обознач.	Наименование	Кол.	Примечание
AT1	Контроллер "ПИКОН ГС2" управление по оптоволоконной связи	1	
EL1	Лампа освещения	1	220В; 25Вт
KM1	Контактор ПМ12-100150 220В	1	Uк=220В; 50Гц
QS1	Рубильник RBK-1 с предохранителями 63А (3шт)	1	In=100А, In.в.=63А
SA1	Переключатель пакетный АС-22 (+1 Дополнительный блок-контакт 1з (или 1р))	1	
SB1	Пост кнопочный АРВВ-22Н	1	
SF1	Выключатель автоматический дифференциальный АВДТ32 1Р+N, 230 В	1	In=16А, 30мА, 100мС
SF2-SF4,5	Выключатель автоматический ВА 47-29 С8 1Р	4	In=8А
SF6-SF8	Выключатель автоматический ВА 47-100 С50 1Р	3	In=50А
SF9	Выключатель автоматический ВА 47-29 С6 1Р	1	In=6А
SQ1,SQ2	Датчик контактный механический МП-1104	2	
PI	Счетчик* СЕ318ВY S31.146.JPR.QUVFL	1	(230В, 5(100)А, опто, PLC, радио, реле управления)
XS	Розетка	1	
XT01	Клемма ЗН24-4П	70	
XT3	Клемма ЗНИ70мм	15	
БП1	Блок питания 100-240В/24В, для монтажа на DIN-рейку типа Меа Well MDR-20-24	1	
БП2	Блок питания 100-240В/12В (для модема РТЕ), для монтажа на DIN-рейку типа Меа Well MDR-10-12	1	
K1	Промышленный 5-портовый неуправляемый коммутатор: 4 порта 10/100/1000 Base T(X), 1 комбо-порт 100/1000 Base SFP, резервируемое питание, релейный выход, -40°C ... +75°C типа EDS-G205-1GTXSFP-T	1	
	Оптоволоконный интерфейсный модуль типа SFP-1GLXLC-T	1	
K2	Коммуникатор GSM/GPRS/3G модем РТЕ в комплекте с антенной AN-gsm-05 или KHD ... длиной не менее 3м	1	
KV	Реле переключения фаз PF-431 (аналог)	1	
SF10-SF15	Выключатель автоматический ВА47-29, 1Р, С40, ГОСТ Р50345-92	6	In=40А
SF16-SF18	Выключатель автоматический дифференциальный АВДТ32 1Р+N, 230 В	3	In=6А, 30мА, 100мС

23.015.2.0-ЭН1


Возведение парка в границах пр. Победителей - ул. Орловская - реки Свислочь в г. Минске

Изм.	Кол.уч.	Лист	Изд.	Подп.	Дата	Стадия	Лист	Листов
4	-	Зам.	03.26					
Нач.отд.	Мороз	06.25						
Утвердил	Орлов	06.25						
Провер.	Рудько	06.25						
Разраб.	Зеленовская	06.25						
Н.контр.	Рудько	06.25						

Схема электрическая принципиальная шкафа архитектурной подсветки ШАУП-1

УП «МИНСКПРОЕКТ»


Схема принципиальная ШАУП-2

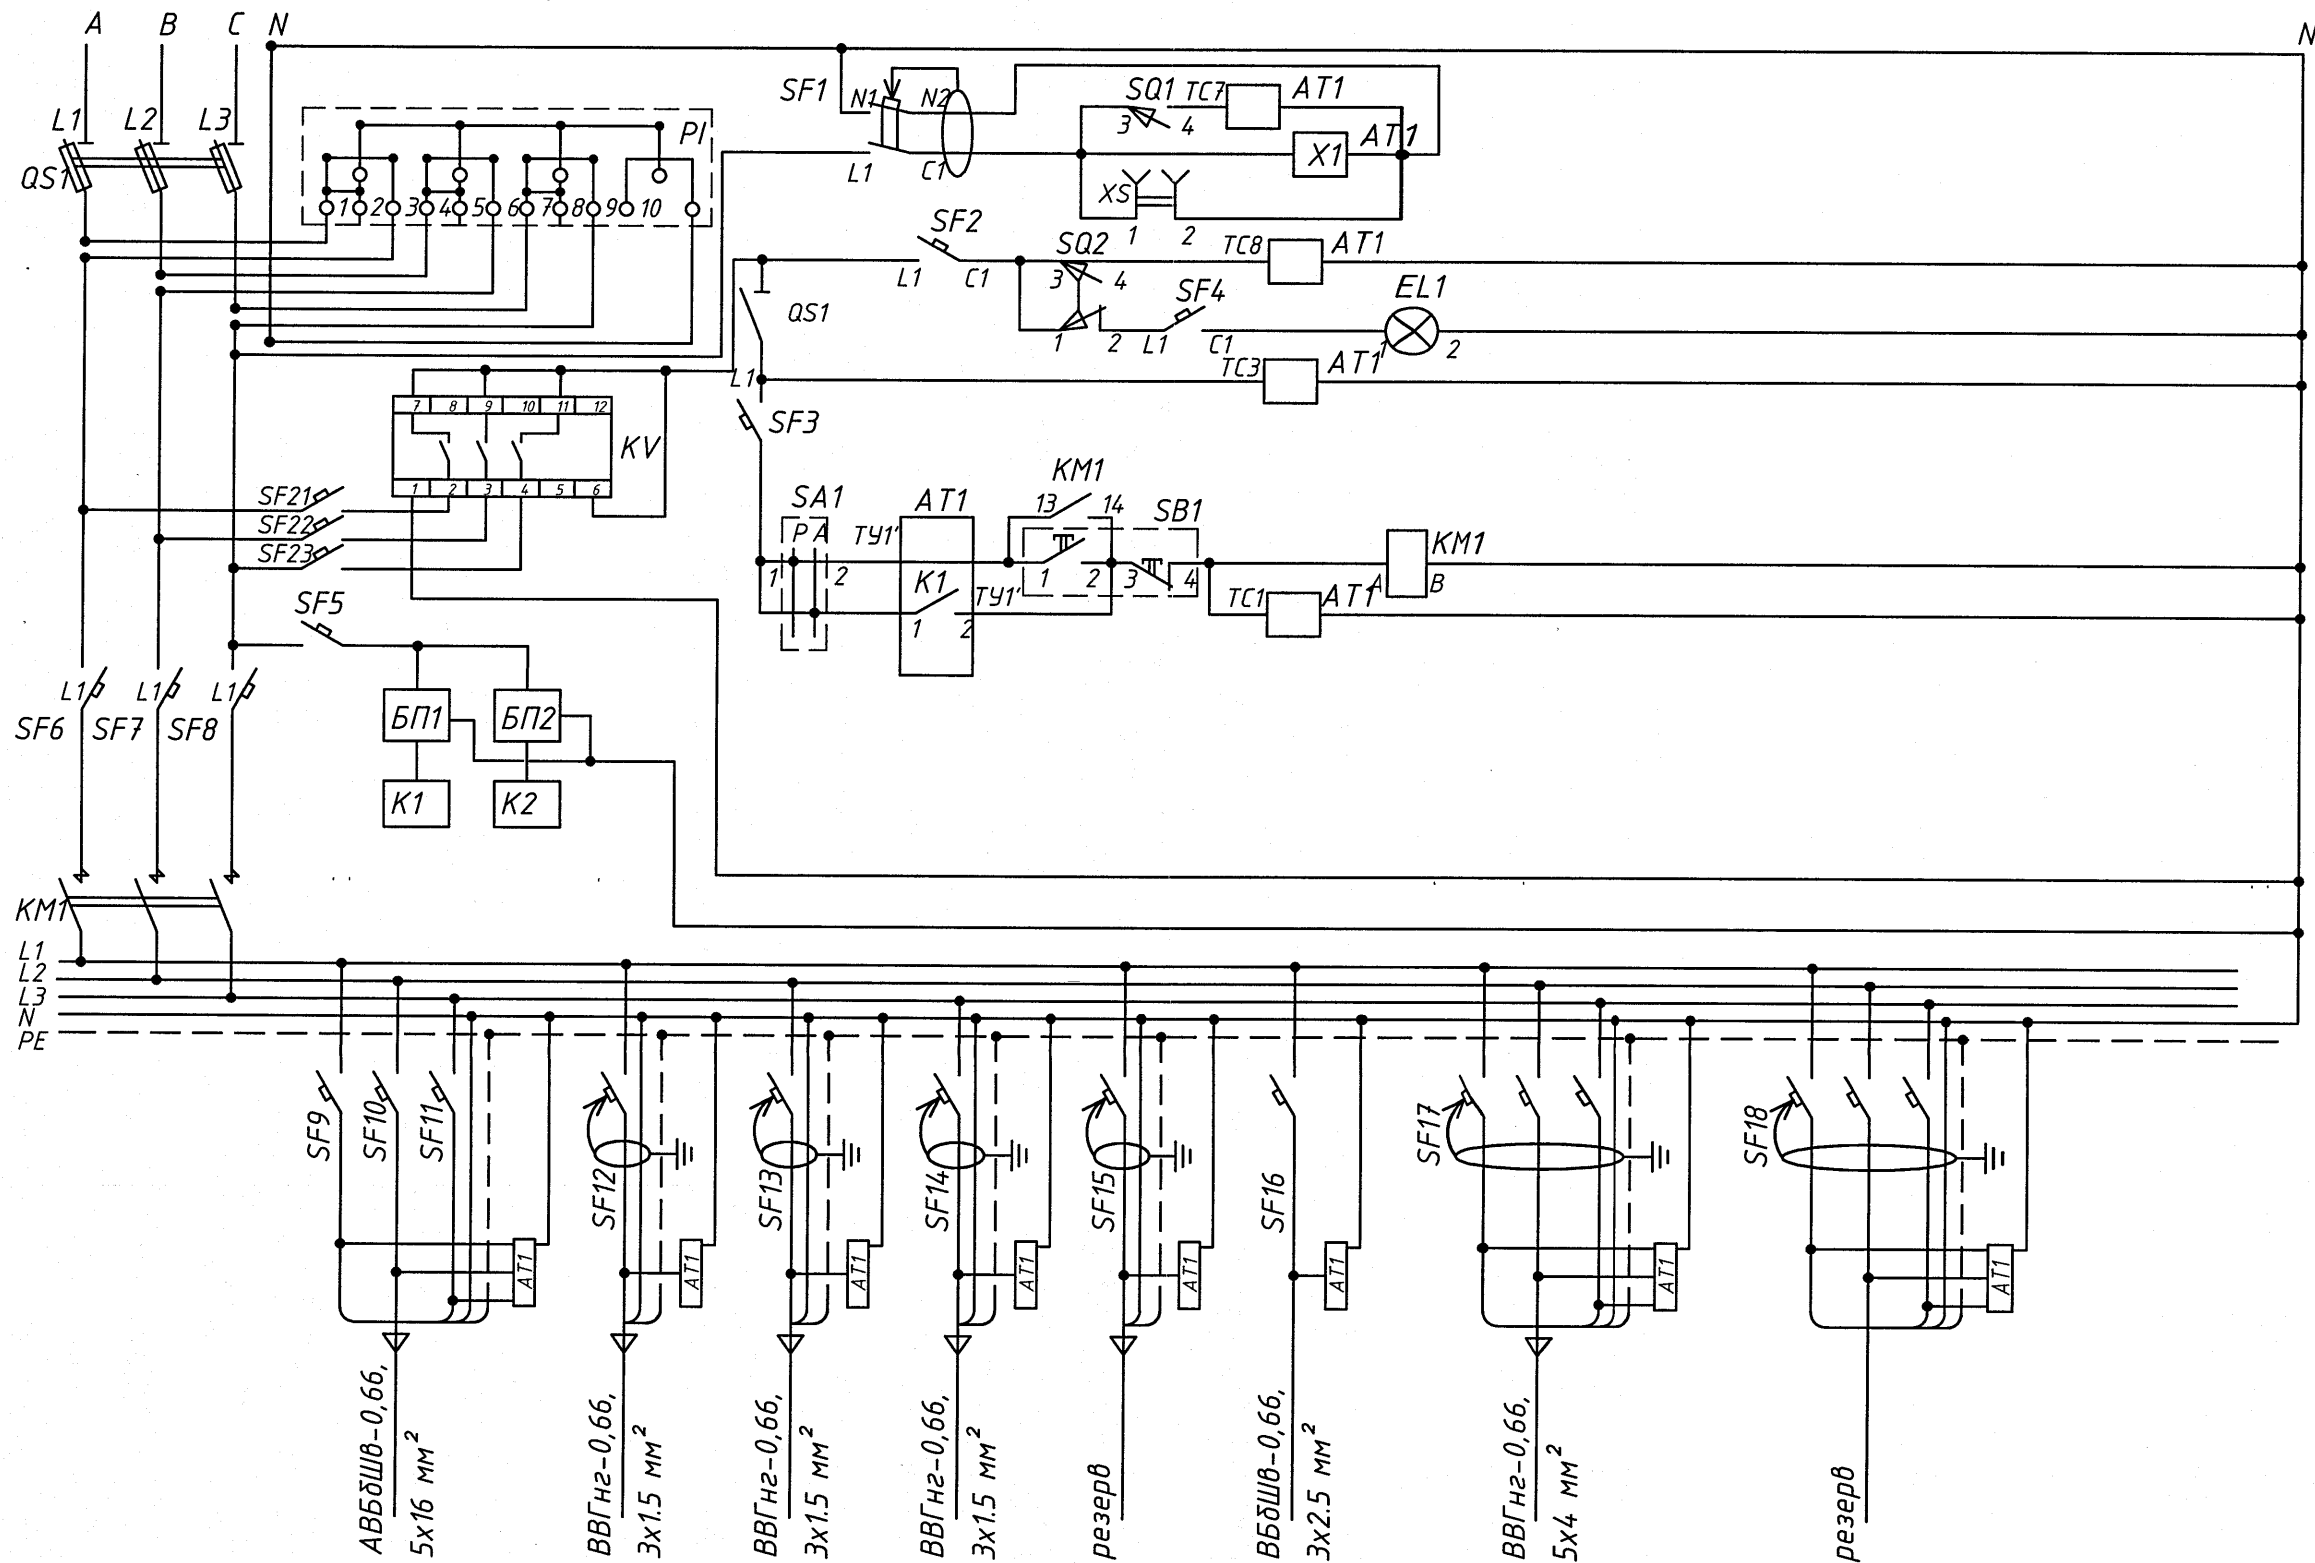

Перечень оборудования к схеме шкафа ШАУП-2 САКУ СНО

Обознач.	Наименование	Кол.	Примечание
AT1	Контроллер "ПИКОН ГС2" управление по оптоволоконной связи	1	
EL1	Лампа освещения	1	220В; 25Вт
KM1	Контактор ПМ12-100150 220В	1	Uк=220В; 50Гц
QS1	Рудильник РВК-1 с предохранителями 63А (3шт)	1	In=100А, In.в.=63А
SA1	Переключатель пакетный АС-22 (+1 Дополнительный блок-контакт 1з (или 1р))	1	In=6А
SB1	Пост кнопочный АРВВ-22Н	1	
SF1	Выключатель автоматический дифференциальный АВДТ32 1Р+N, 230 В	1	In=16А, 30мА, 100мс
SF2-SF4,5	Выключатель автоматический ВА 47-29 С8 1Р	4	In=8А
SF6-SF8	Выключатель автоматический ВА 47-100 С50 1Р	3	In=50А
SF9-SF11	Выключатель автоматический ВА 47-29 С40 1Р	3	In=40А
SF12-SF15	Выключатель автоматический дифференциальный АВДТ32 1Р+N, 230 В	4	In=6А, 30мА, 100мс
SF16	Выключатель автоматический ВА 47-29 С6 1Р	1	In=6А
SF17,SF18	Выключатель автоматический дифференциальный АВДТ34 3Р+N, 380 В, D16	2	In=16А, 30мА, 100мс
SQ1,SQ2	Датчик контактный механический МП-1104	2	
PI	Счетчик* СЕ318ВУ S31.146.JPR.QUVFL	1	(230В, 5(100)А, опто, PLC, радио, реле управления)
XS	Розетка	1	
XT01	Клемма ЗН24-4П	70	
XT3	Клемма ЗНИ70мм	15	
БП1	Блок питания 100-240В/24В, для монтажа на DIN-рейку типа Mea Well MDR-20-24	1	
БП2	Блок питания 100-240В/12В (для модема РТЕ), для монтажа на DIN-рейку типа Mea Well MDR-10-12	1	
K1	Промышленный 5-портовый неуправляемый коммутатор: 4 порта 10/100/1000 Base T(X), 1 комбо-порт 100/1000 Base SFP, резервируемое питание, релейный выход, -40°C ... +75°C типа EDS-G205-1GTXSFP-T	1	
	Оптоволоконный интерфейсный модуль типа SFP-1GLXLC-T	1	
K2	Коммуникатор GSM/GPRS/3G модем РТЕ в комплекте с антенной AN-gsm-05 или KHD ... длиной не менее 3м	1	
KV	Реле переключения фаз PF-431 (аналог)	1	

Способ установки

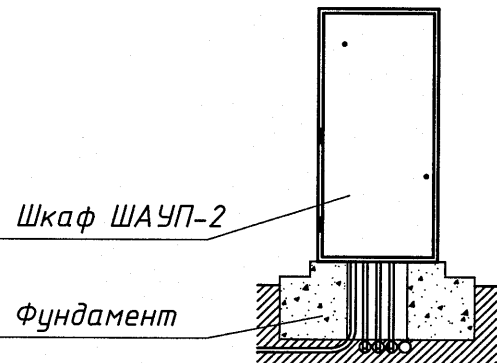

Шкаф наружной архитектурной подсветки ШАУП-2 САКУ СНО.

Степень защиты оболочки шкафа - уплотненный, IP54; исполнение по способу установки - наружной установки, климатическое исполнение - У1; с аппаратурой автоматического (по временной программе и по освещенности) управления наружным освещением. ШАУП-2 выполнить из антивандального композитного материала, предусмотреть вентиляционное отверстие, съемную дверь и замок ригельного типа МинКС.

Вариант со счетчиком прямого включения (управление по GSM); с контроллером "Пикон ГС2" (управление по оптоволоконной связи); с рудильником-предохранителем на вводе и с автоматами на распределении. Вводной рудильник-предохранитель должен иметь возможность опломбировки (возможность отключения без нарушения пломбы).

Оборудование, указанное в спецификации может быть заменено на аналогичное по техническим характеристикам других поставщиков. Перед изготовлением ШАУП-2 согласовать с "Мингорсвет".

Габаритные размеры ВхШхГл: 1600х700х500мм.

Данный лист рассматривать совместно с листом N4

23.015.2.00-ЭН1

4	-	Зам.	03.26	Возведение парка в границах пр. Победителей - ул. Орловская - реки Свислочь в г. Минске		
Изм.	Кол.уч.	Лист	Вдок.	Подп.	Дата	
Нач.отд.	Мороз	06.25				С
Утвердил	Орлов	06.25				6
Провер.	Рудько	06.25				
Разраб.	Зеленовская	06.25				
Н.контр.	Рудько	06.25				

Поз.	Наименование и техническая характеристика	Тип, марка, обозначение документа, опросного листа	Код продукции	Поставщик	Ед. измерения	Кол.	Масса 1 ед., кг	Примечание
	<u>Провода и кабели (1Н)</u>							
	Кабель силовой на 1 кВ с алюминиевыми жилами в ПВХ-изоляции с защитным покровом типа ББШВ	АВББШВ-1 ГОСТ 31996-2012						
	- сечением 4x50мм ²				м	36		1Н
	<u>Материалы электромонтажные</u>							
	Муфта концевая термоусаживаемая	4ПКВтпБ-В-25/50 ТУ 3599-011-04001953-2001			шт.	2		
	<u>Трубы</u>							
	Труба полиэтиленовая Ф110 мм	ПЭ63 SDR17.6-110x6,3 ТУ РБ 05830456.019-99			м	6,6		1 отв.-6,6
	Труба полиэтиленовая Ф110 мм гибкая двустенная гофрированная	KF 09110			м	2		1 отв.-2 для заделки кабеля в фундамент ШАУП-1
	<u>Материалы строительные</u>							
	Кирпич	KPO 100/50 СТБ 1160-99			шт.	60		Т1-15
	Песчаный грунт				м ³	0.9		

Примечание

Вместо оборудования, изделий и материалов, указанных в проектной документации в качестве аналогов, по итогам конкурсных (тендерных) торгов могут быть использованы аналогичные оборудование, изделия и материалы различных производителей, при условии соответствия их технических характеристик и параметров проектным данным.

						23.015.2.0-ЭН1.С01		
4	1	-	09/02/20		09.06	Возведение парка в границах пр. Победителей - ул. Орловская - реки Свислочь в г. Минске		
Изм.	Кол.уч.	Лист	Идок.	Подп.	Дата			
Нач.отд.	Мороз			06.25		Стадия	Лист	Листов
Утвердил	Орлов			06.25		С	1	2
Провер.	Рудько			06.25		Спецификация оборудования, изделий и материалов. ШАУП-1. КЛ 0.4 кВ к ШАУП-1		
Разраб.	Зеленовская			06.25				
Н.контр.	Рудько			06.25				
						УП «МИНСКПРОЕКТ»		

				Поз.	Наименование и техническая характеристика	Тип, марка, обозначение документа, опросного листа	Код продукции	Поставщик	Ед. изме-ре-ния	Кол.	Масса 1 ед., кг	Примечание																																													
					Провода и кабели (18Н)																																																				
					Кабель силовой на 1 кВ с алюминиевыми жилами в ПВХ-изоляции с защитным покровом типа БШв	АВБШв-1																																																			
					ГОСТ 31996-2012																																																				
					- сечением 4x50мм ²				м	367		18Н																																													
					Материалы электромонтажные																																																				
					Муфта концевая термоусаживаемая	4ПКВмпБ-В-25/50			шт.	2																																															
						ТУ																																																			
						3599-011-04001953-2001																																																			
					Трубы																																																				
					Труба полиэтиленовая Ø110 мм	ПЭ63 SDR17.6-110x6,3			м	145		2 отв.-44																																													
						ТУ РБ 05830456.019-99						1 отв.-57																																													
					Муфта для соединения полиэтиленовых труб Ø110 мм				шт.	24																																															
					Труба полиэтиленовая Ø110 мм гибкая двустенная гофрированная	KF 09110			м	2		1 отв.-2																																													
												для заводки кабеля в фундамент ШАУП-2																																													
					Материалы строительные																																																				
					Кирпич	КРО 100/50			шт.	965		Т1-241																																													
						СТБ 1160-99																																																			
					Песчаный грунт				м ³	14.46																																															
				Примечание Вместо оборудования, изделий и материалов, указанных в проектной документации в качестве аналогов, по итогам конкурсных (тендерных) торгов могут быть использованы аналогичные оборудование, изделия и материалы различных производителей, при условии соответствия их технических характеристик и параметров проектным данным.																																																					
				23.015.2.0-ЭН1.СО7 Возведение парка в границах пр. Победителей - ул. Орловская - реки Свислочь в г. Минске <table><tr><td>Изм.</td><td>Кол.уч.</td><td>Лист</td><td>Идок.</td><td>Подп.</td><td>Дата</td><td>Стадия</td><td>Лист</td><td>Листов</td></tr><tr><td>Нач.отд.</td><td>Мороз</td><td></td><td></td><td></td><td>06.25</td><td rowspan="4">С</td><td rowspan="4">1</td><td rowspan="4">2</td></tr><tr><td>Утвердил</td><td>Орлов</td><td></td><td></td><td></td><td>06.25</td></tr><tr><td>Провер.</td><td>Рудько</td><td></td><td></td><td></td><td>06.25</td></tr><tr><td>Разраб.</td><td>Зеленовская</td><td></td><td></td><td></td><td>06.25</td></tr><tr><td>Н.контр.</td><td>Рудько</td><td></td><td></td><td></td><td>06.25</td><td colspan="3">УП «МИНСКПРОЕКТ»</td></tr></table>									Изм.	Кол.уч.	Лист	Идок.	Подп.	Дата	Стадия	Лист	Листов	Нач.отд.	Мороз				06.25	С	1	2	Утвердил	Орлов				06.25	Провер.	Рудько				06.25	Разраб.	Зеленовская				06.25	Н.контр.	Рудько				06.25	УП «МИНСКПРОЕКТ»		
Изм.	Кол.уч.	Лист	Идок.	Подп.	Дата	Стадия	Лист	Листов																																																	
Нач.отд.	Мороз				06.25	С	1	2																																																	
Утвердил	Орлов				06.25																																																				
Провер.	Рудько				06.25																																																				
Разраб.	Зеленовская				06.25																																																				
Н.контр.	Рудько				06.25	УП «МИНСКПРОЕКТ»																																																			
				Копировал: Формат А3																																																					

[illegible]

Согласовано	Инв. № подл. 4471	Взам. инв. №	Подп. и дата	Поз.	Наименование и техническая характеристика	Тип, марка, обозначение документа, опросного листа	Код продукции	Поставщик	Ед. изме-ре-ния	Кол.	Масса 1 ед., кг	Примечание					
					Провода и кабели (19Н,20Н)												
					Кабель силовой на 0.66 кВ с алюминиевыми жилами в ПВХ-изоляции с защитным покровом типа БШВ					АВБШВ-0.66							
					- сечением 5х16мм ²					ГОСТ 31996-2012				м	81	19Н,20Н	
					Материалы электромонтажные												
					Муфта концевая термоусаживаемая					5ПКВтпБ-В-16				шт.	4		
										ТУ							
										3599-011-04001953-2001							
					Трубы												
					Труба полиэтиленовая Ф110 мм					ПЭ100 SDR11-110х10				м	114	2 отв.-57	
										ТУ РБ 05830456.019-99						(из них 14м-19Н,	
					Муфта для соединения полиэтиленовых труб Ф110 мм									шт.	19	43м-20Н)	
					Труба полиэтиленовая Ф110 мм гибкая двустенная гофрированная					KF 09110				м	2	1 отв.-2	
																для заводки кабеля в фундамент ШАУП-2	
					Материалы строительные												
					Кирпич					KPO 100/50				шт.	48	Т1-12	
										СТБ 1160-99						для 19Н	
					Песчаный грунт									м ³	0.72		

Примечание					
Вместо оборудования, изделий и материалов, указанных в проектной документации в качестве аналогов, по итогам конкурсных (тендерных) торгов могут быть использованы аналогичные оборудование, изделия и материалы различных производителей, при условии соответствия их технических характеристик и параметров проектным данным.					

23.015.2.0-ЭН1.С08					
Возведение парка в границах пр. Победителей - ул. Орловская - реки Свислочь в г. Минске					
Изм.	Кол.уч.	Лист	В док.	Подп.	Дата
Нач.отд.	Мороз				06.25
Утвердил	Орлов				06.25
Провер.	Рудько				06.25
Разраб.	Зеленовская				06.25
Н.контр.	Рудько				06.25
Спецификация оборудования, изделий и материалов, ШРп-17-ШРп-18. Кл 0.4 кВ к шкафам подсветки от ШАУП-2					УП «МИНСКПРОЕКТ»

Копировал:

Формат А 3

Поз.	Наименование и техническая характеристика	Тип, марка, обозначение документа, опросного листа	Код продукции	Поставщик	Ед. изме-ре-ния	Кол.	Масса 1 ед., кг	Примечание
	<u>Шкафы распределительные ШРп-17, ШРП-18</u>							
	Шкаф электрический наружного исполнения (вкапываемый в грунт), композитный корпус 500х300х600 (ШХГлxB), IP54, УХЛ1, с вводом кабелей: 5x16 мм ² -2 шт., 3x1.5 мм ² -6 шт. с дверью с замком под ключ в составе: - вводной выключатель нагрузки Iном=100А 3 полюсный-1шт.; - отходящие автоматические выключатели типа: ABDT32 1P+N Iном=6А, 230 В, 30МА-6шт.				компл.	2		
	<u>Заземление ШРп-17, ШРп-18</u>							
	Сталь прокатная полосовая 25х4мм	ГОСТ 103-2006			м	16		12-в земле, 4-по конструкции
					кг	12.64		
	Сталь круглая Ø16 мм	16-B ГОСТ 2590-2006			м	10		4 вертикальных электродов по 2.5 м
					кг	15.8		
	Выключатель автоматический, ЗР, In=125 А, тип характеристики отключения - C				шт.	1		Выключатель аналогичный существующему, установленному в ТП для установки в ТП-288 на отходящей линии к ШАУП-2.

Согласовано

Инв. № подл.
4871

Взам. инв. №

Подп. и дата

Изм.	Кол.уч.	Лист	Ндок.	Подп.	Дата

23.015.2.0-ЭН1.C08
Лист
2