


Согласовано:

Инв.№	Подл.	Подпись и дата	Взаим инв.№
-------	-------	----------------	-------------

Источник питания	Аппарат на вводе (выключатель автоматический или выключатель нагрузки): номер; тип; ток расцепителя или номинальный ток, А
Аппарат на линии (выключатель автоматический или предохранитель): номер; тип; ток расцепителя или плавкой вставки, А	
Маркировка—расчетная нагрузка, кВт—коэффициент мощности—расчетный ток, А — длина участка, м	Момент нагрузки, кВт. м потери напряжения, %—марка сечение проводника— способ прокладки
Наименование потребителя, назначение линии	
Установленная мощность, кВт	
Расчетный ток, А	

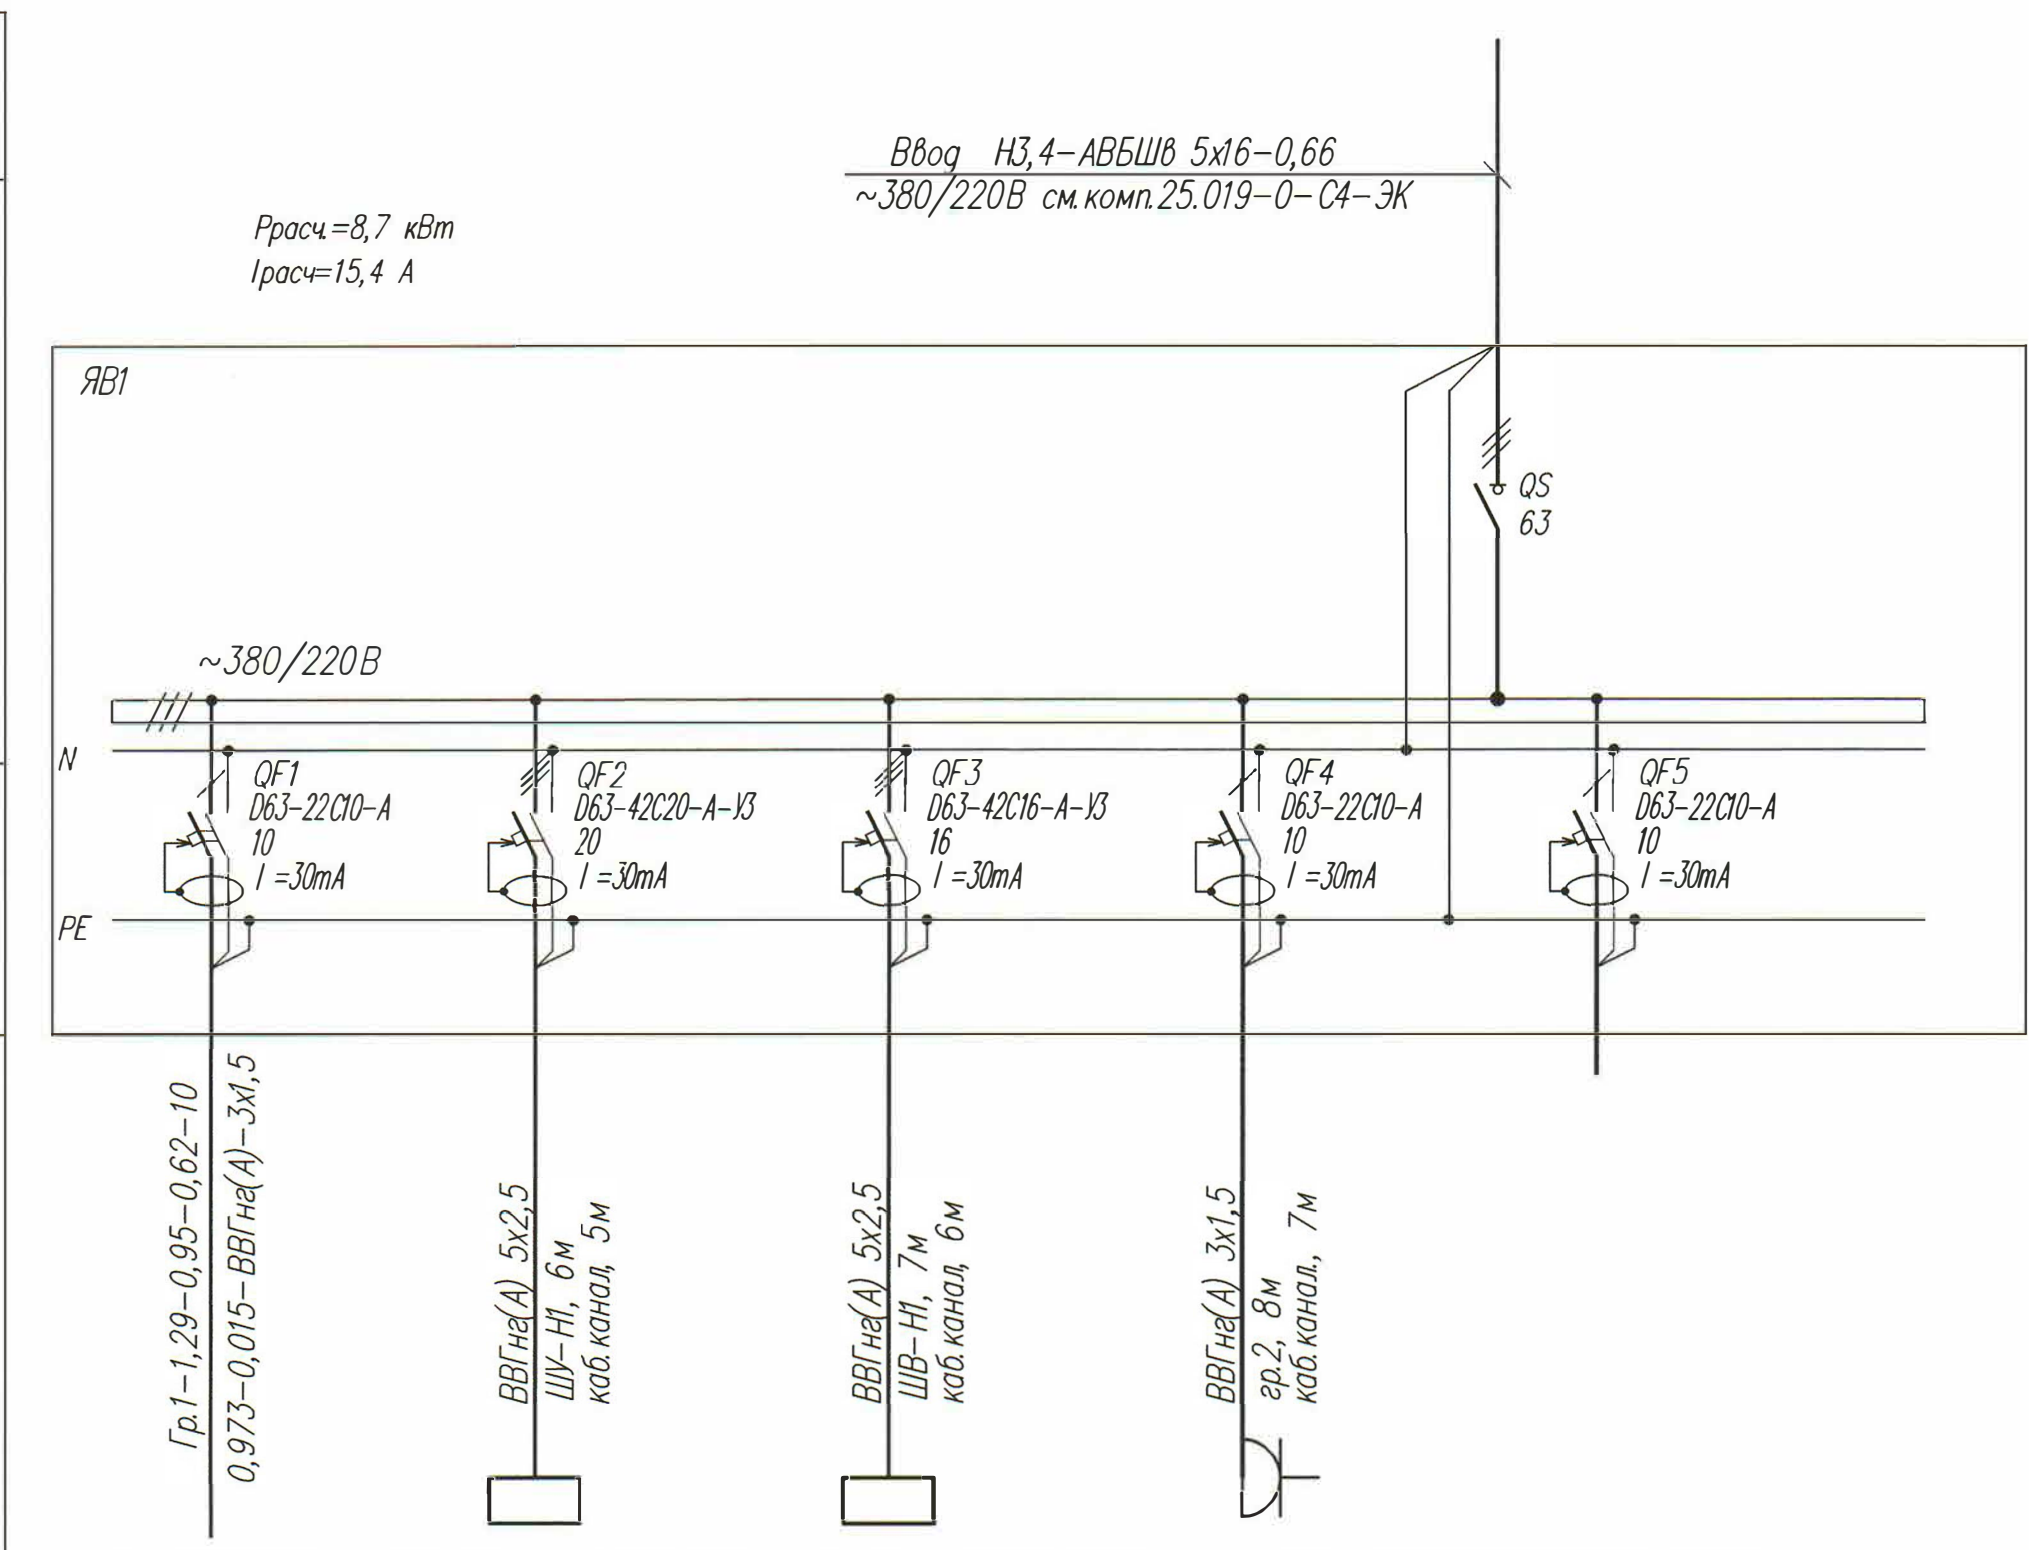


<i>Рабочее освещение</i>	<i>Шкаф управления</i>	<i>Шкаф видеонаблюдения</i>	<i>Розеточная группа</i>	<i>Резерв</i>
0,129	3,511	5	0,06	
0,62	6,28	8,5	0,32	

						25.019–ЭОМ			
						Возведение временной автостоянки по ул. Серова, 1 в г. Минске			
Изм.	Кол.	Лист	N° док	Подпись	Дата	Силовое электрооборудование и освещение	Страница	Лист	Листов
Разработал	Баранов			<i>Баранов</i>	31.03.26		С	2	
Проверил	Биндюкевич			<i>Биндюкевич</i>	31.03.26				
Н. контр.	Азаревич			<i>Азаревич</i>	31.03.26				
Утвердил	Биндюкевич			<i>Биндюкевич</i>	31.03.26				
						Принципиальная схема групповой сети	 БКП БЕЛКОММУНПРОЕКТ		

Согласовано:
Нач. ПО-10 Шашков
31.03.26

Инв.№ Подл. Подпись и дата Взам. инв.№
03710 26.03.2026

План на отм. 0.000
хозяйственного блока
(1:20)

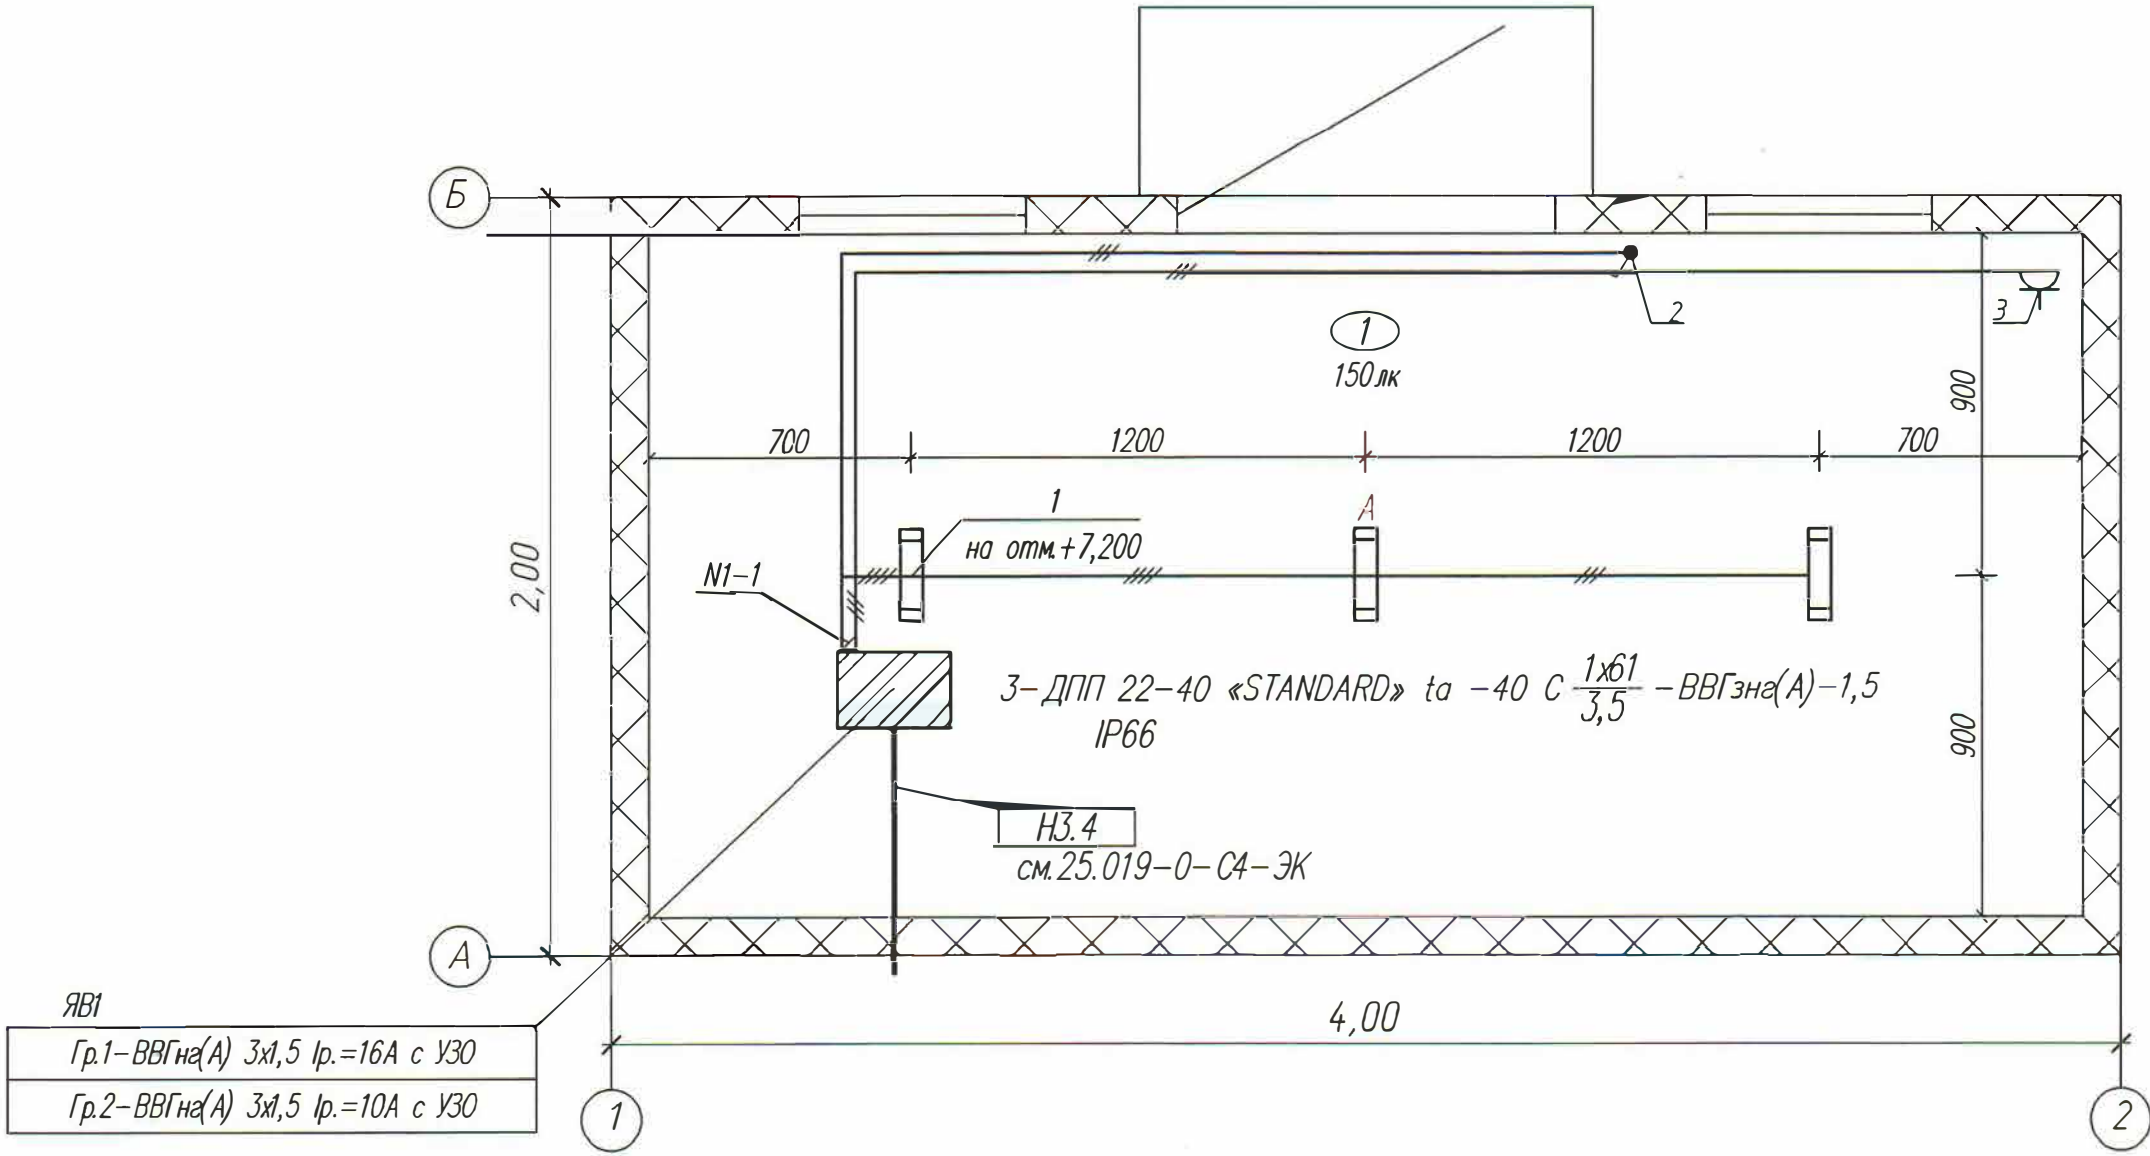

Экспликация помещений

Номер помещения	Наименование	Площадь, м²	Кат. помещения
1	Хозяйственный блок	6,84	-

Ведомость узлов электрического оборудования
на плане расположения

Поз.	Обозначение	Наименование	Кол.	Примеч.
1		Установка светильника ДПП 22 «STANDARD» та -40 С под перекрытием	3	
2		Выключатель для открытой установки на стене IP20	1	
3		Розетка для открытой установки на стене IP20	1	

- 1 Строительная часть показана условно.
- 2 В помещениях групповые сети электроосвещения прокладываются в кабель-каналах совместно с силовыми кабелями.
- 3 Розетки установить на высоте 1,0м от отметки уровня пола.
- 4 Светильники аварийного освещения оборудованы блоком аварийного питания, работающего в режиме "сетевой угасающей" (в случае исчезновения напряжения сети светильник переходит в аварийный порядок работы). К такому светильнику прокладывается дополнительный провод (контроля напряжения сети)


						25.019–ЭОМ			
						Возведение временной автостоянки по ул. Серова, 1 в г. Минске			
Изм.	Кол.	Лист	№ док.	Подпись	Дата	Силовое электрооборудование и освещение	Стадия	Лист	Листов
Разработал	Баранов			<i>Баранов</i>	31.03.26		С	3	
Проверил	Биндюкевич			<i>ББ</i>	31.03.26				
Н. контр.	Азаренкова			<i>АБ</i>	31.03.26				
Утвердил	Биндюкевич			<i>ББ</i>	31.03.26				
						План на отм. 0,000 с расположением электрооборудования и прокладкой электроосвещения			
						 БКП БЕЛКОММУНПРОЕКТ			

Инв.№ Подл. Подпись и дата 26.03.2026 03710

Инв.№ Взам. инв.№

Согласовано: Нач. ПО-10 Шашков 31.03.26

План на отм. 0.000
хозяйственного блока
(1:20)

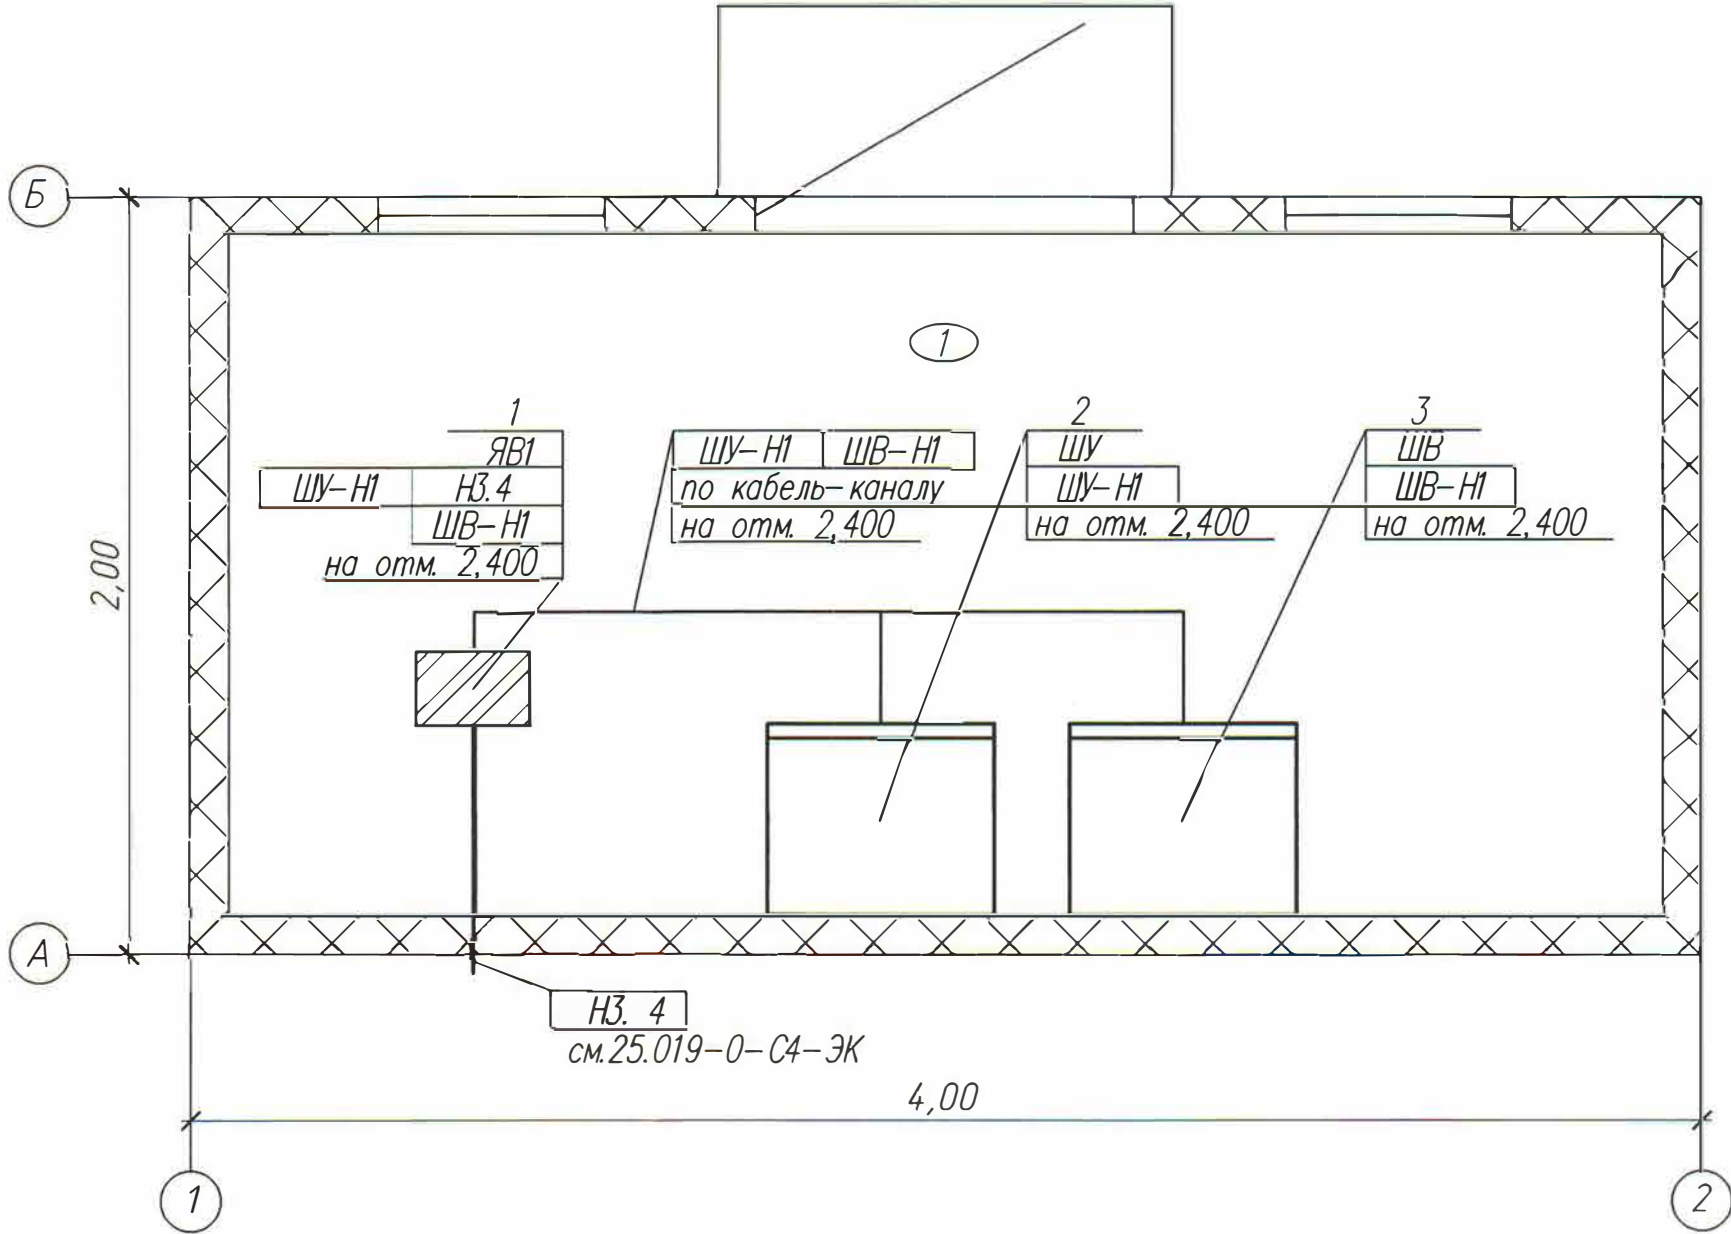

Экспликация помещений

Номер помеще-ния	Наименование	Площадь, м²	Кат. поме-ще-ния
1	Хозяйственный блок	6,84	—

Ведомость узлов электрического оборудования
на плане расположения

Поз.	Обозначение	Наименование	Кол.	Примеч.
1	ЯВ1	Ящик вводной	1	
2	ШУ	Шкаф управления	1	
3	ШВ	Шкаф видеонаблюдения	1	

1 Строительная часть показана условно.
2 В помещениях групповые сети электроосвещения прокладываются в кабель-каналах совместно с силовыми кабелями.

						25.019–ЭОМ			
						Возведение временной автостоянки по ул. Серова, 1 в г. Минске			
Изм.	Кол.	Лист	№ док.	Подпись	Дата	Силовое электрооборудование и освещение	Стация	Лист	Листов
Разработал	Баранов				31.03.26		С	4	
Проверил	Бинаюкевич			Н.О.	31.03.26				
Н. контр.	Азаренков				31.03.26				
Утвердил	Бинаюкевич			Н.О.	31.03.26				
						План на отм. 0,000 с расположением электрооборудования, прокладкой силовых сетей 0,4 кВт	 БКП БЕЛКОММУНПРОЕКТ		



Поз	Наименование и техническая характеристика	Тип, марка, обозначение документа, опросного листа	Код продукции	Поставщик	Ед. изме- рения	Кол.	Масса, 1 ед., кг	Примечание
	<u>Электротехническое оборудование</u>							
	1 Светильник 220В, светодиодный, мощностью 43 Вт, IP66, цветовая температура 4000К, I класс защиты,	ДПП 22-40 «STANDARD» та -40 С ТУ РБ 100130911.024-2012			шт.	2		
	2 Светильник 220В, светодиодный, мощностью 43 Вт, IP66, цветовая температура 4000К, крепление к поверхности,	ДПП 22-40 «STANDARD» та -40 С ТУ РБ 100130911.024-2012			шт.	1		
	с блоком аварийного питания на 1 час, I класс защиты							
	3 Выключатель однополюсный одноклавишный	A16-131			шт.	1		
	открытой установки 250В; 6А; IP20	ТУРБ 100258222.001-2000						
	4 Розетка штепсельная одноместная открытой установки с	РА16-209			шт.	1		
	заземляющим контактом, со шторками 250В; 16А; IP20	ТУРБ 100258222.001-2000						
	<u>Кабельные изделия</u>							
	1 Кабель силовой сечением 5х2,5 мм ²	ВВГна(А)-5х2,5(А)-0,66 ТУ РБ 300528652.028-2012			км	0,020		
	1 Кабель силовой сечением 4х1,5 мм ²	ВВГна(А)-4х1,5(А)-0,66 ТУ РБ 300528652.028-2012			км	0,005		
	2 Кабель силовой сечением 3х1,5 мм ²	ВВГна(А)-3х1,5(А)-0,66 ТУ РБ 300528652.028-2012			км	0,010		

Согласована:

Инв.№ Подл. 03710

Подпись и дата 26.03.2026

Взаим. инв.№

25.019-ЭОМ.СО

Возведение временной автостоянки по ул. Серова, 1
г. Минск

Изм.

Кол.

Лист

№ док.

Подпись

Дата

Разработал

Баранов

31.03.26

Проверил

Биндюкевич

31.03.26

Н.контр.

Азаренкова

31.03.26

Утвердил

Биндюкевич

31.03.26

Силовое электрооборудование и
освещение

Стадия

Лист

Листов

С

1

2

Спецификация оборудования,
изделий и материалов

БКП

БЕЛКОММУНПРОЕКТ

Формат А3

