

План 1 этажа

План подвала

Экспликация помещений подвала на отм. -2,800


Экспликация помещений 1 этажа на отм. 0,000

Номер помещения	Наименование	Площадь, м²	Кат. помещения*
01	Теплоузел	32,90	Д
02	Венткамера	31,10	Д

Номер помещения	Наименование	Площадь, м²	Кат. помещения*
1	Ганбур	3,20	
2	Кабинет	27,50	
3	Складское помещение	83,50	>2000
4	Коридор	108,10	
5	Пост охраны	11,70	
6	Аппаратная	9,00	
7	Гардероб мужской	36,00	
8	Помещение для сушки	10,30	
9	Душевая	6,30	
10	Санузел	2,90	
11	Санузел	3,40	
12	Душевая	9,30	
13	Санузел	4,60	
14	Помещение уборочного инвентаря	5,70	<2000
15	Гардероб женский	45,90	
16	Комната приема пищи	38,30	
17	Кладовая грязного белья	13,50	>2000
18	Кладовая чистого белья	15,90	>2000
19	Кабинет	19,40	
20	Кабинет	38,40	
21	Складское помещение	40,80	>2000
22	Помещение для сушки	12,00	
23	Комната приема пищи	31,70	
24	Гардероб мужской	41,60	
25	Санузел	10,50	
26	Душевая	8,70	
27	Преддушевая	6,80	
28	Электрощитовая	6,00	
29	Мастерская участка ремонта фонтанов	103,70	>2000
30	Водомерная	3,70	




*- указана переменная пожарная нагрузка, МДж

Схема систем кондиционирования K1, K2

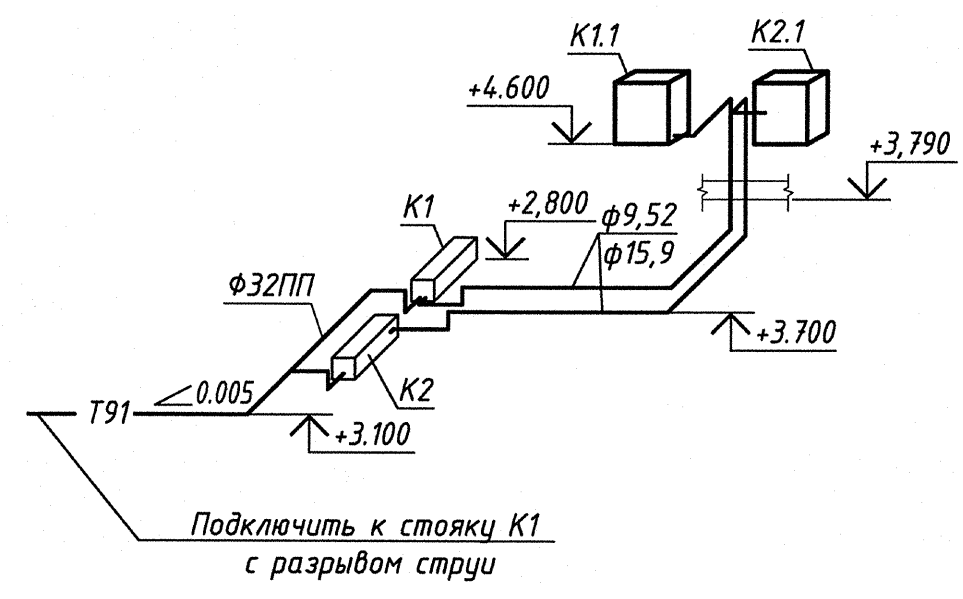

Примечание:
1.Монтаж внутренних блоков, фреоновых и дренажных трубопроводов вести с учетом подвесных потолков(см.раздел АР) и других коммуникаций
2.Переточные решетки в дверях учтены в разделе АР.
K1 - настенный блок кондиционера
K2 - настенный пульт управления, устанавливается на 1,6м от пола

23.015.2.22.2-0В									
Возведение парка в границах пр.Победителей - ул.Орловская - реки Свислочь в г.Минске									
Изм.	Кол.уч.	Лист	№ док.	Подп.	Дата	Здание административно-хозяйственное 2-я очередь строительства			
Нач.отд.	Савиц	04.25				Стация	Лист	Листов	
Гл.инж.	Лещова	04.25				С	3		
Утвердил	Лещова	04.25				План 1 этажа, план подвала с системами вентиляции и кондиционирования. Схема систем кондиционирования K1, K2			
Проверил	Петровский	04.25				УП "МИНСКПРОЕКТ"			
Разработал	Шевчик	04.25							
И.контр.	Петровский	04.25							

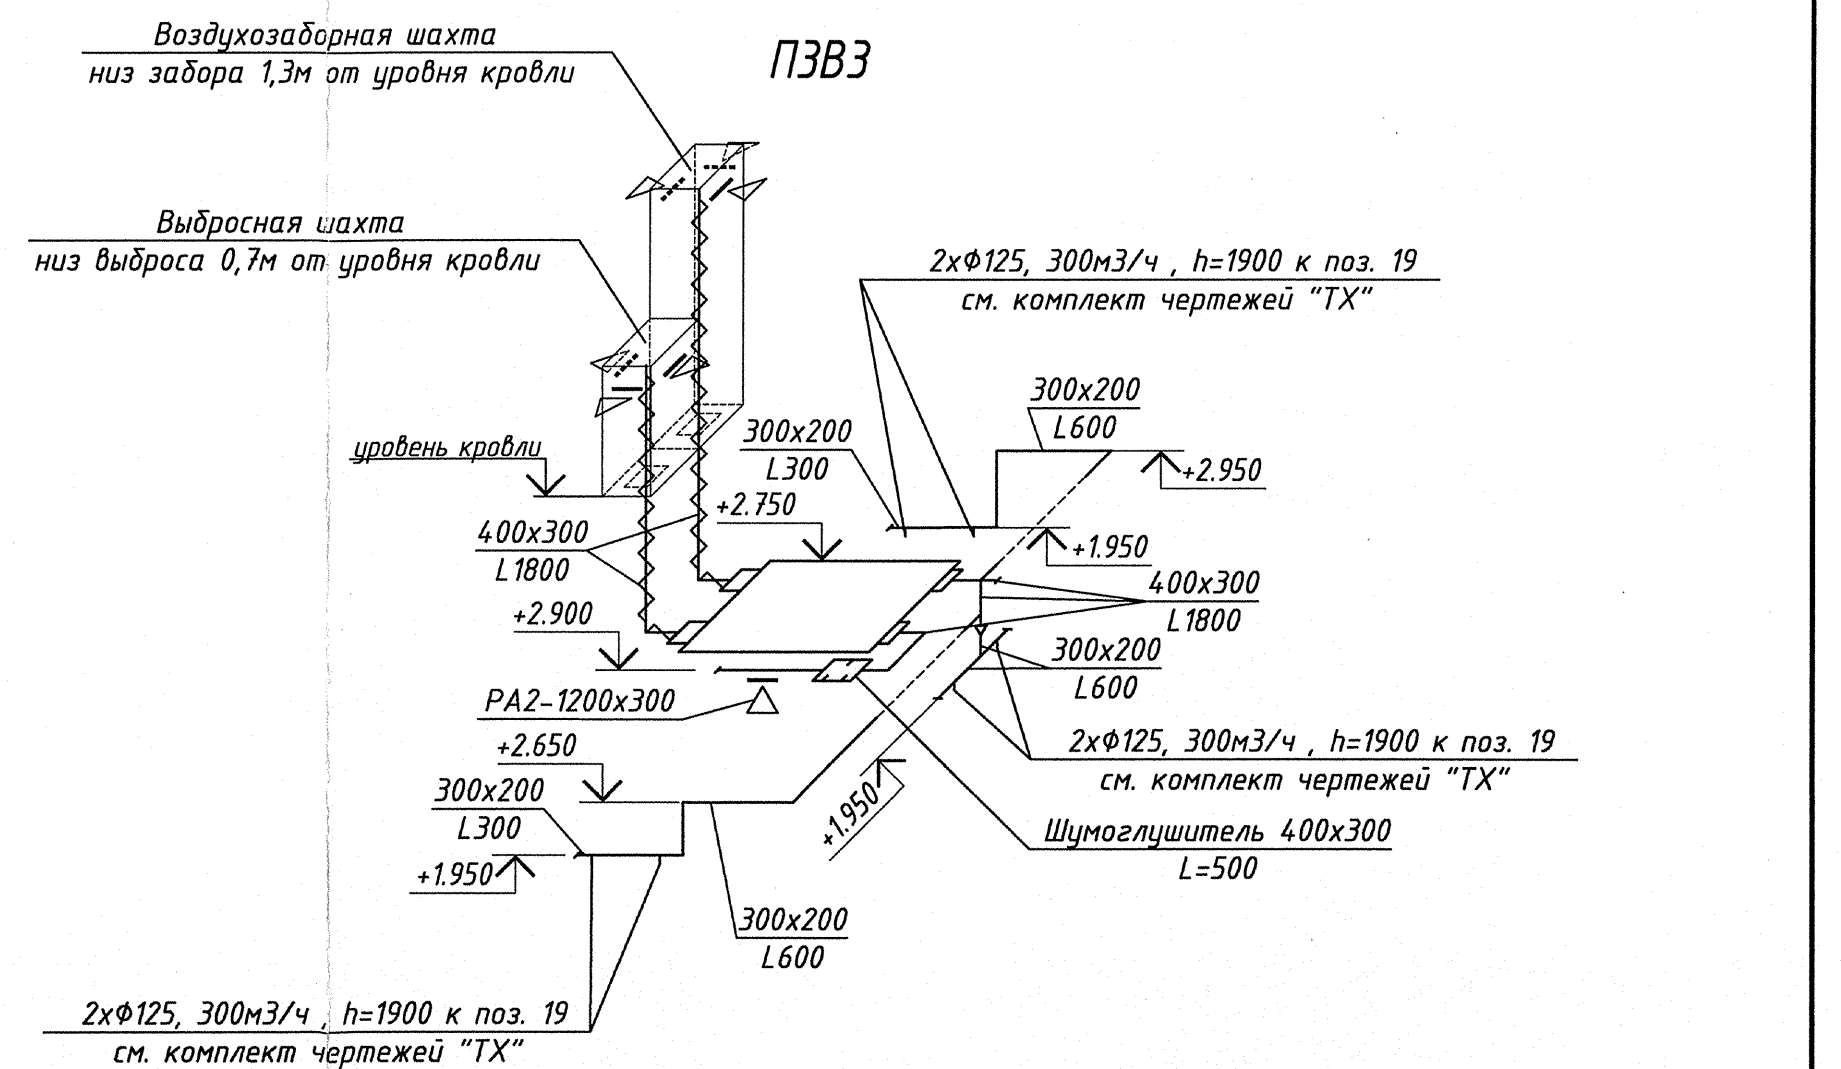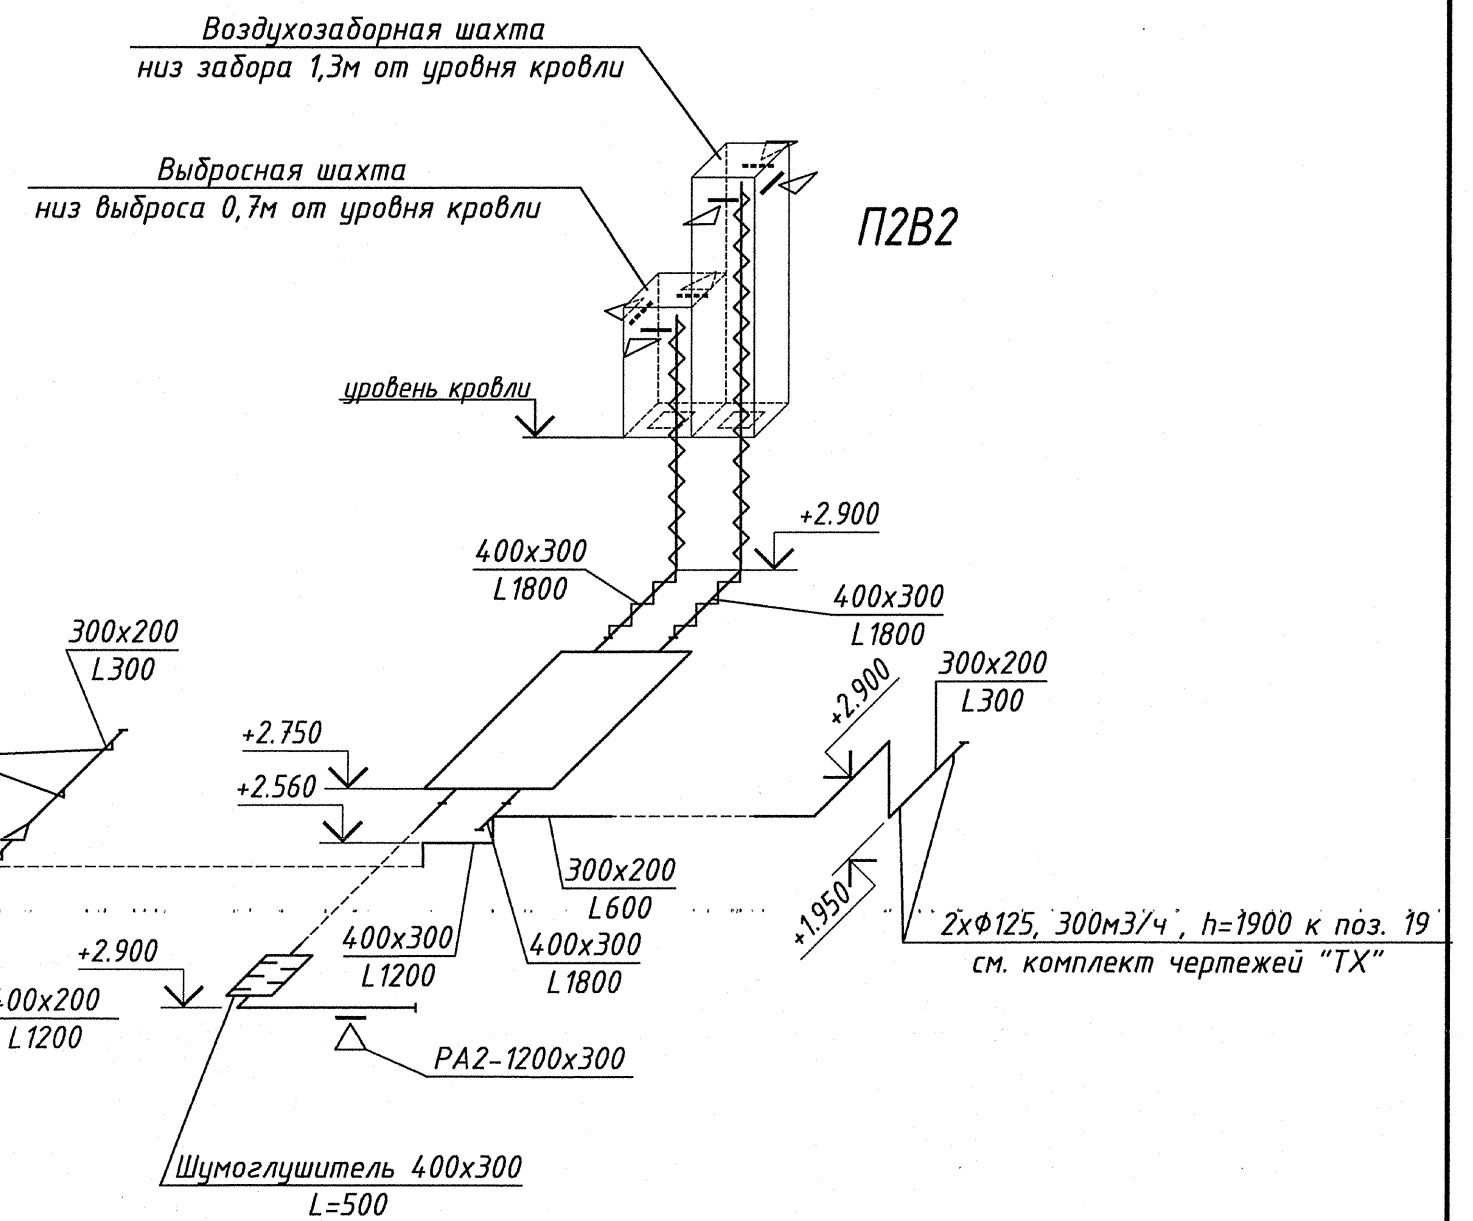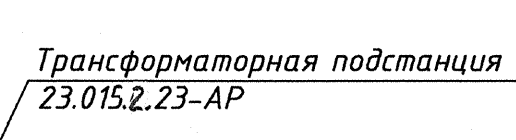

Примечание:
1. Присоединить к трубопроводу до подключения шланга
из охлаждающей стали и в дренажи БС-1 и БС-2

- – воздушноводы с огнезащитным покрытием с указанным на схеме пределом огнестойкости
-  – воздушноводы, покрытые тепловой изоляцией и огнезащитным покрытием с указанным на схеме пределом огнестойкости
- – воздушноводы, покрытые тепловой изоляцией

					23.015.2.22.2-0B		
					Возведение парка в границах пр.Победителей – ул.Победная – реки Сысолька в г.Минске		
Изм.	Коп.уч.	Лист № док.	Подп.	Дата			
На ч.отв.	Соб.чл.			04.25			
Гл. инж.	Лешова			04.25			
	Лешова			04.25			
Проверил	Петровский			04.25			
Разработал	Шебчук			04.25			
Н.контр.	Петровский			04.25			
					Здание административно-хозяйственное 2-я очередь строительства		
					Стадия	Лист	
					С	4	
					План кройки с системой вентиляции и кондиционирования. Схемы системы вентиляции П1, П2Б2, П3Б3, Б4		
					УП "МИНСКПРОЕКТ"		

Поз.	Наименование и техническая характеристика	Тип, марка, обозначение, документа, опросного листа	Код продукции	Завод - изготовитель или аналог	Ед. изме- ре- ния	Кол.	Масса 1 ед., кг	Примечание
1	2	3	4	5	6	7	8	9
	Кондиционирование							
K1,K2	Сплит система							
	1*. Наружный блок Qx=9,5кВт, Ny=2,93кВт, U380В, <i>диапазон рад. температуры на охлаждение, С -25...+32</i>	аналог RZAG100NY1		аналог Daikin	шт	2	85	
	2. Внутренний блок настенного типа Ny=0,060кВт, U230В	аналог FFA100B		аналог Daikin	шт	2	18	
	в комплекте с проводным пультом управления с функцией ротации	аналог BRC1H52W		аналог Daikin	шт	2		
	и резервирования <i>и комплектом дренажного насоса</i>	аналог Si-27		аналог Saiermal	шт	2		
	Труба медная в каучуковой тепловой изоляции Ø9.52мм (3/8")				м	12		монтаж на высоте от 3 до 5м
	То же Ø15.9мм (5/8")				м	12		монтаж на высоте от 3 до 5м
	Крепления фреоновых проводов в комплекте с подвеской, планкой и дюбель-втулкой для труб							
	Ø9.52мм (3/8")	Серия Б.5.000-2.1			шт	12		
	Ø15.88мм (5/8")	Серия Б.5.000-2.1			шт	12		
	Лоток для наружной прокладки фреоновых проводов оцинкованный перфорированный штампованный с крышкой 150x100(н)	ЛМС-ПЗНМ 150x100-Sc			м	2		
6.	Опорная рама низкая 475x619x305	B5550			компл.	1	20	
	низкий расширитель 950x619x305	B5553			компл.	1	18	
	из С-профиля, опор поворотных и соединительных элементов							
	из стали с покрытием методом горячего цинкования.							
	Трубопровод дренажный полипропиленовый Ø32				м	14		монтаж на высоте от 3 до 5м
8.	Крепление дренажной трубы в комплекте с подвеской, планкой и дюбель-втулкой для труб КТР-32				шт	14		монтаж на высоте от 3 до 5м
9.	Тильза из ПВХ трубы Ø50 L=420мм				шт	2		
	Тильза из ПВХ трубы Ø50 L=150мм				шт	1		

* - наружный блок кондиционера с возможностью работы при температуре наружного воздуха до -25 °С
- также комплектуются блоком ротации и резервирования

1	3	-	102528	0925
Изм.	Колуч.	Лист	№ док	Подп.
				Дата

23.015.2.22.2-ОВ.СО

Лист
17

формат А3