

Ведомость чертежей основного комплекта ТХ1

Лист	Наименование	Примечание
1	Общие данные	Изм. 1
2	Фрагмент 1 с расположением зарядной станции для электромобилей №40 по генплану	Изм. 1 (зам.)

Изм. 1 - по результатам согласования объекта с ГАИ

Ведомость ссылочных и прилагаемых документов

Обозначение	Наименование	Примечание
23.015.2.00 - ТХ1.С0	Спецификация оборудования, изделий и материалов	1 лист

Общие указания

1. Настоящий раздел разработан в соответствии с разрешительной документацией на строительство, заданием на проектирование, включая исходные данные, требованиями НПА, в том числе требованиями обязательных для соблюдения ТНПА, а также требованиями ТНПА, указанных в проектной документации.
2. Ведомость основных комплектов рабочих чертежей смотри 23.015.2.00 – ГП1, лист 1.
3. При закупке оборудования с техническими характеристиками и параметрами, отличающимися от приведенных в спецификациях оборудования, влияющими на технико-экономические показатели объекта, безопасность объекта и/или влекущими увеличение сметной стоимости, в разработанную проектную документацию вносятся изменения по заданию заказчика на основании паспортных данных фактически закупленного оборудования, представляемых заказчиком.



1.2

						23.015.2.00 – ТХ1			
1	-	-	158-8	Подп.	04.25	Возведение парка в границах пр.Победителей – ул. Орловская – реки Свислочь в г. Минске			
Изм.	Кол.уч.	Лист	№ док.	Подп.	Дата	2 очередь	Стадия	Лист	Листов
ГИП	Герасюк				05.25		С	1	2
Нач. отд.	Дюбанов				05.25				
Утвердил	Дюбанов				05.25	Общие данные	УП "МИНСКПРОЕКТ"		
Проверил	Филидович				05.25				
Разработал	Филидович				05.25				
Н.контр.	Филидович				05.25				

Фрагмент 1 с расположением зарядной станции для электромобилей
№40 по генплану


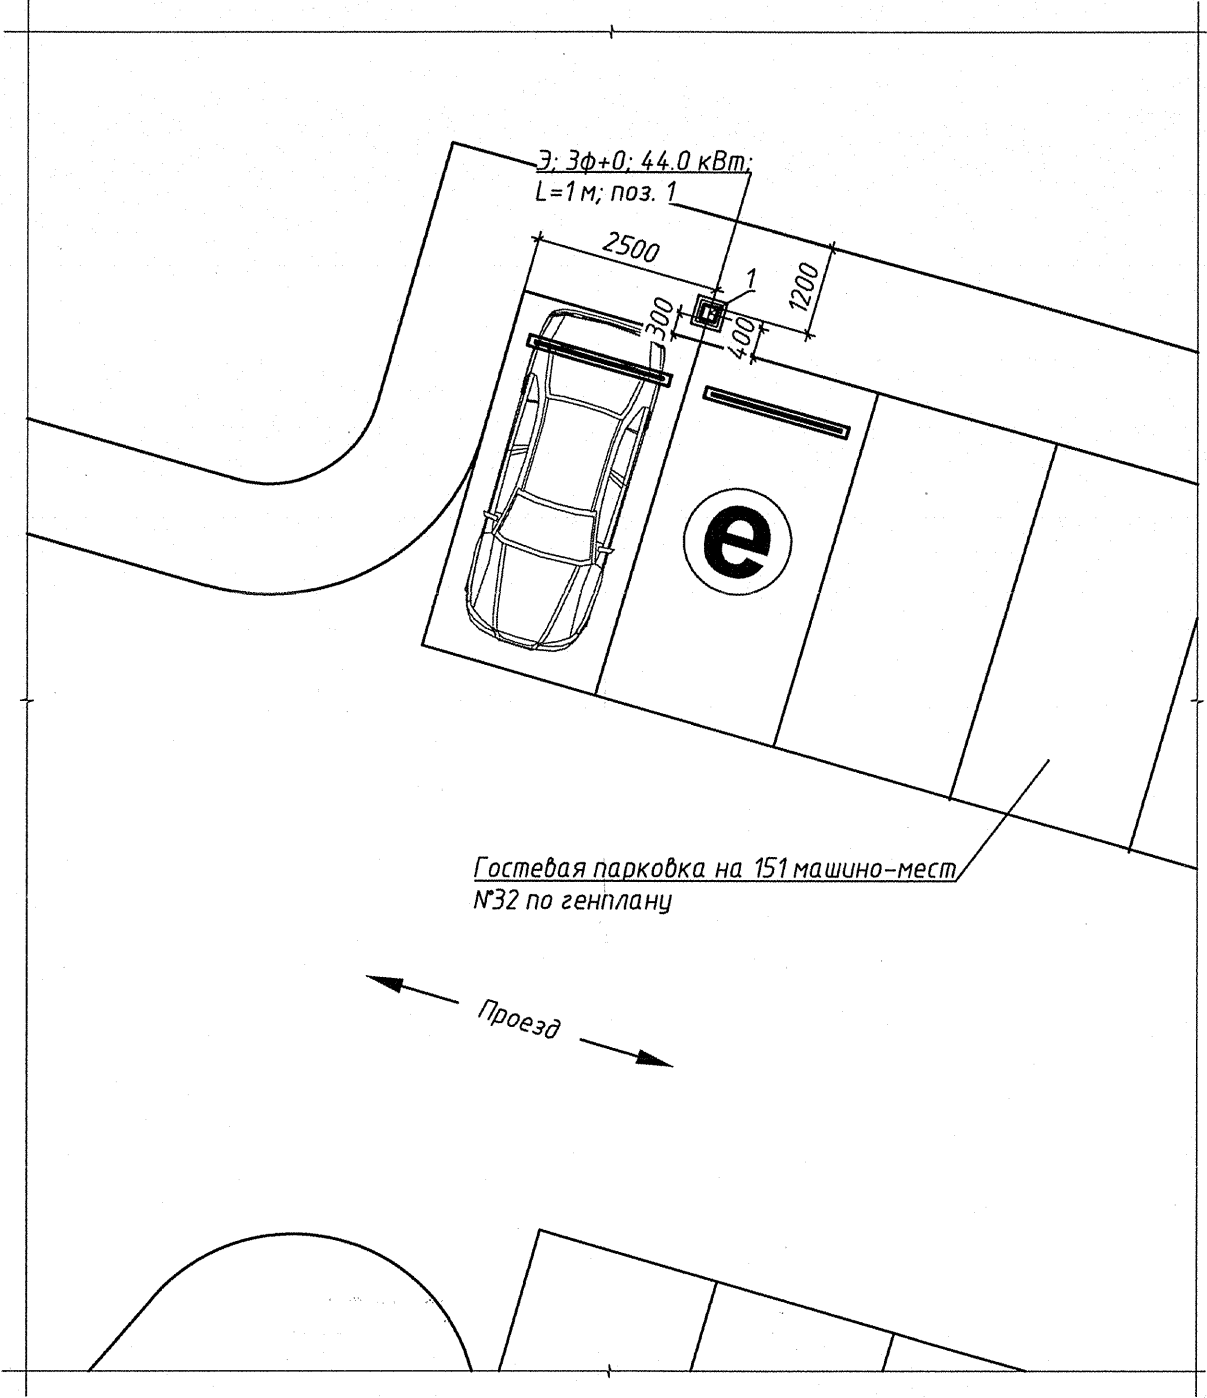



Схема установки зарядной станции (поз.1)

Условные обозначения

е – машино-место для зарядки электромобиля.

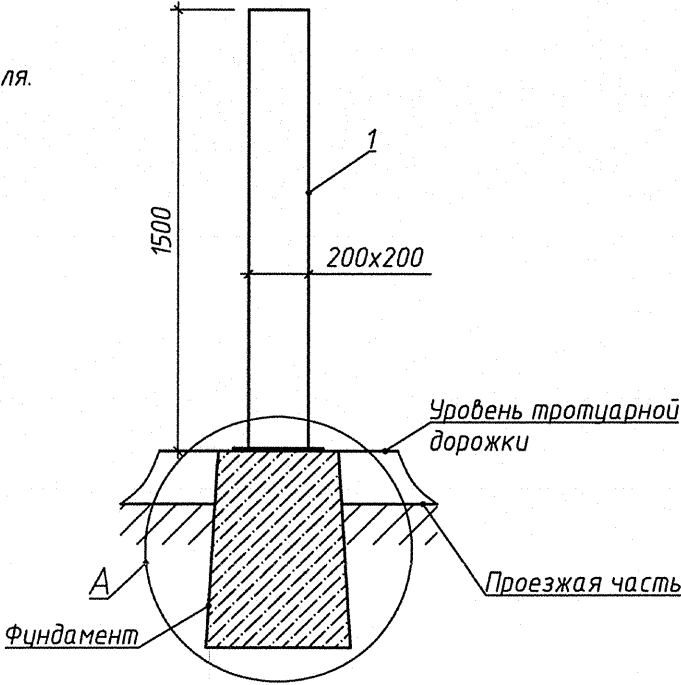

А
Фундамент с подводом инженерных коммуникаций

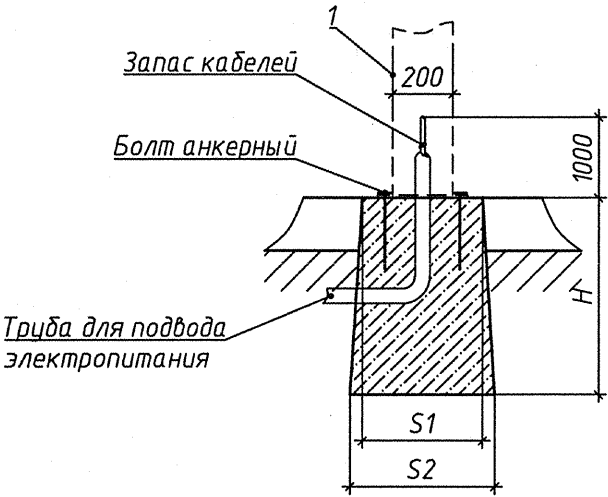

1. Архитектурно-строительная часть проекта показана условно.
2. Спецификация оборудования смотри 23.015.2.00 – ТХ.СО.
3. Смежными разделами проекта предусмотреть прокладку силовых сетей. Для подвода инженерных коммуникаций предусмотреть запас кабелей 1 м. Обеспечить заземление подключаемого оборудования.
4. Кабели прокладывать в трубах, заложенных в фундаменте. Трубы на чертеже показаны условно. Размер труб уточнить электротехнической частью проекта.
5. В конструктивной части проекта предусмотреть устройства фундаментов для станций зарядных. Определить размеры фундаментов "Н" и "S" с учетом указанных нагрузок и массы оборудования.
6. Крепление корпусов зарядных станций к подготовленным фундаментам осуществлять по месту посредством анкерных болтов.
7. Монтаж оборудования вести в соответствии с паспортными данными заводов-изготовителей. При необходимости скорректировать план с подводом коммуникаций к оборудованию.

						23.015.2.00 – ТХ1			
1	-	Зам.	25.08.25	Евдокимов	07.25	Возведение парка в границах пр.Победителей – ул. Орловская – реки Свислочь в г. Минске			
Изм.	Кол.уч.	Лист	№ док.	Подп.	Дата	2 очередь	Стадия	Лист	Листов
Нач. отд.	Дюбанов	1		Н.М.	07.25		С	2	
Утвердил	Дюбанов	1		Н.М.	07.25				
Проверил	Филидович	1		Евдокимов	07.25				
Разработал	Филидович	1		Евдокимов	07.25				
						Фрагмент 1 с расположением зарядной станции для электромобилей №40 по генплану	УП "МИНСКПРОЕКТ"		
Н.контр.	Филидович	1		Евдокимов	07.25				

