

Согласовано

 
Инв. № подл.	Подп. и дата	Взам. инв. №
386/1	<i>Сухан</i> 26.25	

Обозначение	Наименование	Примечание
23.036 - 1-32 - АВК.СО	Спецификация оборудования, изделий и	На 1-м листе
	материалов	

[illegible]

1. Исходными данными при разработке раздела послужили:
а) генплан, разработанный АПБ;
2. При производстве работ руководствоваться «Правилами техники безопасности при работах на кабельных линиях связи и радиофикации» Министерства связи СССР и «Правилами техники безопасности при работах на воздушных линиях связи и радиофикации» Министерства связи СССР.
3. Строительный проект разработан в соответствии с заданием на проектирование, техническим регламентом, "Здания и сооружения, строительные материалы и изделия: Безопасность", актами законодательства Республики Беларусь, межгосударственными и национальных ТНПА, с соблюдением технических условий.
4. Оборудование и кабельные изделия должны иметь сертификат соответствия РБ.
5. При закупке оборудования с техническими характеристиками и параметрами, отличающимися от приведенных в спецификациях оборудования, в разработанную проектную документацию вносятся изменения по поручению Заказчика на договорной основе.


						23.036 - 1-32 - АВК				
1	-	Нов	736-25	Лист	06.25	Проект застройки в границах улиц Нефтестроителей - Мира - Проектируемая №10 - Проектируемая №2 в г. Мозыре				
Изм.	Кол. уч.	Лист	№ док.	Подп.	Дата					
ГИП		Ноздрин			06.25	I очередь строительства		Стадия	Лист	Листов
Нач. ЭТО		Лагун			06.25			С	1	3
Разработал		Славецкий			06.25					
Проверил		Мельникова			06.25	Общие данные		ОАО "Институт "Минскгражданпроект"		
Н.контроль		Мельникова			06.25					
Утвердил		Лагун			06.25					



						23.036 - 1-32 - АВК			
1	-	НОВ	436-2	УЗБ	06.25	Проект застройки в границах улиц Нефтестроителей - Мира - Проектируемая №10 - Проектируемая №2 в г. Мозыре			
Изм.	Кол. уч.	Лист	№ док.	Подп.	Дата				
						I очередь строительства.	Стадия	Лист	Листов
							С	2	
Нач. ЭТО	Лагун				06.25	План расположения сетей связи	ОАО "Институт "Минскгражданпроект"		
Разработал	Славецкий				06.25				
Проверил	Мельникова				06.25				
Н.контроль	Мельникова				06.25				
Утвердил	Лагун				06.25				

Согласовано

Инв. № подл.	Подп. и дата	Взам. инв. №
386/3	06.25	

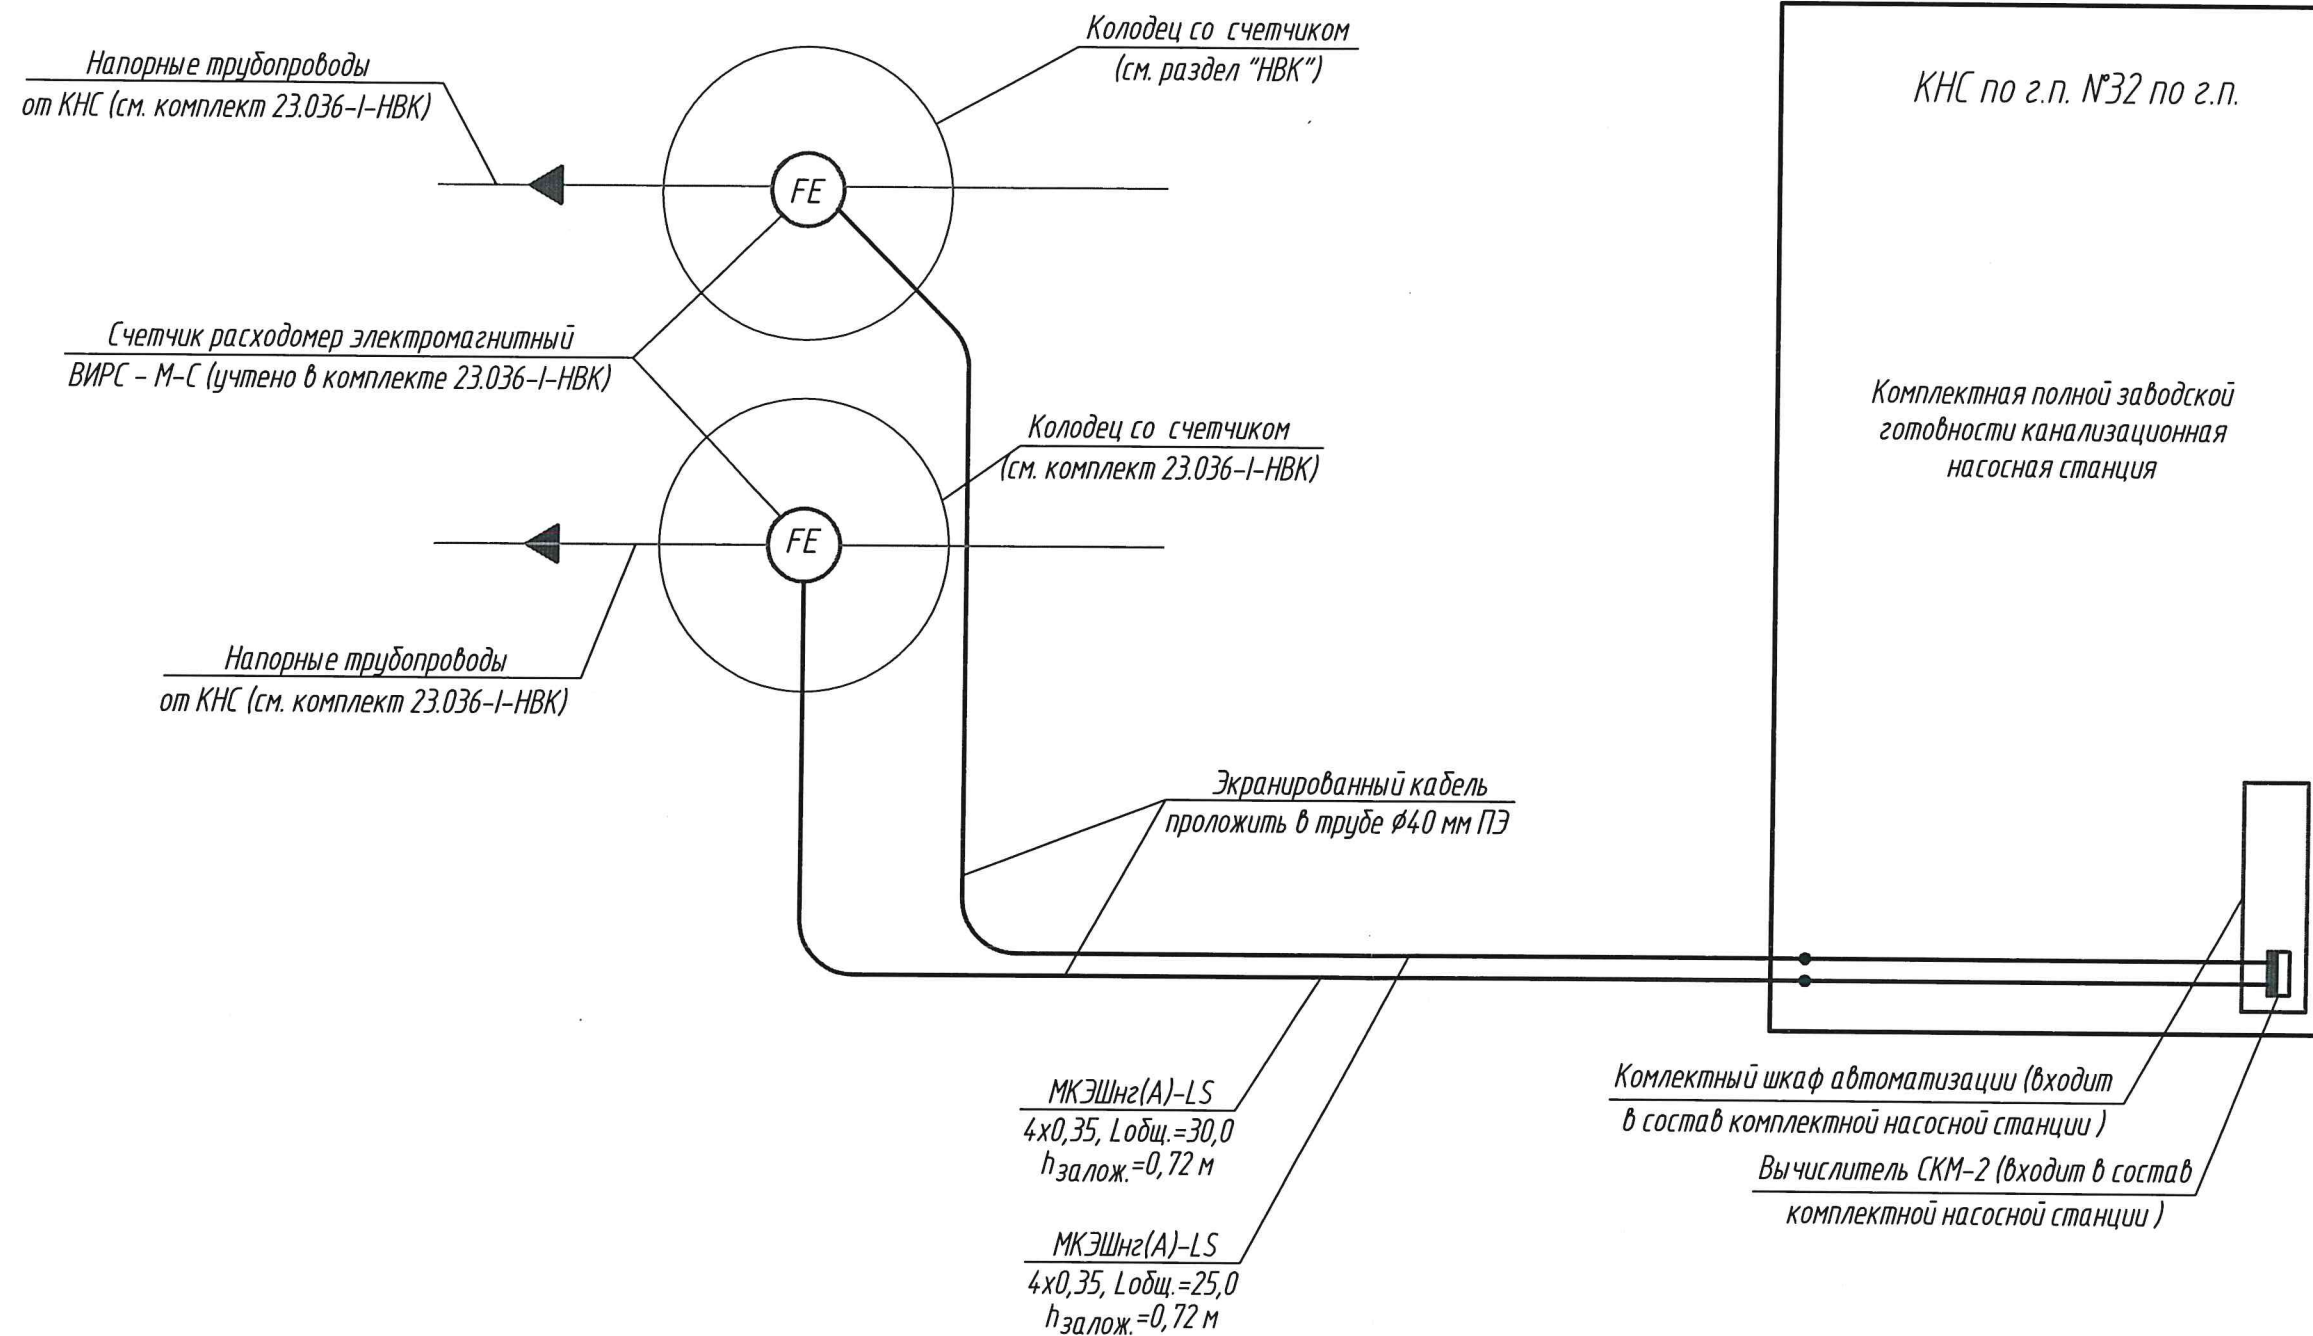

						23.036 - I - 32 - АВК			
1	-	Нов	436-25	Ус	06.25	Проект застройки в границах улиц Нефтестроителей - Мира - Проектируемая №10 - Проектируемая №2 в г. Мозыре			
Изм.	Кол. уч.	Лист	№ док.	Подп.	Дата				
						1 очередь строительства	Стадия	Лист	Листов
Нач. ЭТО	Лагун				06.25		С	3	
Разработал	Славцкий				06.25	Схема расположения сети автоматизации КНС	ОАО "Институт "Минскгражданпроект"		
Проверил	Мельникова				06.25				
Н.контроль	Мельникова				06.25				
Утвердил	Лагун				06.25				

[illegible]

Инв. № подл.	Подп. и дата	Взам. инв. №
3386/4	<i>С.С.С.</i> 06.25	

[illegible]

						23.036 - 1-32 - АВК.СО			
						Проект застройки в границах улиц Нефестроителей - Мира - Проектируемая №10 - Проектируемая №2 в г. Мозыре			
Изм.	Кол. уч.	Лист	№ док.	Подп.	Дата				
						1 очередь строительства	Стадия	Лист	Листов
Нач. ЭТО	Лагун				06.25		С	1	1
Разработал	Славецкий				06.25	Спецификация оборудования, изделий и материалов.	ОАО "Институт "Минскгражданпроект"		
Проверил	Мельникова				06.25				
Н.контроль	Мельникова				06.25				
Утвердил	Лагун				06.25				