

Согласована: 06.2024
Р. Кар. констр. Клишевич
Инв. N подл. Попл. и дата. 28.06.24



 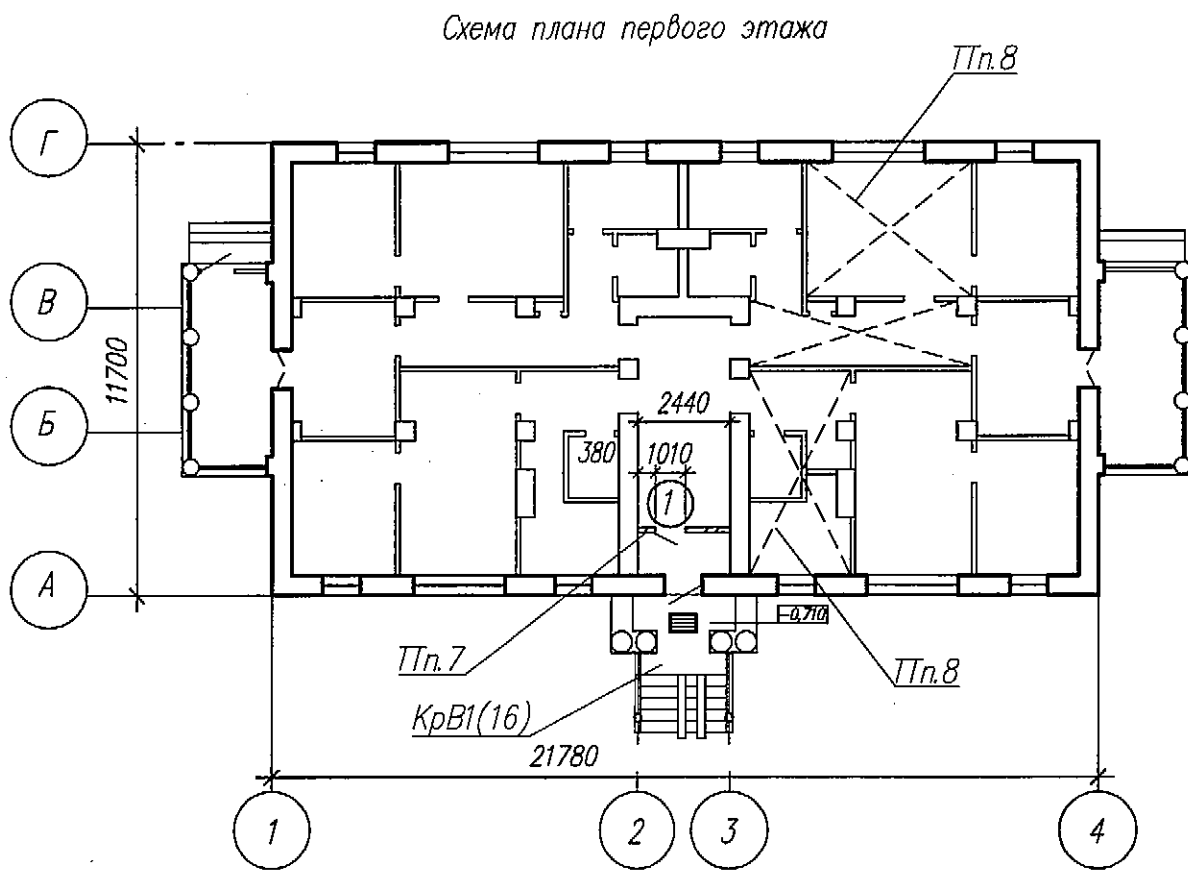


Схема расположения элементов водосточных труб ТВ1, ТВ2

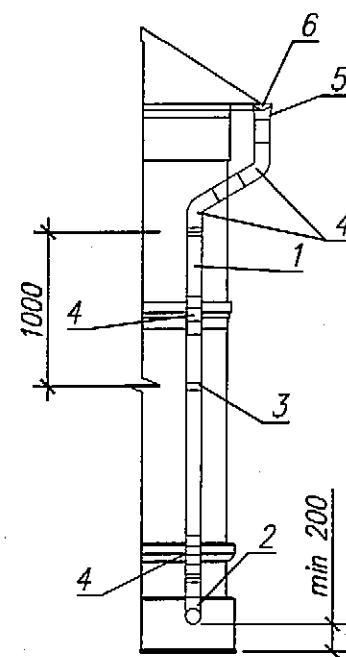

Условные обозначения:



— Проектируемая подшивка потолка гипсокартоном в квартирах N7,8 второго этажа

Спецификация элементов и материалов на 1м2 подшивки потолков

Поз	Обозначение	Наименование	Количество на 1м2	Масса ед. кг	Примечание
1	ГОСТ 6266	Гипсокартонный лист			
		ГКЛО-А-ПК-2500х1200х12,5	1	—	шт.
		ГКЛВ-А-ПК-2500х1200х12,5	1	—	шт.
2		Лента армирующая	1,1	—	м
3		Шпаклевка — клей	0,8	—	кг
4		Клей гипсовый монтажный	3,5	—	кг
5		Лента уплотнительная	0,8	—	м
6		Полосы из листа ГКЛ	2,6	—	м
7		Профиль ПУ 31х31 (внешние углы констр)	—	—	м
8	Заделка стыков между листами ГКЛ				
9		Шпаклевка(2слоя)	0,4	—	кг
10		Грунтовка	0,1	—	л

4 Звенья водосточной трубы крепить к стене с шагом 1,0м. Для крепления использовать держатель с хомутом с винтовым наконечником глиной не менее 0,30м для стен и не менее 0,15м для карниза.

5 Длина желобов дана без учета нахлеста элементов.

6 Крепление водосточного желоба производить с шагом 0,6м.

7 Выполнить разборку деревянной тамбурной перегородки (S— 3,50м²) новую выполнить по старому следу из кирпича КР0 175/35 СТБ 1160 на цементно-песчаном растворе марки М50 толщиной 120мм. Крепление перегородки см. лист 15. Перегородку оштукатурить с двух сторон цементно-песчаным раствором М150 толщиной 20мм, по предварительно оштукатуренной поверхности. Грунтовать составом ВД-АК-01 СТБ 1263 в один слой, расход 150г./м². Финишная отделка перегородок предусмотрена на листе 7

8 Оставшуюся штукатурку потолков по грани (после демонтажа балок) в помещениях квартир N7,8 указанных на схеме сбить (S—12,0м²) и выполнить подшивку потолков листами гипсокартонными ГКЛВ-А-ПК-2500х1200х12,5. (S—14,2м² для кв.7, S—26,8м² для кв.8) Расход материалов на 1 м2 подшивки потолка смотри на данном листе.

Спецификация элементов водосточной системы

Поз	Обозначение	Наименование	Кол-во		Все-го	Масса ед., кг	Примечание
			ТВ1 (шт.)	ТВ2 (шт.)			
1	СТБ 1549	Труба водосточная ТВ 150 —2000 0,5-ЛКПЦ-Пэ-С	3	4	21		Тп.4
2	СТБ 1549	Отмет трубы КТС 150—500 0,6-ЛКПЦ-Пэ-С	1	1	6		
3	СТБ 1549	Держатель трубы водосточной ДТВ 150 4-ЛКПЦ-Пэ-Д	6	7	39		Тп.4
4	СТБ 1549	Колено трубы водосточной КТВ 150—500 0,6-ЛКПЦ-Пэ-С	10	10	60		
5	СТБ 1549	Отвод трубы водосточной ОТВ 150 0,5-ЛКПЦ-Пэ-С	1	1	6		
6	СТБ 1549	Желоб водосточный ЖВ 200—3000 0,5-ЛКПЦ-Пэ-Д	—	—	33		Тп.5
7	СТБ 1549	Держатель желоба водосточного ЗЖВ 200 4-ЛКПЦ-Пэ-Д	—	—	110		Тп.6
8	СТБ 1549	Желоб водосточный угловой наружный ЖВУн 200 0,6-ЛКПЦ-Пэ-Д		—	4		Тп.5

1 Расположение водосточных труб см.лист 5

2 Перед изготовлением труб водосточных высоты, места изгибов и количество крепежных элементов уточнить по месту.

3 Цвет водосточных труб и желобов смотри в ведомости цветового решения фасадов на листе 6.

4 Звенья водосточной трубы крепить к стене с шагом 1,0м. Для крепления использовать держатель с хомутом с винтовым наконечником глиной не менее 0,30м для стен и не менее 0,15м для карниза.

61-24-БГБ-АС					
Капитальный ремонт жилого дома N3 по ул.Днепровская в г.Минске					
Изм.	Колич.	Лист	Игрок	Подпись	Дата
Разработал	Сысой				06.2024
Проверил	Тюменева				06.2024
И.контр.	Лисецкий				06.2024
Утвердил	Лисецкий				06.2024
Схема плана первого этажа. Схема расположения элементов водосточных труб ТВ1, ТВ2				Стадия	Лист
				С	2
				РУП "Институт "Белжилпроект"	